


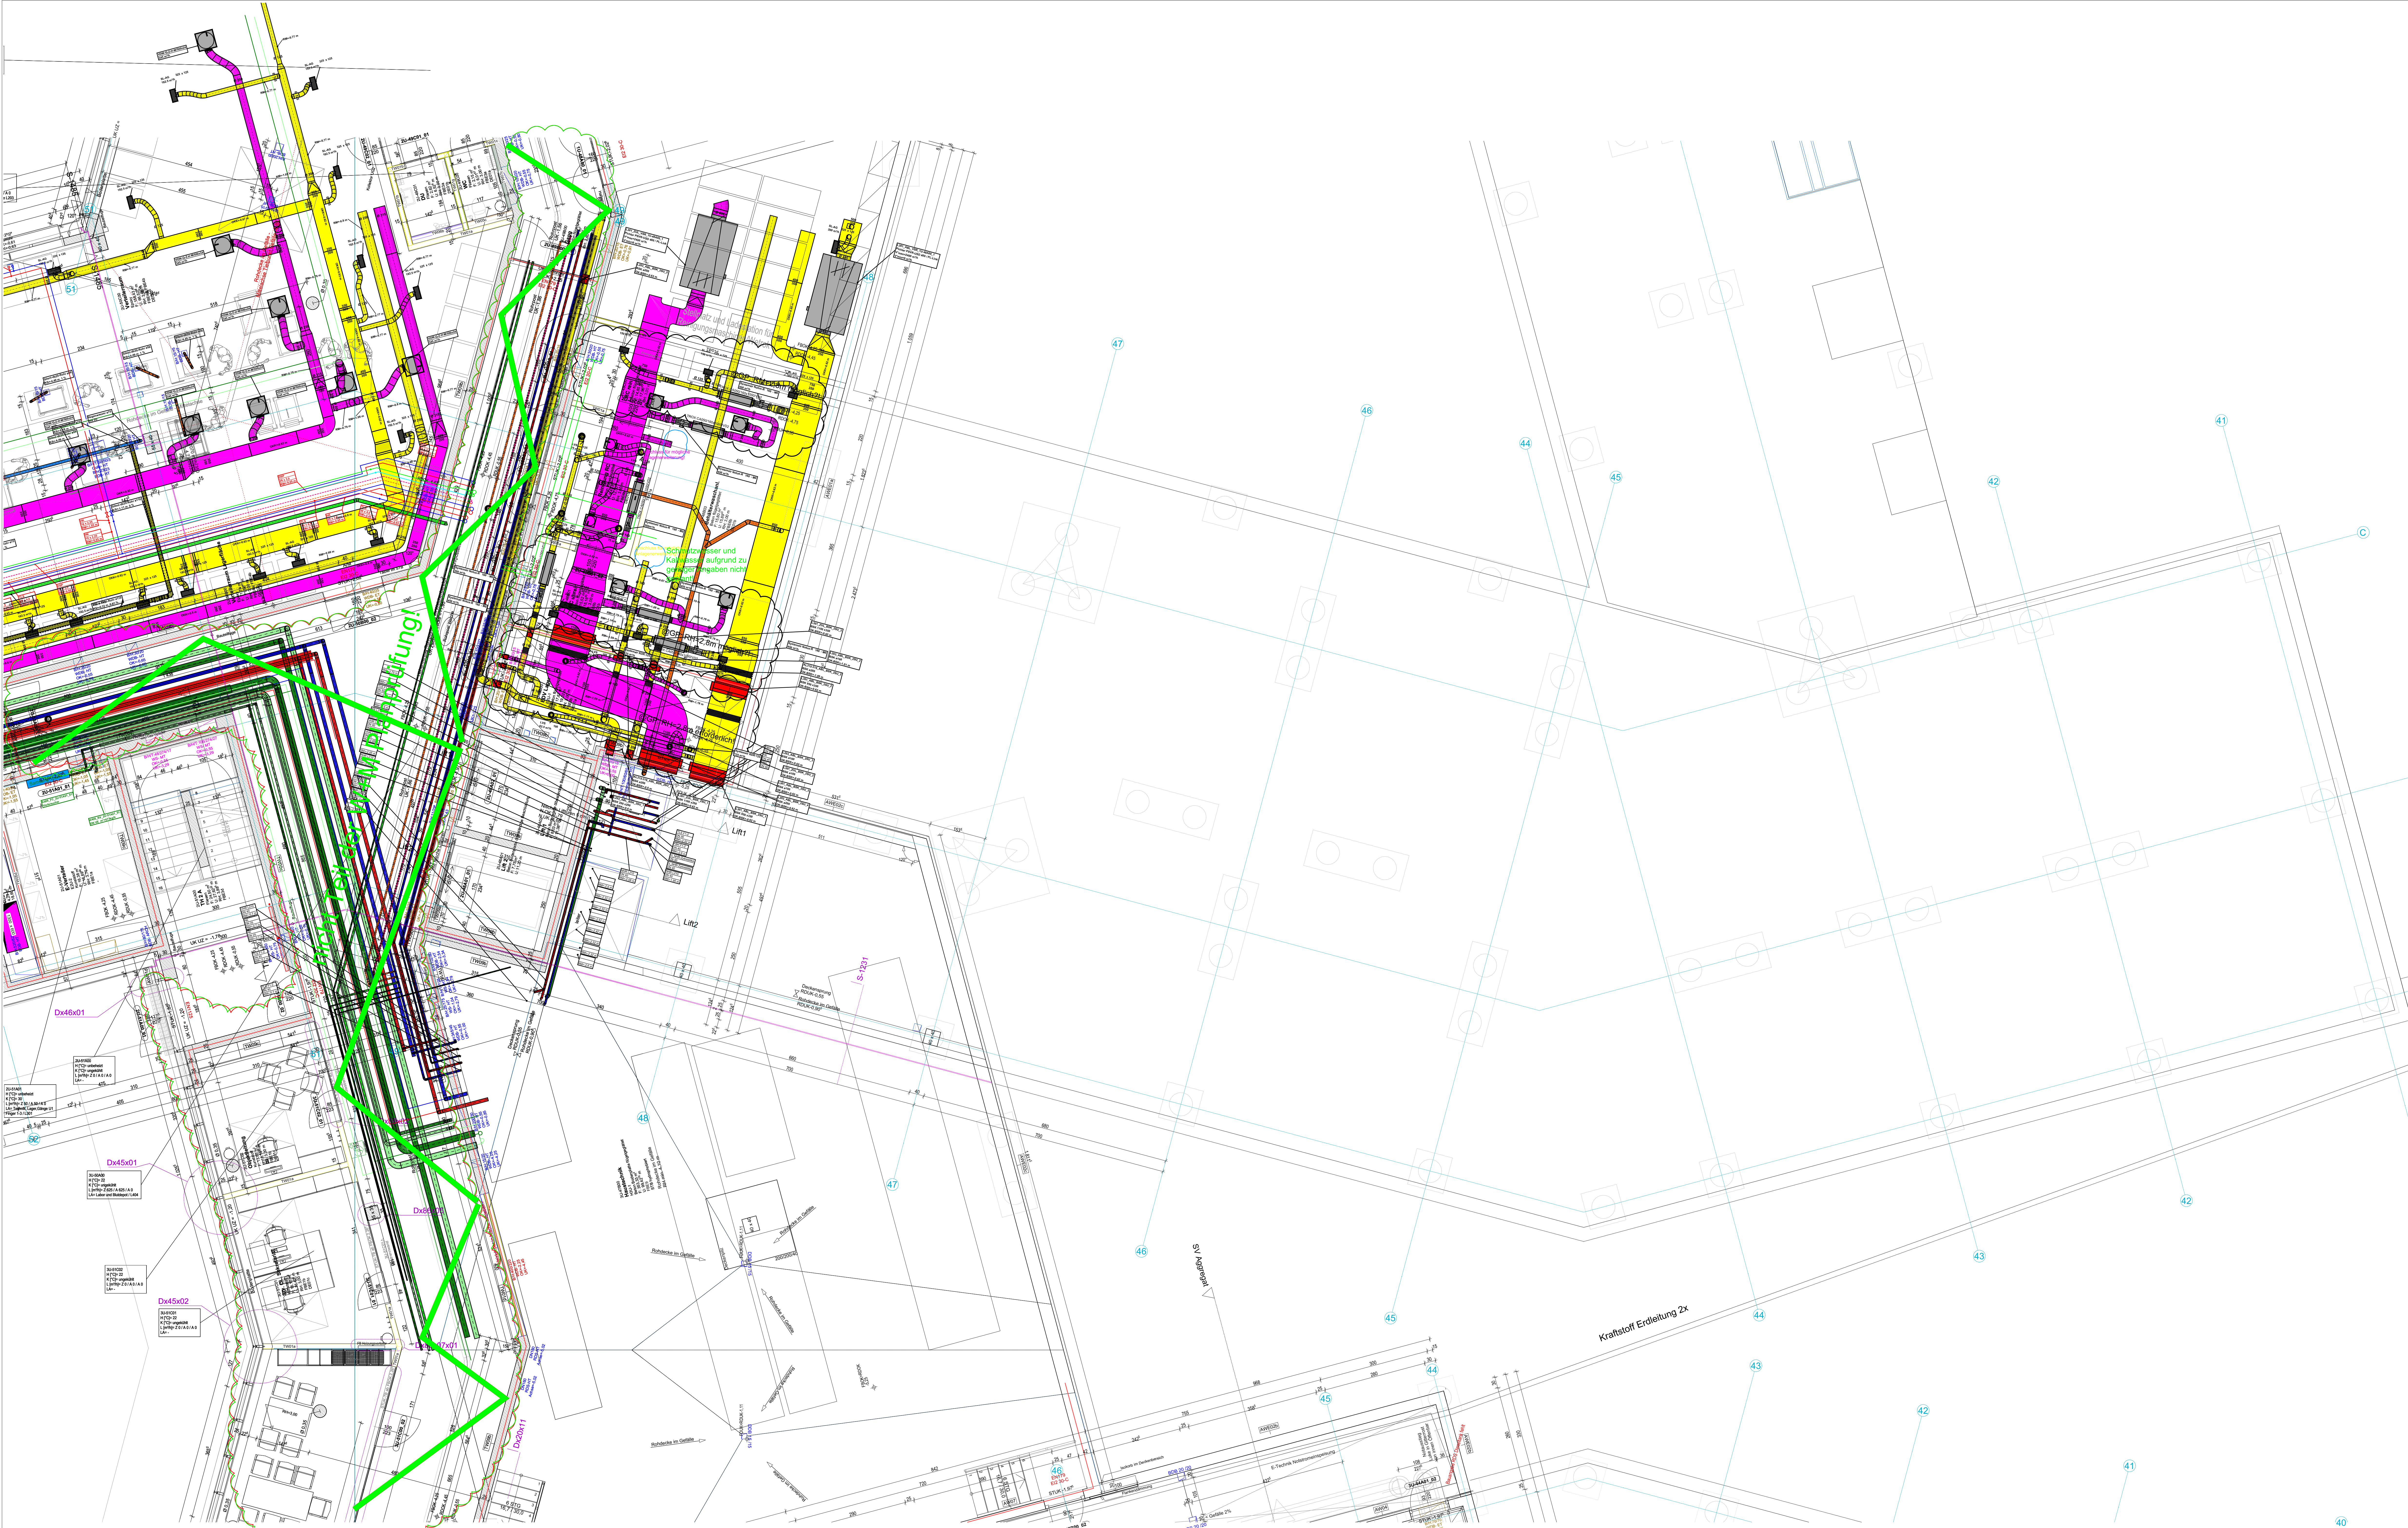

Flow Fit DN x D	Maximaler E-Stahl DN x D	DIMENSION
16 x 2,0	15 x 1,0	3/8" DN15
20 x 2,0	18 x 1,0	1/2" DN15
25 x 2,5	22 x 1,2	3/4" DN20
32 x 2,8	28 x 1,2	1" DN25
40 x 3,0	35 x 1,5	1 1/4" DN32
50 x 3,8	42 x 1,5	1 1/2" DN40
63 x 4,0	54 x 1,5	2" DN50
75 x 4,8	63 x 2,0	2 1/2" DN65
88 x 5,0	75 x 2,0	3" DN80
100 x 5,0	86 x 2,0	4" DN100
125 x 5,0	108 x 2,0	5" DN125
150 x 5,0	130 x 2,0	6" DN150
175 x 5,0	152 x 2,0	8" DN200
200 x 5,0	175 x 2,0	10" DN250
225 x 5,0	200 x 2,0	12" DN300

LEGENDE-HKLS

- Zuluft
- Abluft
- Außenluft
- Fortluft
- Zuluft DBA
- Abluft DBA
- Luftkanalzubehör
- Lüftungsgeräte
- H_Vorlauf
- H_Rücklauf
- K_Vorlauf
- K_Rücklauf
- Kaltwasser
- Warmwasser
- Zirkulation
- VE-Wasser
- Hydrantenleitung
- Regenabwasser
- Fäkalabwasser
- MSR-Schalterschranke
- Sonstige Einrichtungen
- Fußbodenheizung
- erhöhter Fußbodenaufbau

ALLGEMEINES

- Die Lage der Einbauten in den Decken (Luftauslässe, ULKG...) sind den Deckenspiegeln zu entnehmen.
- Die Angaben aus den Wandansichten sind zu beachten.
- Im Bodenaufbau ist eine Quering der Gebäudedehnfugen mit Leitungen nicht zulässig.
- Im Deckenbereich ist eine Quering der Gebäudedehnfugen mit Leitungen nur mit entsprechenden Maßnahmen und in Absprache mit dem Architekten und dem Statiker erlaubt.
- Für die Anschlüsse der bauseits beigegebenen Geräte (Medizintechnik, Küche, ...) sind die Detailpläne der entsprechenden Gewerke zu beachten.

ALLGEMEINES SANITÄR

- In der Kaltwasserleitung ist am Ende der Verteilung ein Spülventil zu installieren, welches in Abhängigkeit der Zeit und der Temperatur eine automatische Spülung der Leitung durchführt.
- Warmwasserleitungen werden bis zur Entnahme durchgeschiffen.
- Jedes Bad bzw. jeder Raum wird mit Unterputzabsperrventile ausgestattet.

ALLGEMEINES HEIZUNG

- Die Anbindung der Heizkörper erfolgt vom darunterliegenden Geschöß.
- Verbindungsstellen im Bodenaufbau sind zu vermeiden.
- Die Verlegung der Fußbodenheizung ist im Bezug auf die Estrichdehnfugen mit dem Estrichleger abzustimmen.
- Bei der Quering der Estrichdehnfugen sind Schutzrohre vorzusehen.

V01	12.08.2021	CF	zur Prüfung
Index	Datum	Gezeichnet	Änderung
PLANGRUNDLAGE ELEKTRO-MED. KOKK-ILT_PP_GR_U1_DEISAMT_A03			

BAUHERR
KRAGES Burgenländische Krankenanstalten-Ges.m.b.H.
A-7000 Eisenstadt, Josef Haydn Platz 8
T 037679-3000 F 037679-5206 E edirektion@krages.at

PROJEKT
NEUBAU KH OBERWART

GENERALPLANER
ARGE EDERER+HAGHRIAN, GENERALPLAN GMBH
A-6110 Gars, Schulhausgasse 50
T 0316-682976 F 0316-623651 E office@geh.at

PLANGRUNDLAGE KZN_ABC_AF_GR_U1_FINGERNORD_A11

PLANVERFASSER
Dipl. Ing. Anton Hofstätter Gesellschaft m.b.H.
Gebäudestruktur - Anlagentechnik
8054 Sauerberg-Pölla, Werschnweg 8
office@heiz-hofstaetter.at T +43 316 715656-0

INGENIEURBÜRO LANG GMBH
Logo of Ingenieurbüro Lang GmbH

PLANCHART
KZN_JKL_AF_GR_U1_FINGERNORDK8A8

LADEPLAN
BAUTEIL

PLANNART
GRUNDRISS 1.UG
FINGER 2 SÜD - HKLS

MAßSTAB
1 : 50

GEZEICHNET
JN

GEPRÜFT
CF

Datum
18.07.2021

Plangröße
1513x840

Spalte
HKL

PHASE
WM

INDEX
V01