


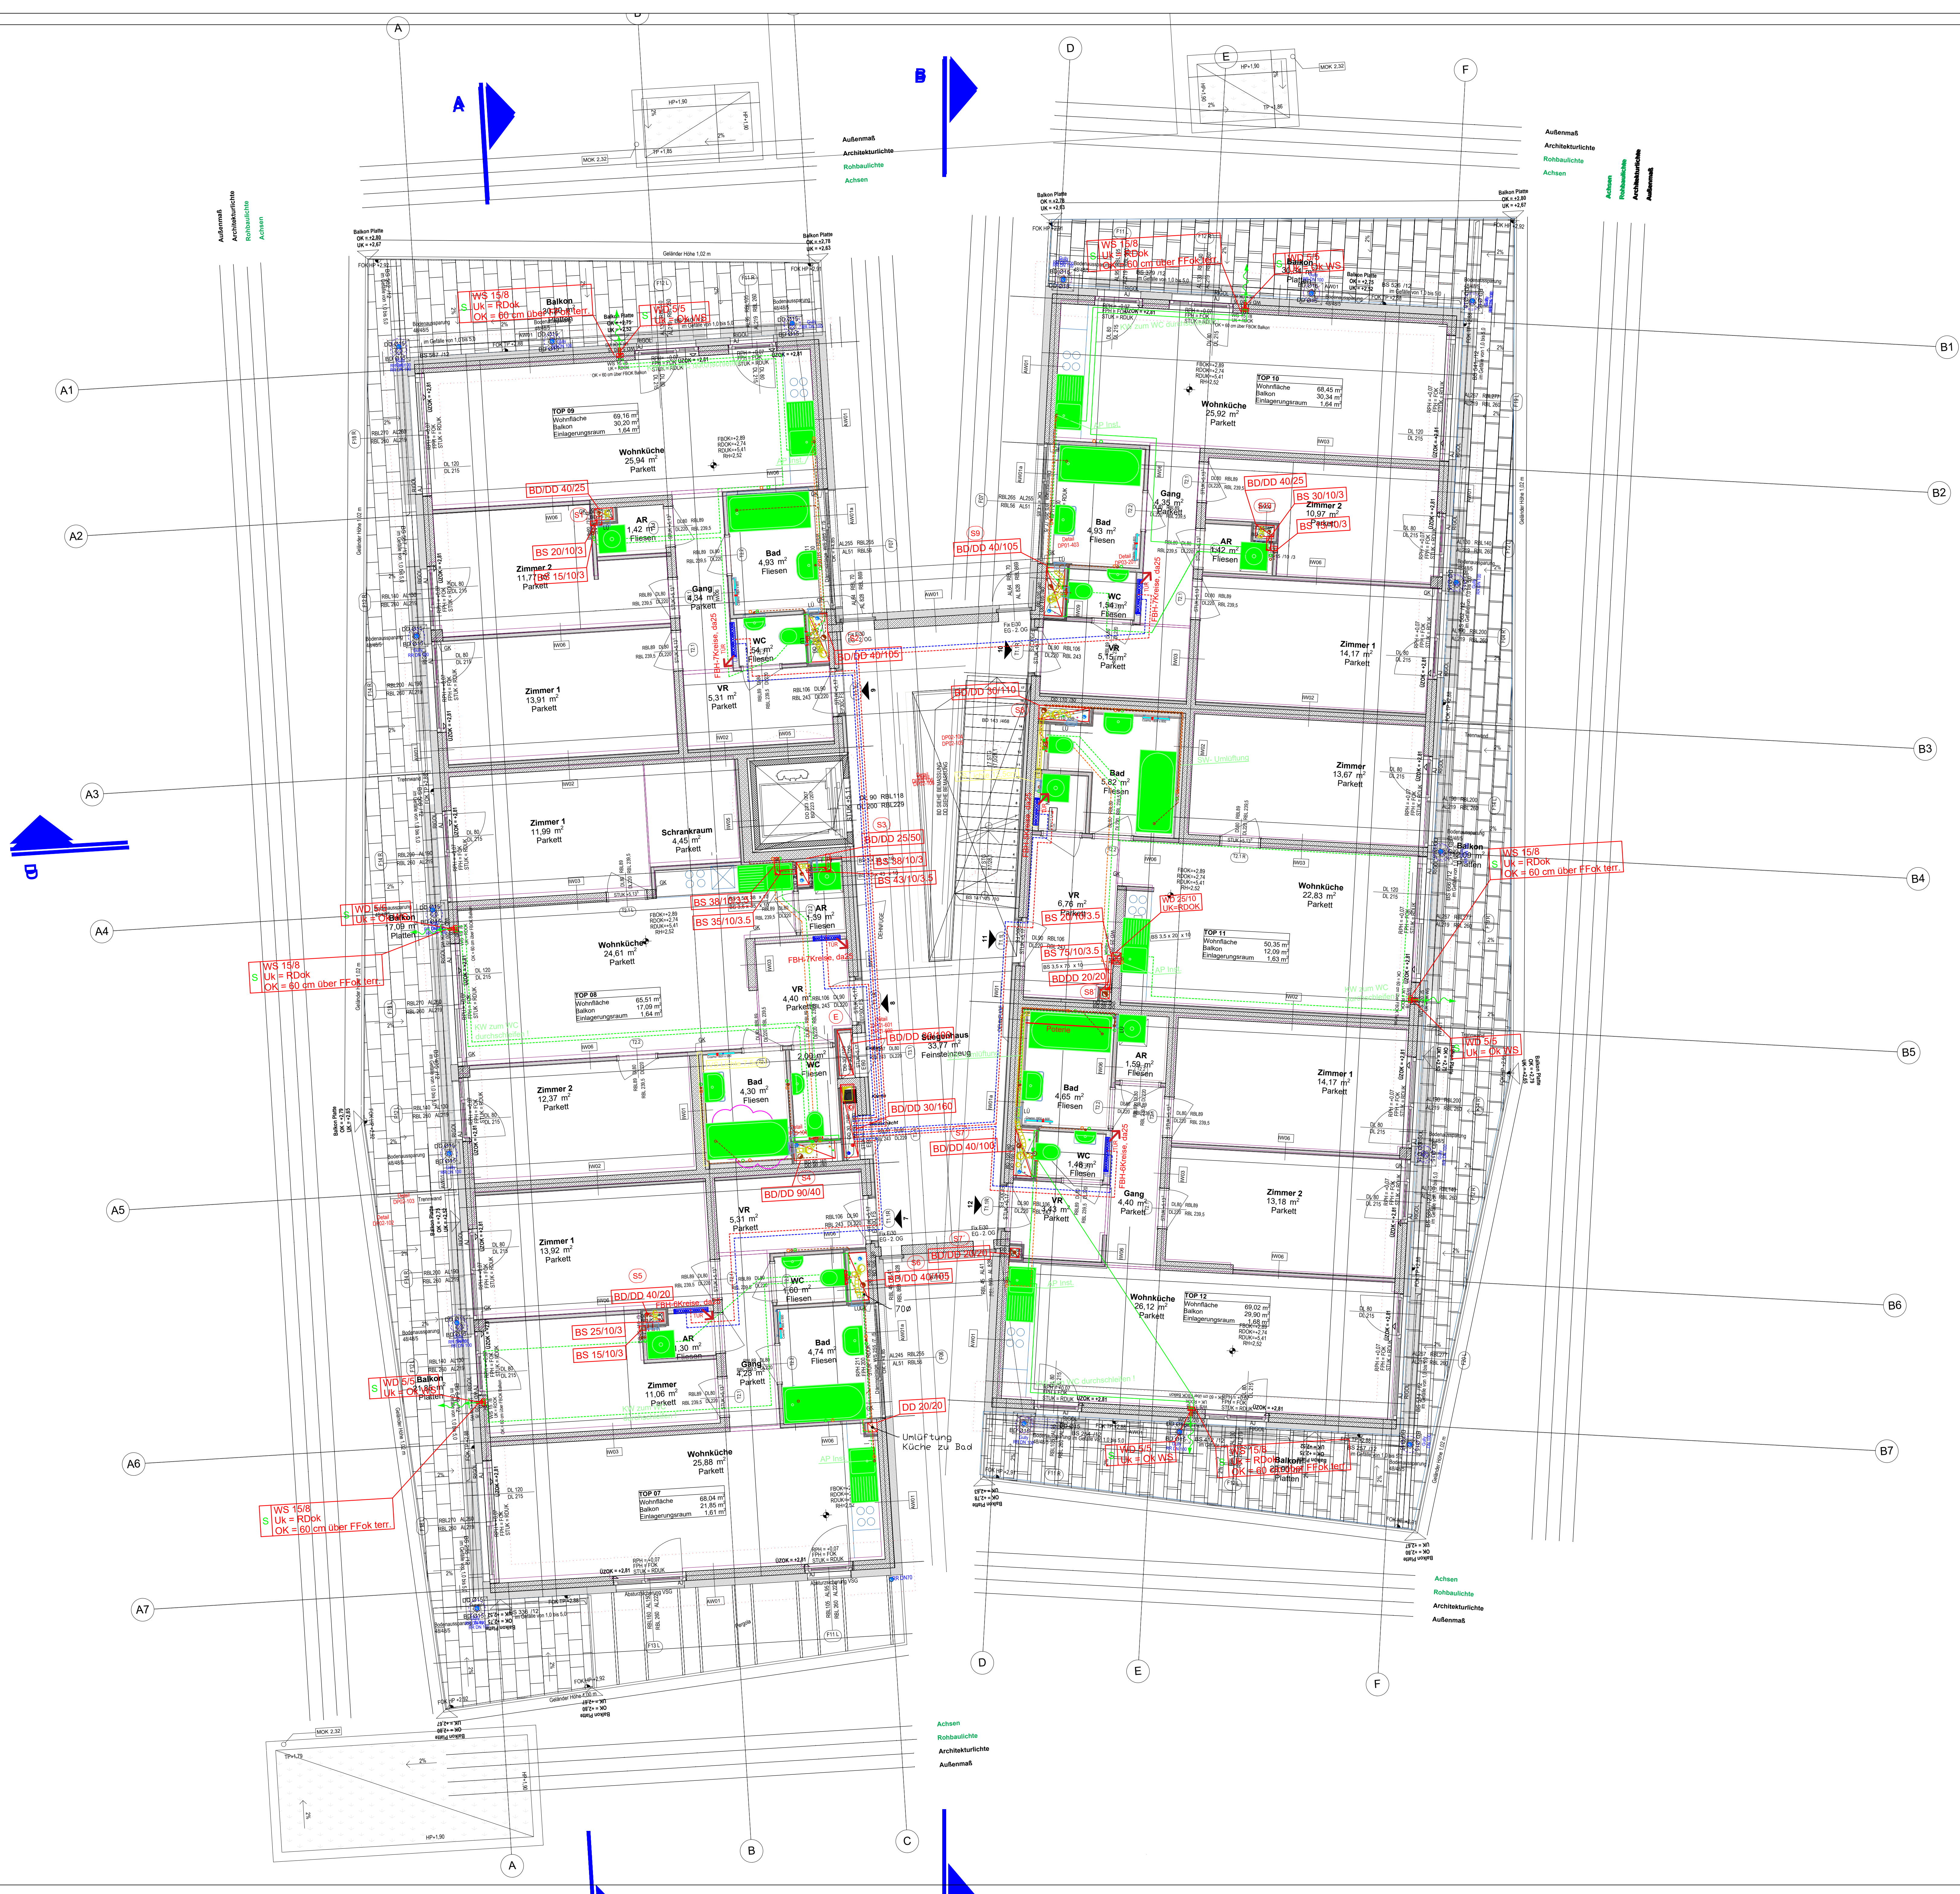

Legende	
Heizung	Sanitär
Heizung Vorlauf	Kaltwasser
Heizung Rücklauf	Warmwasser
Lüftung	Zirkulation
Aussenluft	Schmutzwasser
Fortluft	Regenwasser
Zuluft	Regenwasser belastet
Abluft	Leitungsführung an der Decke (stichpunktliert)
Leitungsführung im Bodenaußen und Vorstrichschale (stichpunktliert)	Leitungsführung an der Decke (stichpunktliert)
Segeltuchstützen	Absperrventil
Schalldämpfer	Absperrventil mit Entleerung
Ventilator	Kugelhahn
Feuerschutzabschluss	Strangreguliertventil
Einzelraumventilator	Brandschutzklappe EI90
Wasserzähler	Wärmemengenzähler

WT	Waschtisch	KW	Kaltwasser
HWB	Handwaschbecken	WW	Warmwasser
WC	WC mit 6 Liter Spülkasten	ZW	Zirkulation
BW	Badewanne (Loading unit)	LU	Belastungswert
DU	Dusche		
KS	Küchenspüle		
GS	Geschirrspüler		
WM	Waschmaschine bis 6kg		
AV	Entnahmearmatur 1/2"		
KS	Kanalschleife (bei Kanal)		
WD	Wanddurchbruch		
ROUK	Rohtenunterkante		
DUK	Deckenunterkante		
ADUK	Abgehänge Deckenunterkante		
ZUL	Zuluft		
DBA	Druckbelüftungsanlage		

06

05

04

03

02

01

00

REV

DATUM

ART DER ÄNDERUNG

BEARB.

PRÜF.

PROJEKT

HKLS-Wohnhaus

Hauptstraße 188-192

2391 Kaltenleutgeben

BAUHERR

Bauherr

AUFLÖSUNGSSCHLÜSSEL

Montageplan		
PROJEKT	PROJEKTLEITER	PROJEKTLEITER
ARCHITECT	ARCHITECT	ARCHITECT
PLANNING	PLANNING	PLANNING
HKLS 1.Obergeschoß		GEZ: Ramic GEPR: Kurz MASSSTAB: 1:50
DATUM	PRINZ	PLANNING
26.01.2022	21-0301	21-0301 1.OGA
REV.	00	