


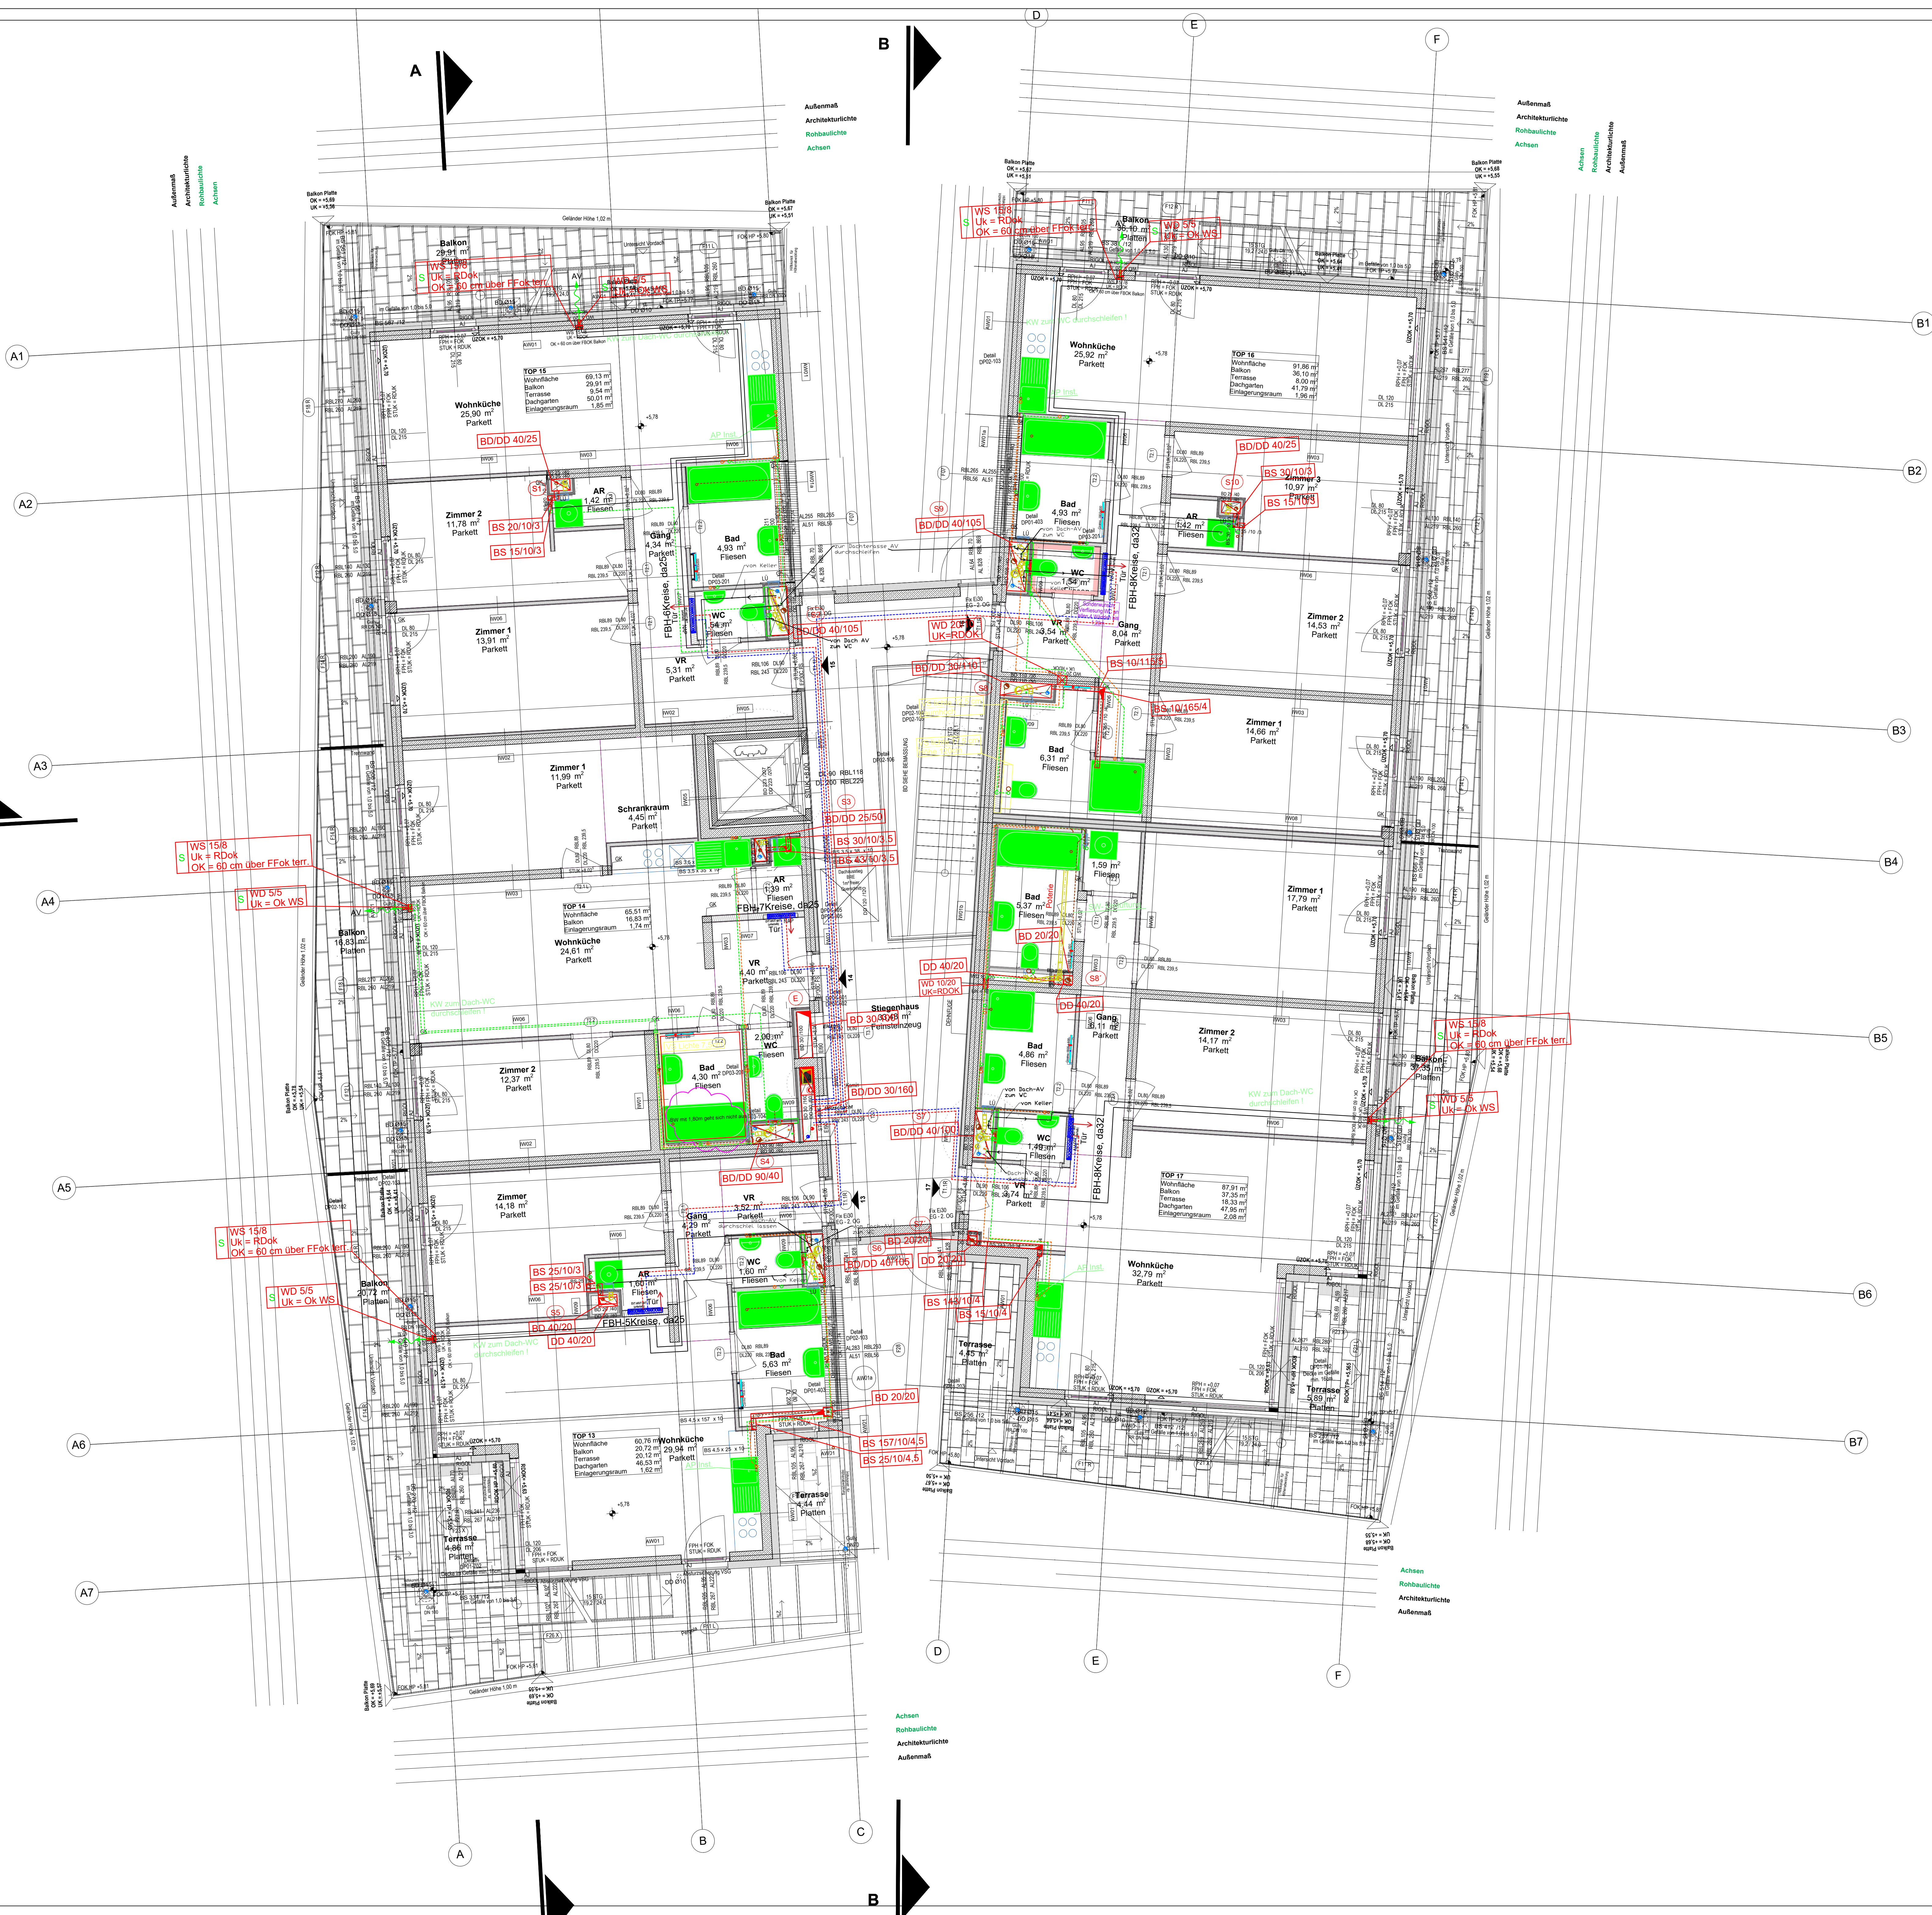

**Heizung**

- Heizung Vorlauf
- Heizung Rücklauf
- Aussenluft
- Fortluft
- Zuluft
- Abluft
- Leitungsführung im Bodenaußen- und Vorstrichschale (strichpunktliert)

**Lüftung**

- Aussenluft
- Fortluft
- Zuluft
- Abluft
- Leitungsführung im Bodenaußen- und Vorstrichschale (strichpunktliert)

**Sanitär**

- Kaltwasser
- Warmwasser
- Zirkulation
- Schmutzwasser
- Regenwasser
- Regenwasser belastet
- Leitungsführung an der Decke (strichpunktliert)

Segeltuchstützen

Schalldämpfer

Ventilator

Feuerschutzabschluss

Einzelraumventilator

Wasserzähler

Absperrventil

Absperrventil mit Entleerung

Kugelhahn

Strangreguliertventil

Brandschutzklappe EI90

Wärmemengenzähler

WT Waschtisch

HWB Handwaschbecken

WC WC mit 6 Liter Spülkasten

BW Badewanne

DU Dusche

KS Küchenspüle

GS Geschirrspüler

WM Waschmaschine bis 6kg

AV Entnahmearmatur 1/2"

KS Kanalschleife (bei Kanal)

WD Wandauslass

ROUK Rohdeckenunterkante

DUK Deckenunterkante

ADUK Abgehänge Deckenunterkante

ZUL Zuluft

DBA Druckbelüftungsanlage

KW Kaltwasser

WW Warmwasser

ZW Zirkulation

LU Belastungswert (Loading unit) für KW- und WW-Auslegung

SW Schmutzwasser

RW Regenwasser

DU Anschlusswert (Design unit) für SW-Auslegung

DD Rohdeckenunterkante

BD Bodendurchbruch

WS Wandschutz

OK Oberkante

UK Unterkante

FKK Fußbodenoberkante

ABL Abluft

06

05

04

03

02

01

00

REV

DATUM

ART DER ANMERKUNG

BEARB.

PRUF.

PROJEKT

**HKLS-Wohnhaus**

**Hauptstraße 188-192**

**2391 Kaltenleutgeben**

BAUHERR

AUFTRAGS-NR.

AUFTRAGS-NR.

Baufirma

Freigeige

**SCHEU**

Wirtschaftsbau GmbH & Co. KG

7311 Heidenheim

Tel. 0514242287-0 Fax. 0514242287-18

**Montageplan**

FREIGEIGE

ARCHITEKT

FACHPLANER

BAUHERR

PLANNUMMER

**HKLS**

**2.0obergeschoß**

GEZ.

Ramic

GEPR.

Kurz

MASSSTAB:

1:50

DATUM

26.01.2022

PRJ.NR.

21-0301

PLANNR.

21-0301 2.OGA

REV.

00