


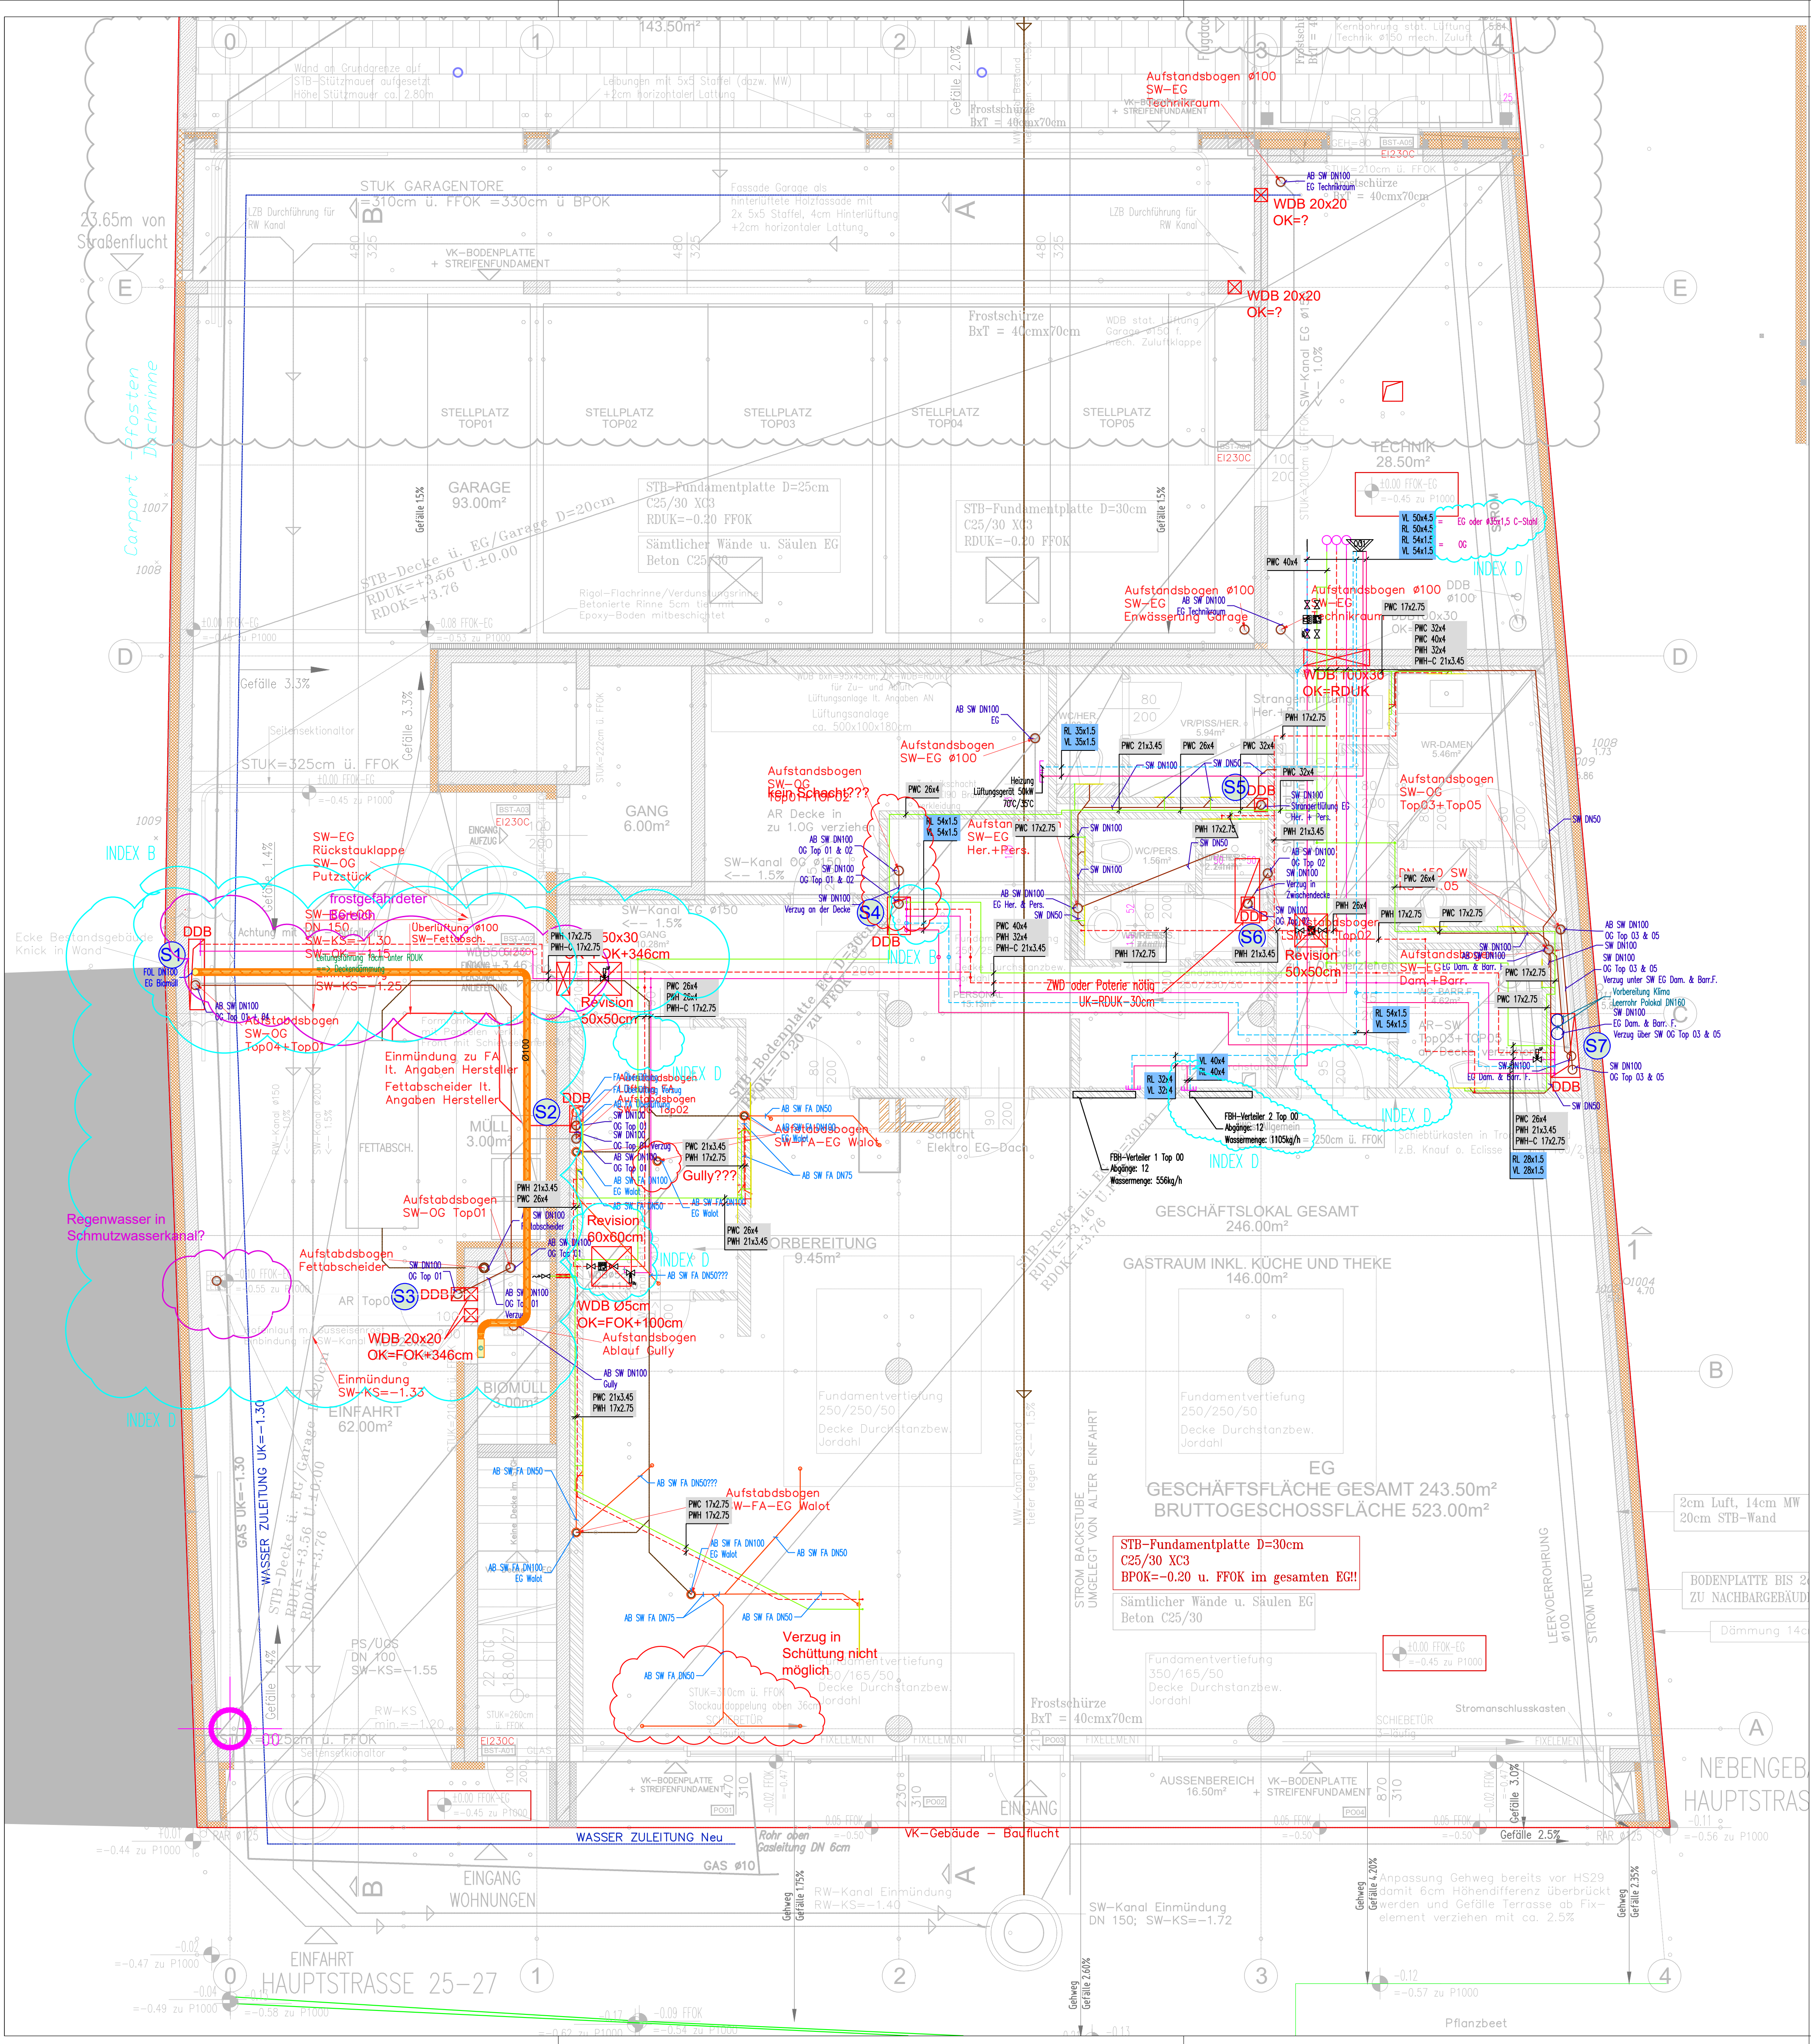

ROHRLEGENDE		FARBLEGENDE	
	HR-HEIZ VL		AUSSENLUFT (AUL)
	HR-HEIZ VL-FUSSBODENAUFBAU		ZULUFT (ZUL)
	HR-HEIZ RL		ABLUF (ABL)
	HR-HEIZ RL-FUSSBODENAUFBAU		FORTLUFT (FOL)
	KW-KALTWASSER		GERÄTE
	KW-KALTWASSER-FUSSBODENAUFBAU		KALTWASSER
	WW-WARMWASSER		WARMWASSER
	WW-WARMWASSER-FUSSBODENAUFBAU		SCHMUTZWASSER
	Z-ZIRKULATION		SCHMUTZWASSER FETT
	Z-ZIRKULATION-FUSSBODENAUFBAU		REGENWASSER
	SW-SCHMUTZWASSER		L90-ISOLIERUNG
	SW-SCHMUTZWASSER-FUSSBODENAUFBAU		FUSSBODENHEIZUNG
	SW-SCHMUTZWASSER-LU		HEIZUNG VL
			HEIZUNG RL

diverse Änderungen (FBH-Verteilerposition, Leitungsführung,...)	C	16.05.22	pup
Leitungsdimensionierung Heizung / Kühlung	C	12.05.22	pup
Verteilung, Schacht 1, Zirkulationsventil Schacht 4	B	05.05.22	pup
Änderungen	Index	Datum	Gez.

FREIGABE:

FREIGABE:

PLANART:

AUSFÜHRUNGSPLAN

GEWERK:

HKLS

BAUVORHABEN:

WHA & Geschäftslokal Ulreich
Hauptstraße 25, 7423 Pinkafeld

PLANINHALT:

GRUNDRISS EG

Gezeichnet: pup

Geprüft: ulr

Maßstab: 1:50

EDV-NUMMER:

Datum: 2022.05.17

Plangröße: -

-

Polierplan Stand: 2022.05.11-RevH

RICHARD HOFER Ges.m.b.H.

7423 PINKAFELD, Julius-Raab-Str. 11 Tel.03357 / 42354

Fax 03357 / 46072-85 e-mail: hofer-richard@aon.at