


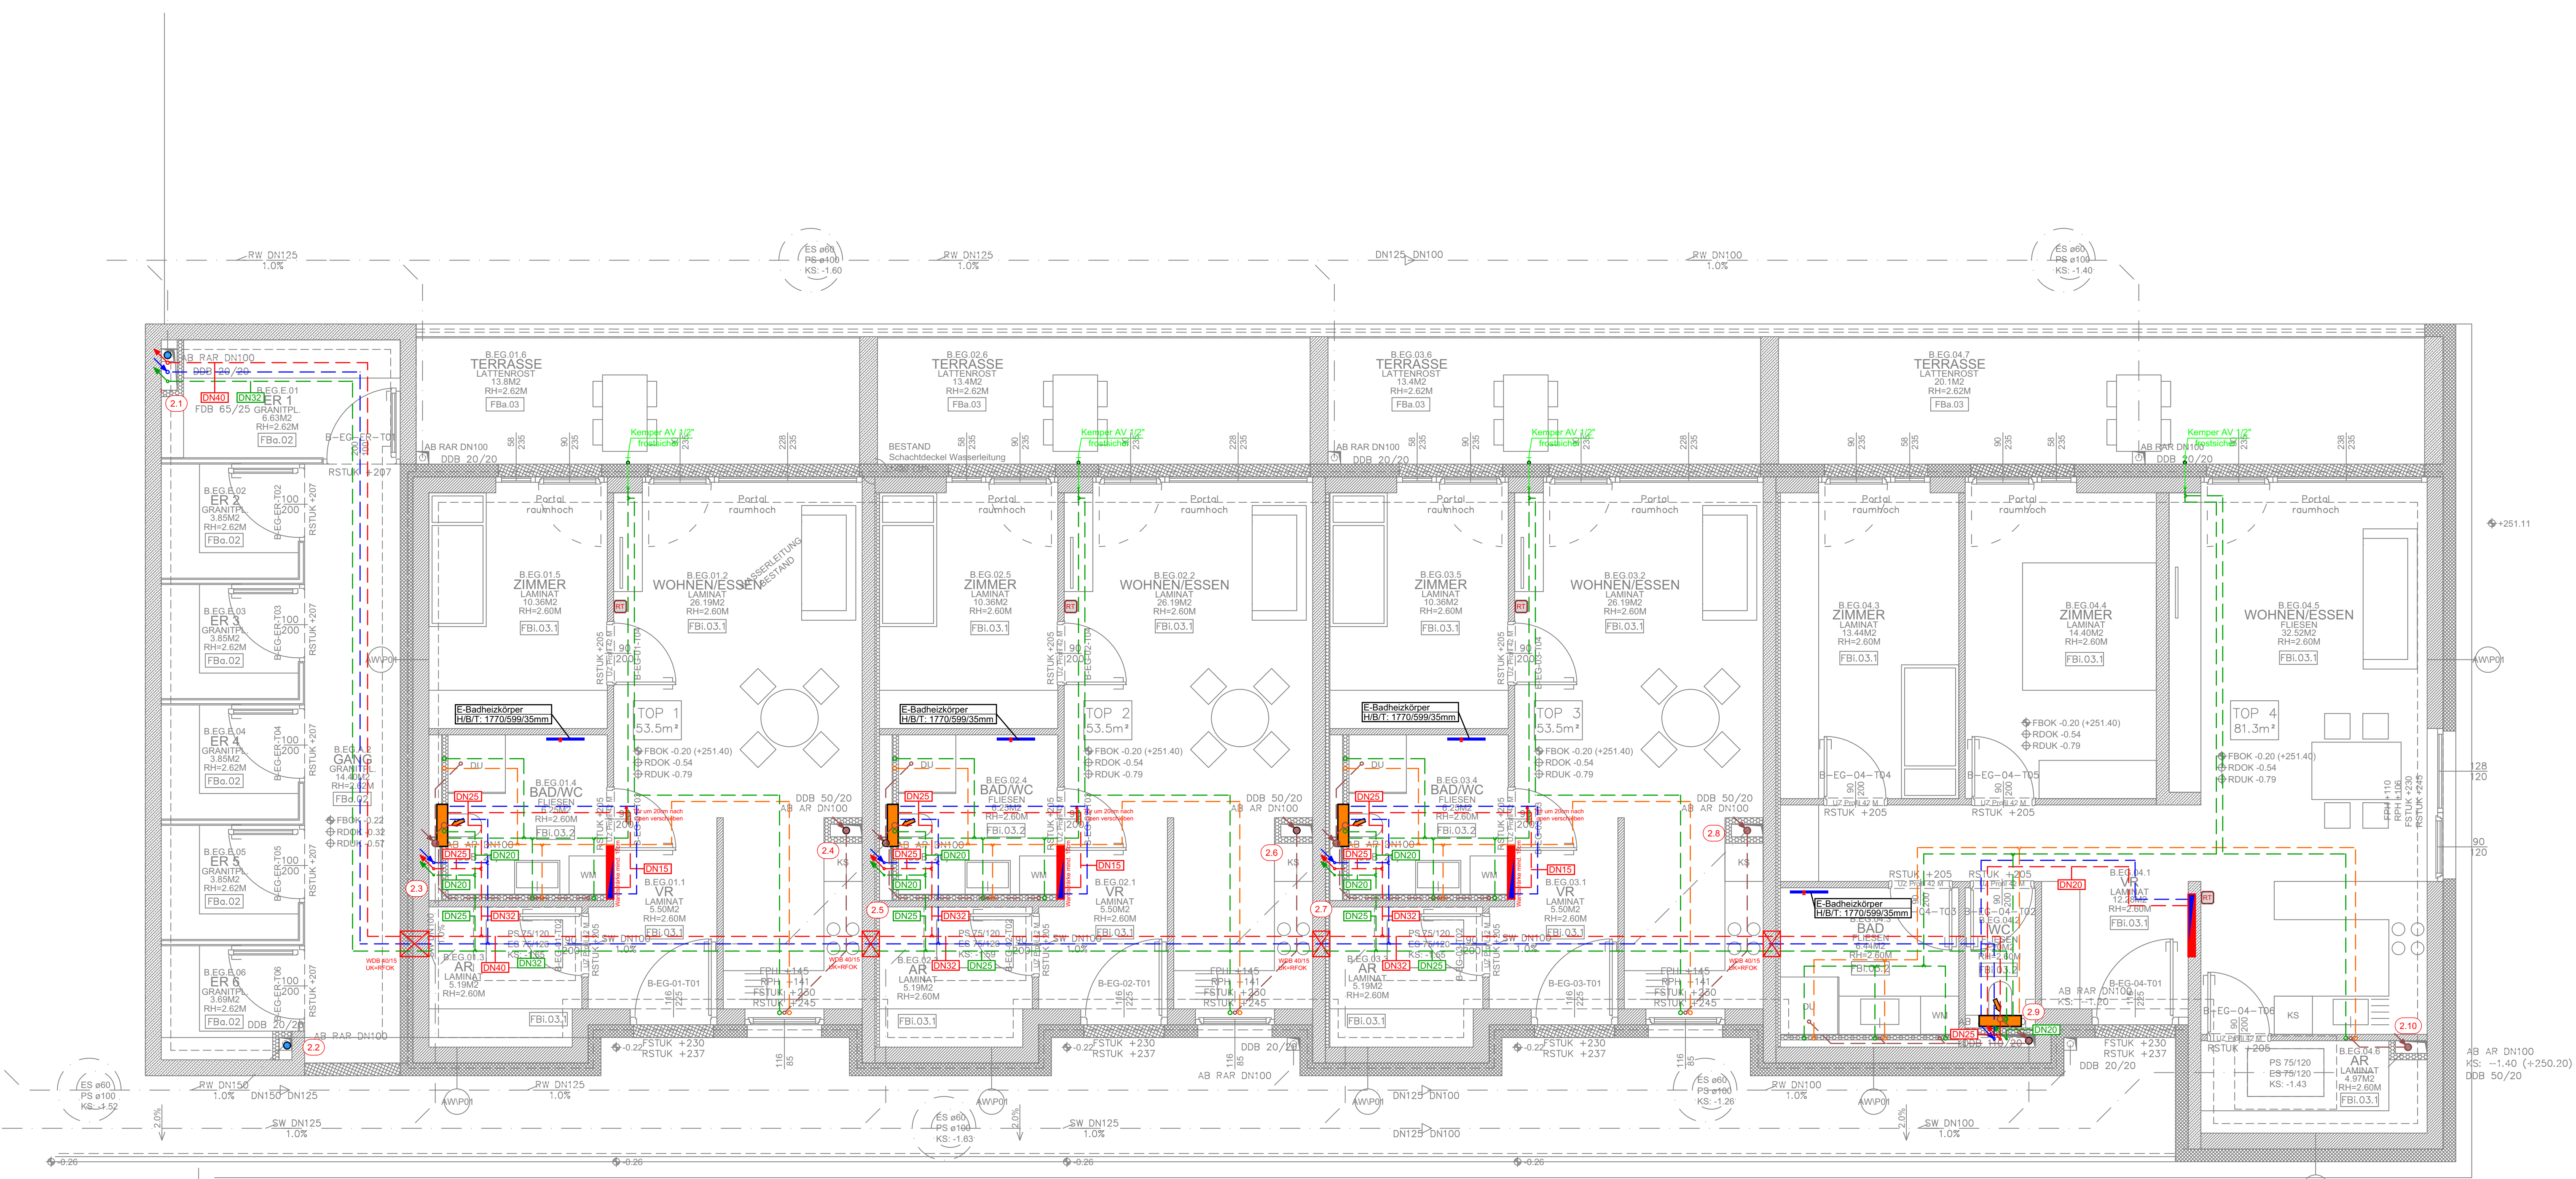

LEGENDE:

Heizung/Kälte:	Bez.:	Medium:	Farbe:	Linientyp:	Lüftung/Klima:	Bez.:	Medium:	Farbe:	Linientyp:	Sanitär/Gas:	Bez.:	Medium:	Farbe:	Linientyp:
HT VL HT-Vorlauf	VL	Wasser	Rot	—	ZUL Zuluft	ZUL	Luft	Grün	—	WW Warmwasser	WW	Wasser	Blau	—
HT RL HT-Rücklauf	RL	Wasser	Blau	—	ABL Abluft	ABL	Luft	Grün	—	ZK Zirkulation	ZK	Wasser	Grün	—
SdVL Soleniorlauf	VL	Wasser	Rot	—	AUL Ausströmluft	AUL	Luft	Grün	—	KW Kaltwasser	KW	Wasser	Blau	—
SdRL Soleniorlauf	RL	Wasser	Blau	—	FOL Forluft	FOL	Luft	Grün	—	BW Brauchwasser	BW	Wasser	Blau	—
HK Heizkörper	HK	Wasser	Rot	—	KON Kondensat	KON	Wasser	Blau	—	SW Schmutzwasser	SW	Wasser	Blau	—
										RW Regenwasser	RW	Wasser	Blau	—
										BH Bagelheizband	BH	Wasser	Blau	—

Verlegearten			
Im Boden	—	—	—
An der Decke	—	—	—
In der Wand	—	—	—
Wohnungstation	Heizkörper	E-Speicher	
WHST+FH-V	BadWC-Lüfter	Kamr-Verteiler	
FH-Ventiler	Raumthermostat	Klimaflexbedienung	

Vor Bestellung der Heizkörper ist auf der Baustelle Naturmaß zu nehmen!
Sämtliche Abzuleitungen in den Wohnungen sind auf Schalldämmunterlagen zu montieren!
Anbohrungen müssen isoliert werden!

Index: Datum: Bemerkung: gez:

ANDERUNGEN:

Copyright: Dieses Dokument ist mit allen Inhalten geistiges Eigentum von Karner & Partner GmbH, Josef Haydnstraße 4 / A-7434 Bernstein. Es dürfen ohne unsere schriftliche Genehmigung keine Kopien oder Auszüge an unbefugte Dritte weitergegeben werden.

PLANVERFASSEN:
KARNER
GEBÄUDETECHNIK ENERGIEPLANUNG
Karner & Partner GmbH
Josef Haydnstraße 4
A-7434 Bernstein
T +43 3354 / 94 100
office@bkarnet.at

MASSSTAB: 1:50
BAUHERR: OSK
DATUM: 17.05.2022
PLANSTAND: 16.05.2022
GEZ: FL
GEP: AW

PROJEKT: BV St. Michael
PLANBEZEICHNUNG: Projektplan HKS - Grundriss EG BT2
PLANNUMMER: 22-014_05