


Grundriss | 7. Obergeschoss

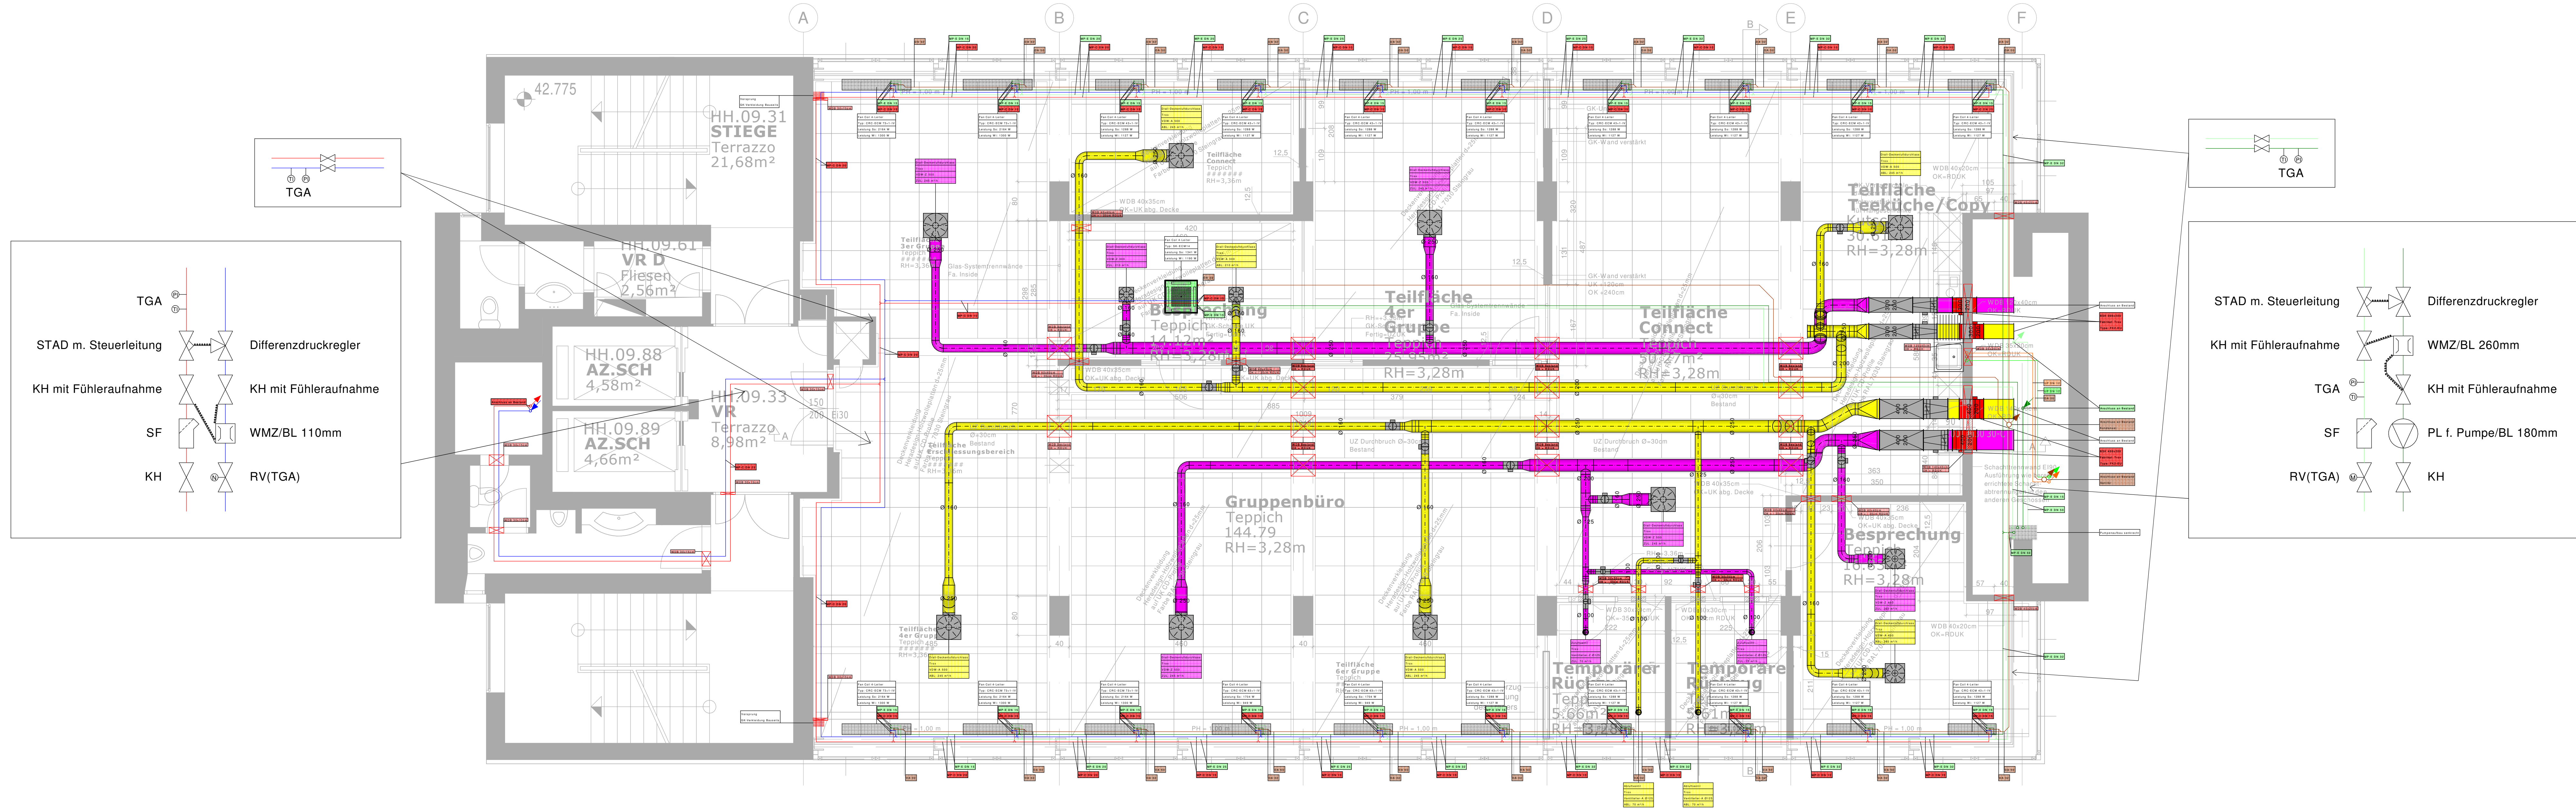

--- LEGENDE RAUMKONDITIONEN		--- LEGENDE ROHRWERKSTOFFE	
	Raum unbeheizt	UP = Uponor MLC Verbundrohr	
	Raum beheizt	MP-C = Mapress C-Stahl Rohr	
	Raum beheizt und gekühlt	MP-E = Mapress Edelstahl Rohr	
	Raum unbeheizt aber gekühlt	ST = Stahlrohr für Kälteleitungen	
	Raumnummer	--- LEGENDE KÄLTE - KLIMA	
	Raumtemperatur (Heizfall)		KW Vorlauf - KW Vorlauf BESTAND
			KW Rücklauf - KW Rücklauf BESTAND
			Kältemittel Vorlauf - KÄVL
			Kältemittel Rücklauf - KÄRL
			Rückkühler Vorlauf - RK Vorlauf BESTAND
			Rückkühler Rücklauf - RK Rücklauf BEST.
		--- LEGENDE HEIZUNG	
			Heizung Vorlauf - HZVL
			Heizung Rücklauf - HZRL
			Heizung Vorlauf - BESTAND
			Heizung Rücklauf - BESTAND
			Heizung - DEMONTAGE
		--- LEGENDE ENBAULAGE	
			Leitung im Fußboden
			Leitung unter Decke / in Zwischendecke
			Leitung Aufputz / in Wand
		--- LEGENDE SANITÄR	
	Kaltwasser - Kaltwasser BESTAND		Abluft - ABL
	Warmwasser - Warmwasser BESTAND		Zuluft - ZUL
	Zirkulation - ZW		Aussenluft - AUL
	Kaltwasser enth. - KW enth. BESTAND		Fortluft - FOL
	Kondensat - Kondensat BESTAND		Entsorgung - ENT
	Regenwasser - Regenwasser BESTAND		Abluft - BESTAND
	Schmutzwasser - Schmutzw. BESTAND		Zuluft - BESTAND
	Löschwasser - Löschwasser BESTAND		Lüftung DEMONTAGE
	Erdgas - Erdgas BESTAND		Entsorgung - BESTAND
		--- LEGENDE LÜFTUNG	
			Abluft - ABL
			Zuluft - ZUL
			Aussenluft - AUL
			Fortluft - FOL
			Entsorgung - ENT
			Abluft - BESTAND
			Zuluft - BESTAND
			Lüftung DEMONTAGE
			Entsorgung - BESTAND
		--- LEGENDE SYMBOLE	
		Symbole Heizung/Kälte	
	Absperrarmatur (allgemein)		Absperrarmatur
	Absperrarmatur (geschlossen)		Thermisches Zirkulationsventil
	Kugelhahn		Filter
	Absperriklappe		Wasserzähler
	Schmutzfänger	Symbole Lüftung	
	Strangregulierungsventil		Telefonieschalldämpfer
	Rückschlagklappe		Schalldämpfer
	Wärmemengenzähler		Volumenstromregler (konstant)
	Pumpe (allgemein)		Volumenstromregler (variabel)
	Zweiventil motorgesteuert		Brandschutzklappe rund
	Dreiventil motorgesteuert		Brandschutzklappe eckig
	Heizkörper		Teillventil
	Fan Coil		Draildurchlass
		Symbole Sanitär	
	STAD m. Steuerleitung		Differenzdruckregler
	KH mit Fühleraufnahme		WMZ/BL 260mm
	SF		KH mit Fühleraufnahme
	KH		PL f. Pumpe/BL 180mm
	RV(TGA)		KH

Montageplan - HKLS

7.OG

Wien Energie
Spittelauer Lände 45
A - 1090 Wien

Auftrags Nr.: BN1924
Projektleiter: IR
gez.: DE
gez. am: 20.05.2022
gepr. am:
Maßstab: 1:50

ELEKTRO - HKLS - REGELUNG
TECHNISCHE GEBÄUDEAUSRÜSTUNG
Planung - Ausführung - Fachhandel - Service
Zertifiziert nach EN ISO 9001
www.elektro-hkls-regelung.at

ALEX LAPATZ 188
A-1030 LAPATZ 188
A-1030 LAPATZ 188
A-1030 LAPATZ 188

Tel. 03035/22007
Tel. 03035/22007
Tel. 03035/22007
Tel. 03035/22007

E-Mail: service@elektro-hkls.at
E-Mail: service@elektro-hkls.at
E-Mail: service@elektro-hkls.at
E-Mail: service@elektro-hkls.at

Schriftkopf-Rahmen.dwg