


SCHNITT A-A Gang BT II M:1.20

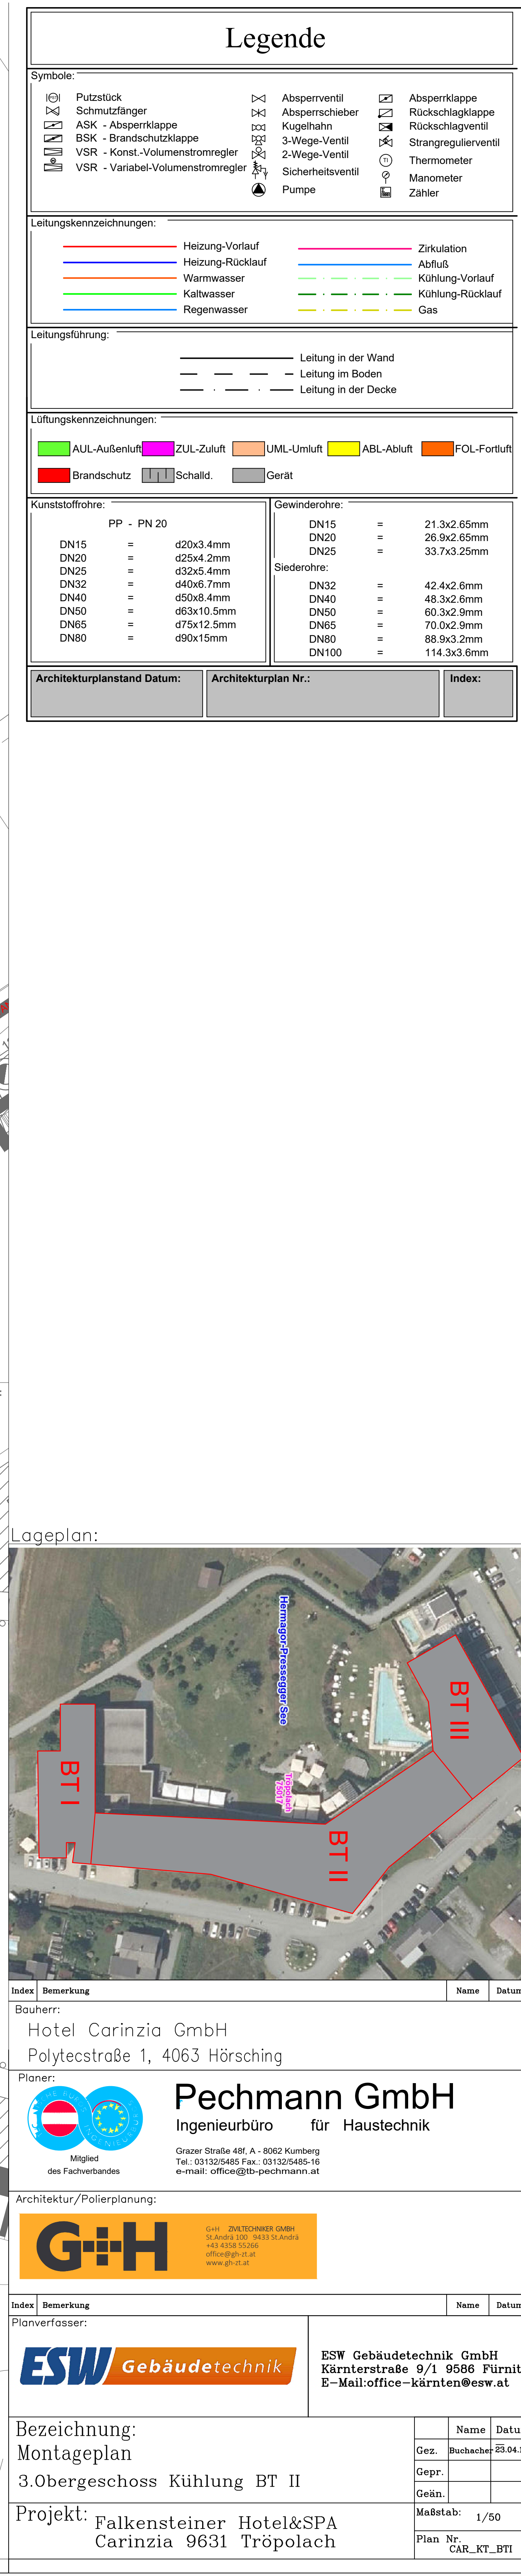

Lageplan:



Index	Bemerkung	Name	Datum
-------	-----------	------	-------

Bauherr:
Hotel Carinzia GmbH
Polytecstraße 1, 4063 Hörsching

Ploner:



Mitglied
des Fachverbandes

Pechmann GmbH
Ingenieurbüro für Haustechnik

Grazzer Straße 481, A - 10062 Kumburg
Tel.: 0132254465 Fax.: 0132254465-0
e-mail: office@pechmann-technik.at

Architektur/Polierplanung:

G+H G+H ZUERCHWERK AG
St. Anna 1, 200 9411 St. Anna
+43 4358 55266
office@g+h.at
www.g+h.at

Index	Bemerkung	Name	Datum
Planverfasser: 		ESW Gebäudetechnik GmbH Körnterstraße 9/1 9586 Fürth E-Mail-office-kärnten@esw.at	

[illegible]

Bezeichnung:	Name	Datum
Modellname:	Boothby	20.04.2014

Montageplan	Gez.	Technische Ausw.
2.21	Gepr.	

3. Obergeschoss Kuhlung BT II		
	Geän.	

Projekt: Falkensteiner Hotel&SPA	Maßstab: 1/50
----------------------------------	---------------

Carinzia 9631 Tröpolach	Plan Nr. CAR_KT_BT1
-------------------------	------------------------