



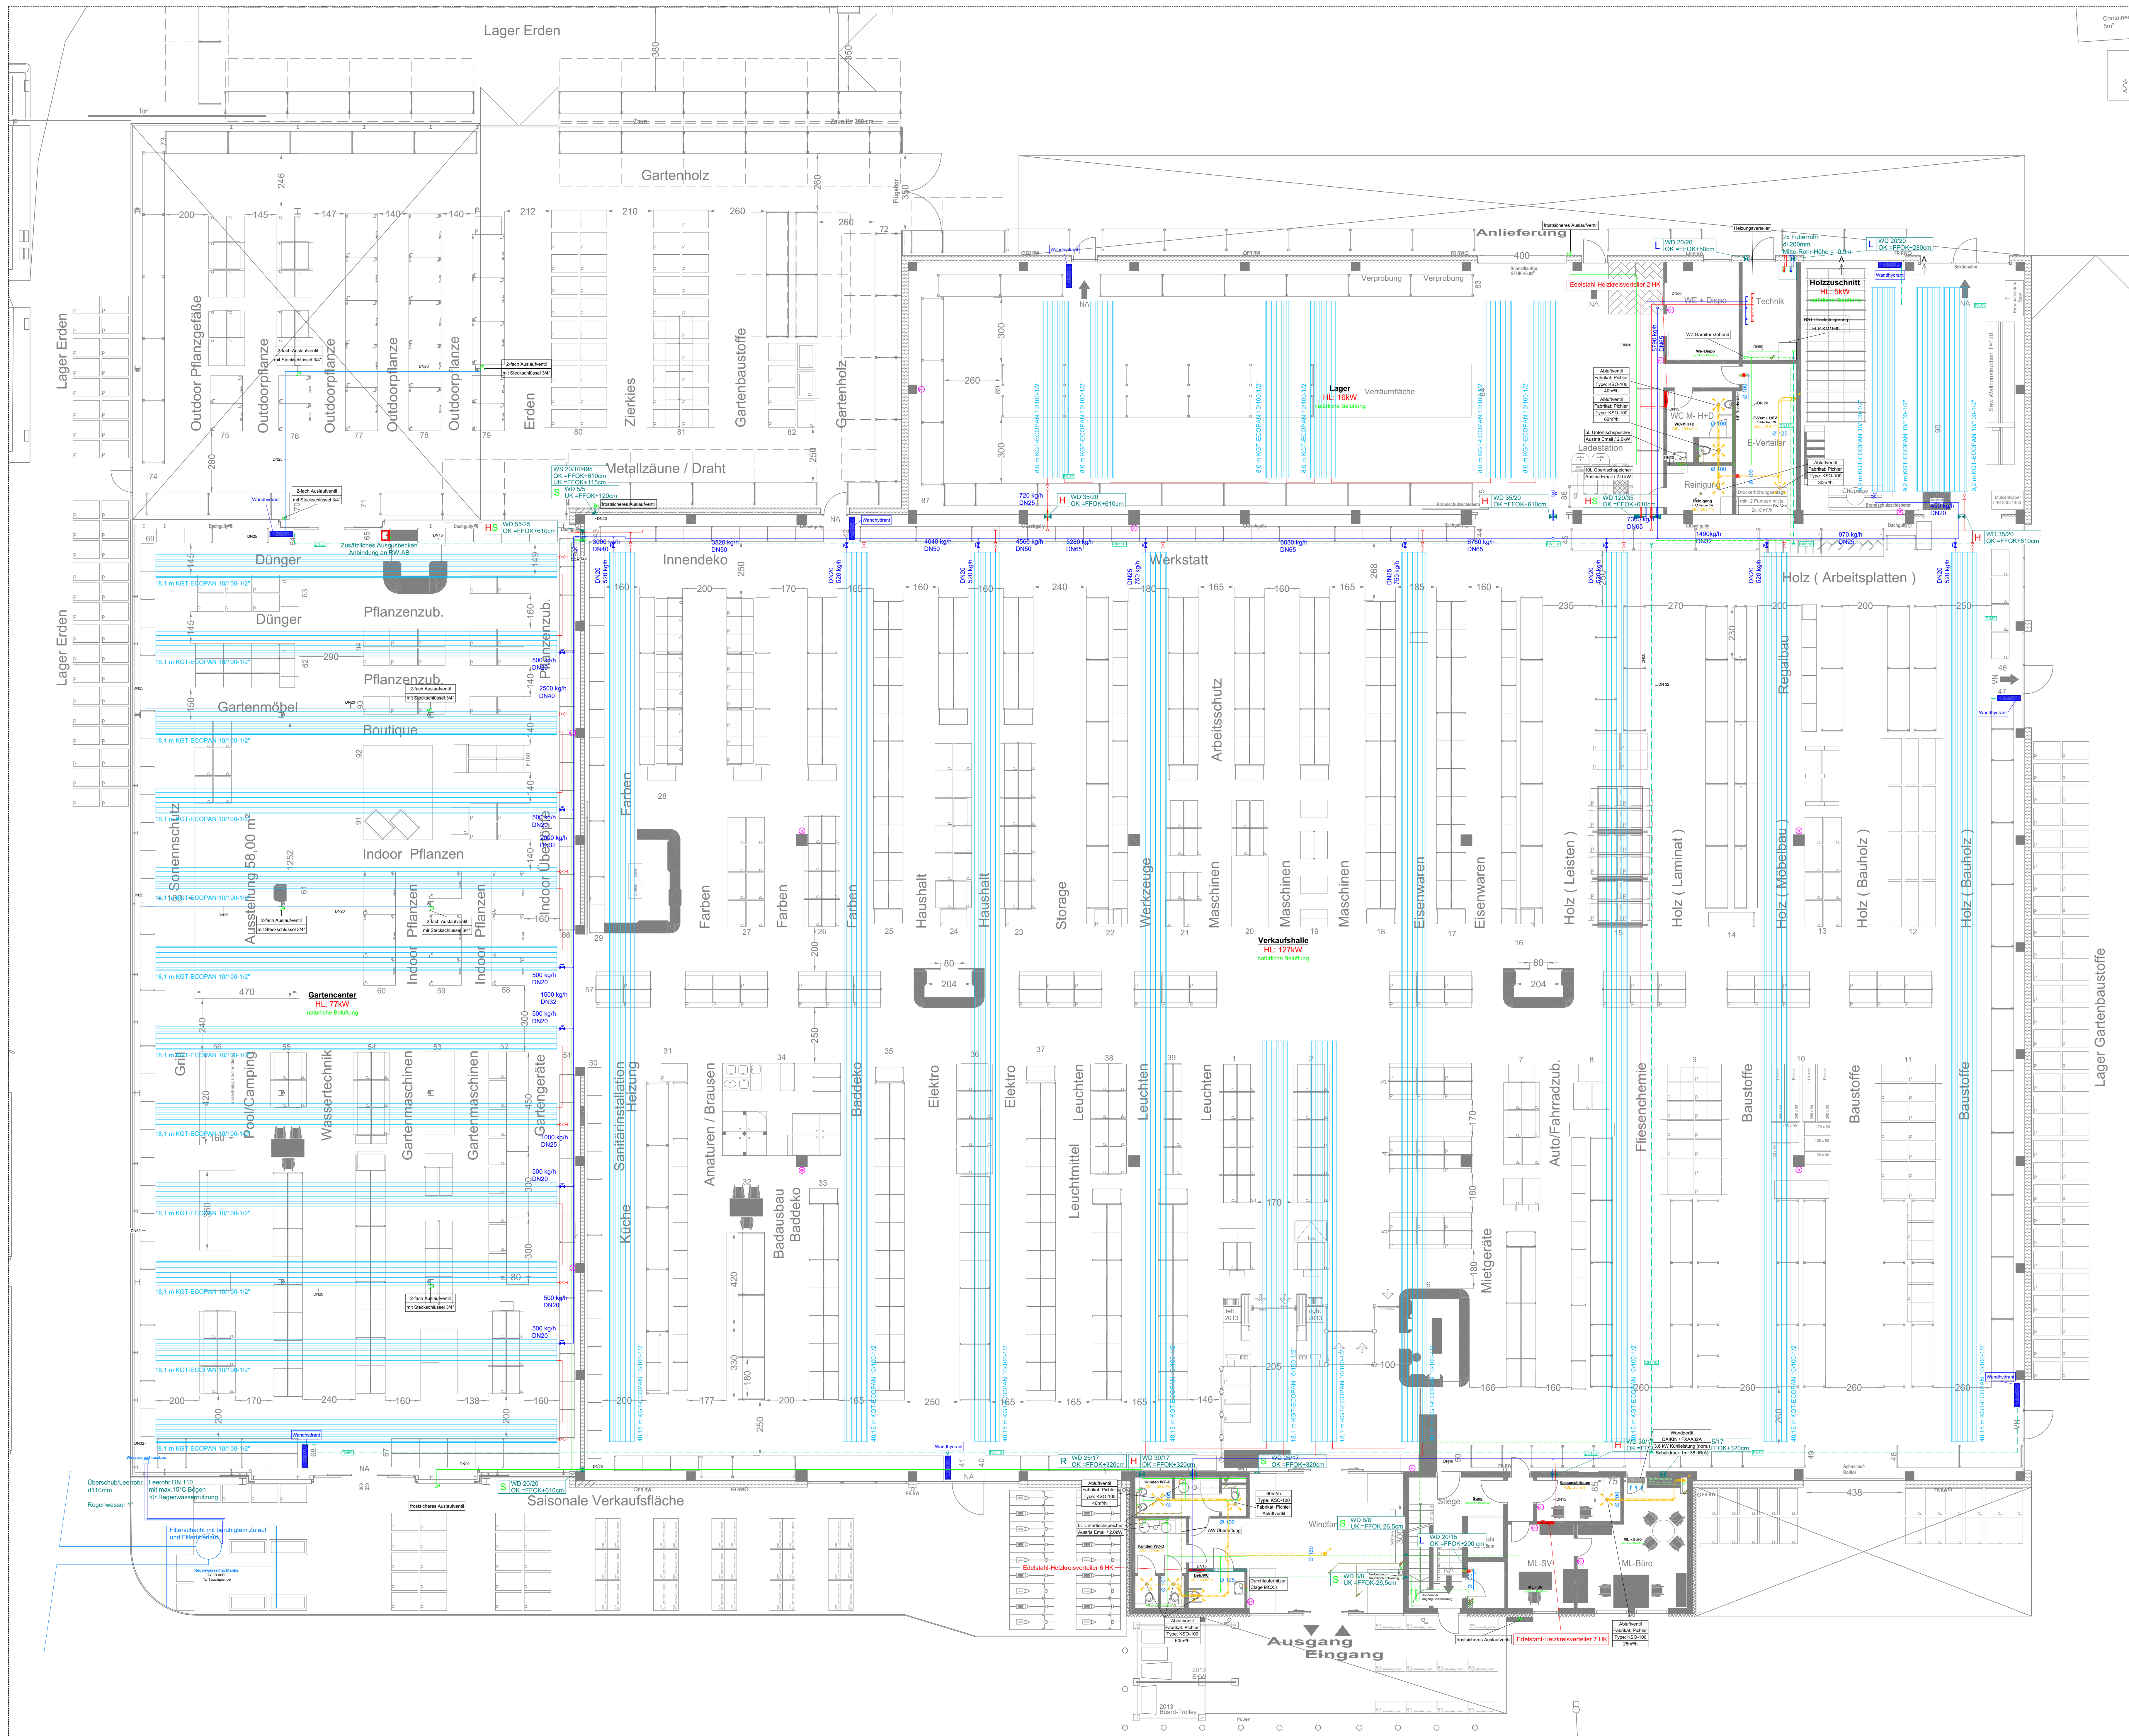

Medien		
Heizung - VL	Gas	Einbauten, Armaturen
Heizung - RL	Öl	Entlüftung/Ablassleitung
Kaltwasser	Zirkulation	Regenwasser
Warmwasser	Druckluft	Löschwasser
Schmutzwasser	SW-Entlüftung	Kondensatleitung
ZU Zuluft	AU Außenluft	BRE-AU Nachstr.
AB Abluft	FO Fortluft	BRE-AB Abluft
MI Mischluft	UM Umluft	Brandschutzbauteile
Kühlwasser VL	Kühlwasser VL	Kaltwasser VL
Kühlwasser RL	Kühlwasser RL	Kaltwasser RL
Kältemittel flüssig	Kältemittel SG	Kältemittel HG

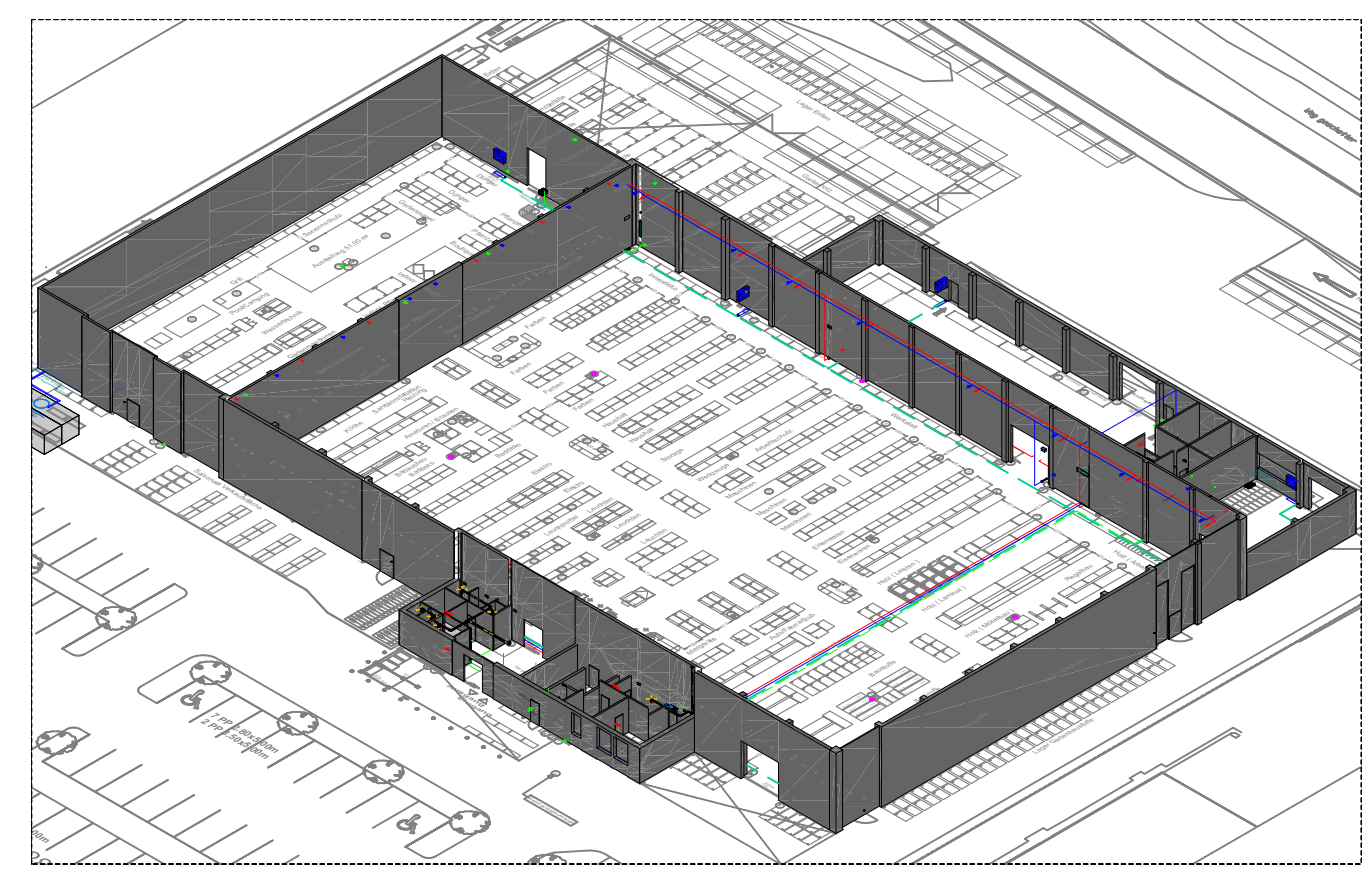

Freigabevermerk

Fachplaner:
LECHNER + PARTNER
INGENIEURE GMBH
Ökoenergiesysteme | Gebäudetechnik | Elektrotechnik
Energieoptimierungen | Maschinenbauingenieurwesen

A-8230 Hartberg
Penzendorf 270
office@lechner-partner.at
www.lechner-partner.at

B	Anpassung Löschkästen	03.05.2023	KM
A	Anpassung DSP Lager und Verkaufshalle	28.04.2023	KM
0	Erstellung	28.04.2023	KM
Index	Änderung	Datum	gez.

Planinhalt:

Grundrissplan EG HKLS

Projekt:	Neubau OBI 7423 Pinkafeld Wiener Straße	Plangröße: A0 gez./gepr.: KM/GM Planart: Freigabe	Datum: 03.05.2023 Maßstab: 1:100 Plannummer: HT-ZE01
----------	---	--	---

ROTH

Roth Handel und
Bauhandwerksservice GmbH
A-8200 Gleisdorf, Pirching 95
Tel.: 03112/802-0
Fax: 03112/36157

Diese Zeichnung ist mein geistiges Eigentum. Sie darf ohne meine besondere Zustimmung weder vervielfältigt, ausgedruckt noch Dritten Personen bekanntgegeben werden.