


DIN A1 Überlänge 594x1031mm (0.61 m²)

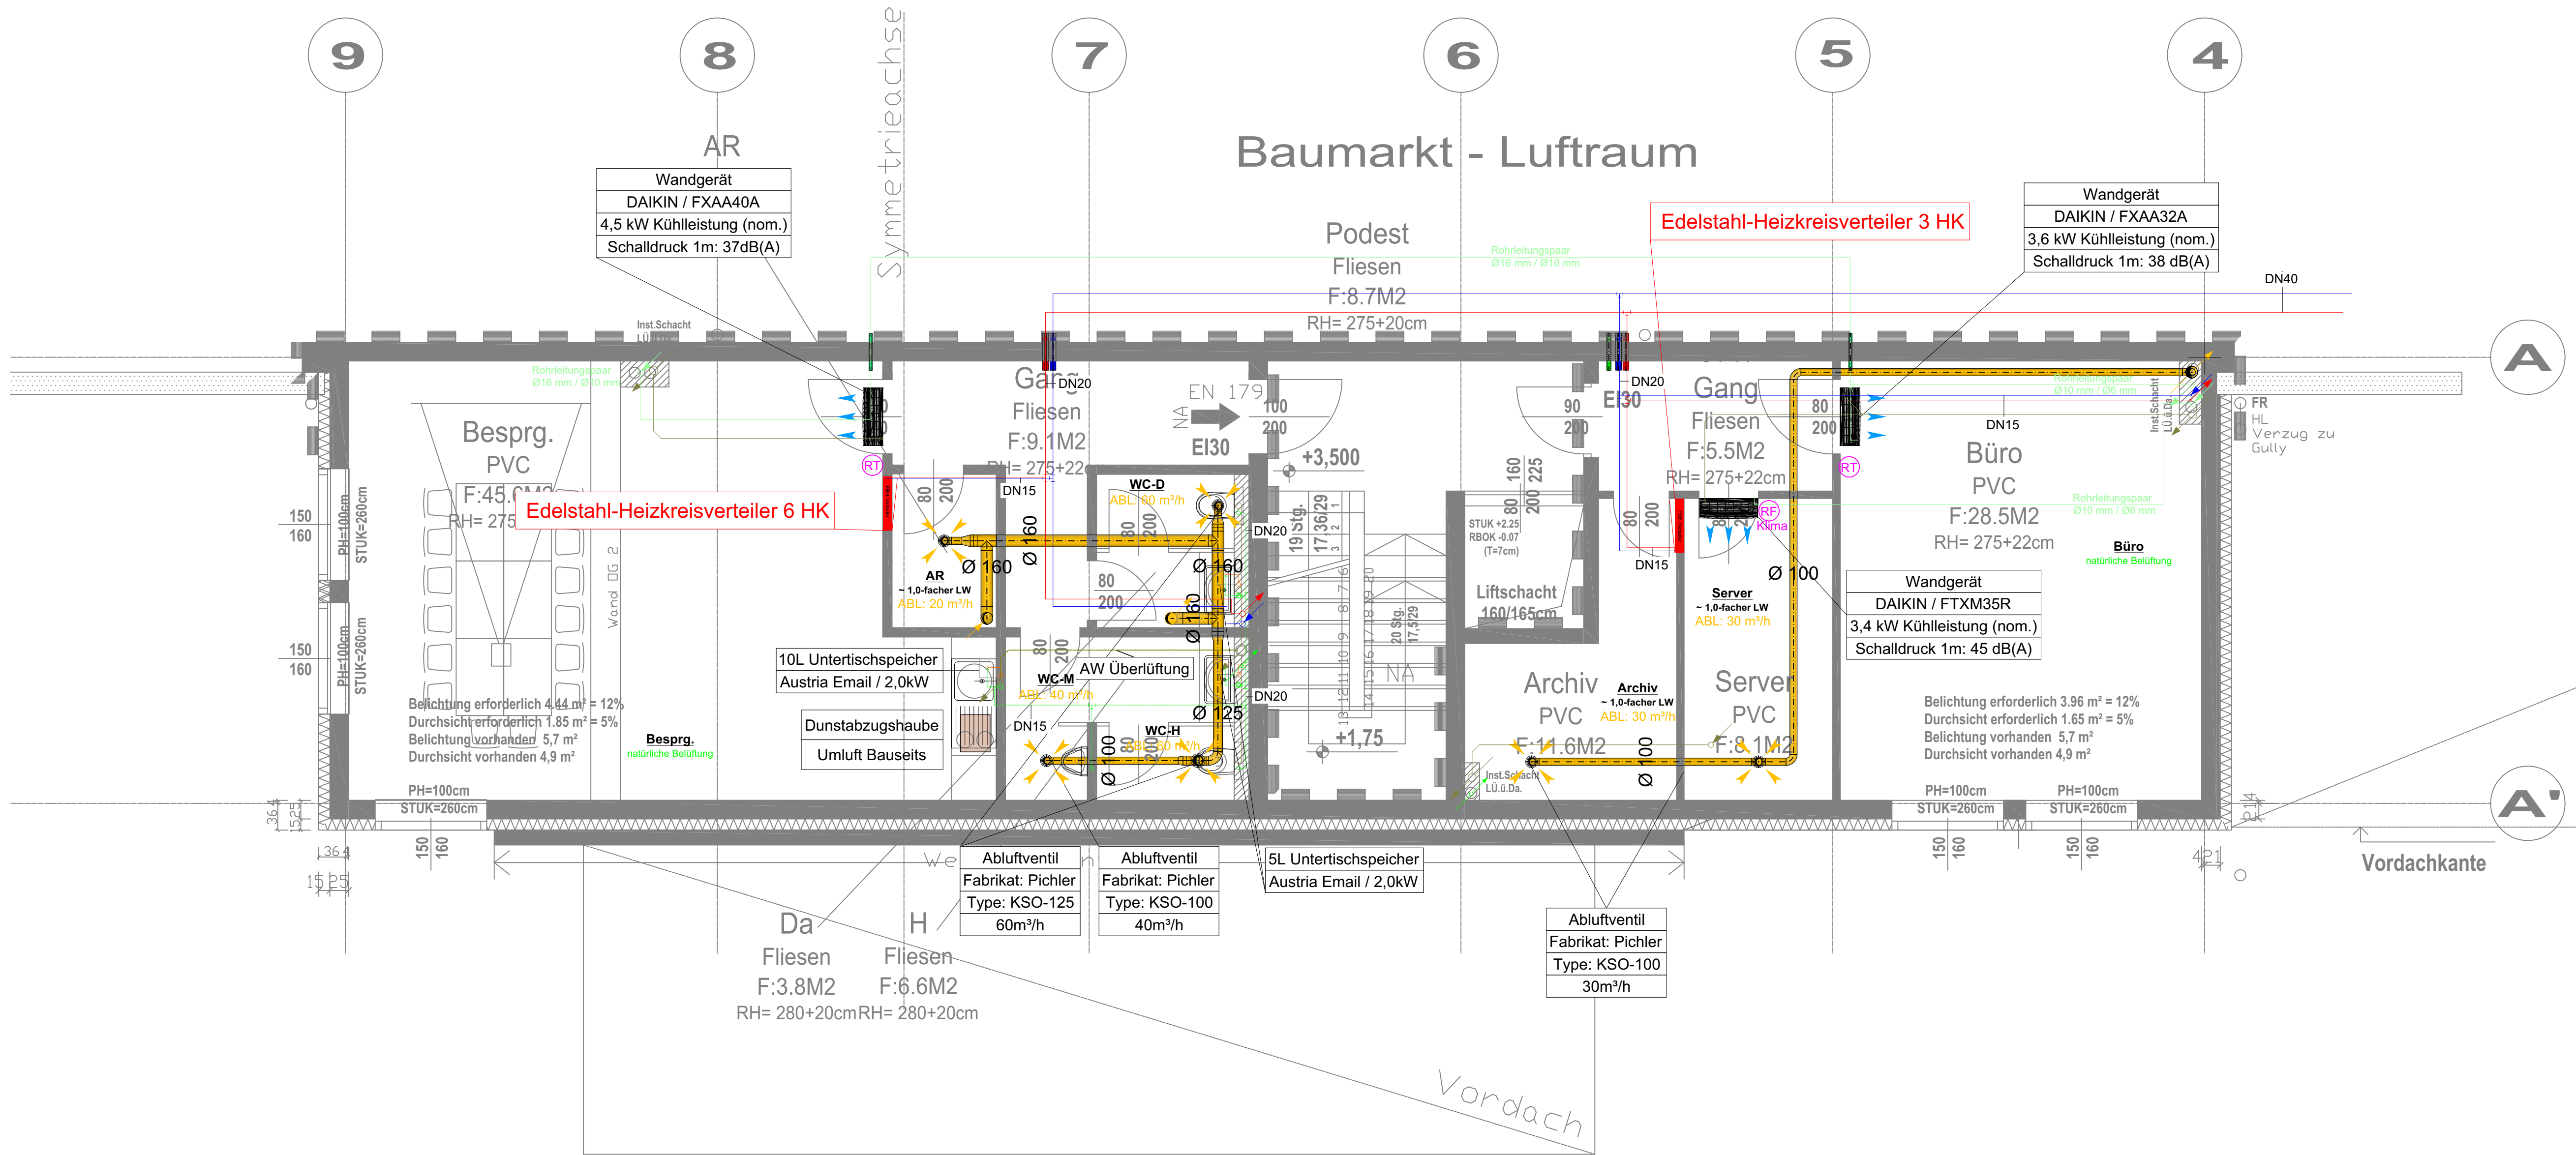


Grundriss 1.OG Eingangsbereich

Medien		
Heizung - VL	Gas	Einbauten, Armaturen
Heizung - RL	Öl	Entlüftung/Abblaselng.
Kaltwasser	Zirkulation	Regenwasser
Warmwasser	Druckluft	Druckentwässerung
Schmutzwasser	SW-Entlüftung	Kondensatleitung
ZU Zuluft	AU Außenluft	BRE-AU Nachstr.
AB Abluft	FO Fortluft	BRE-AB Abluft
MI Mischluft	UM Umluft	Brandschutzbauteile
Kühlwasser VL	Kühlturmwasser VL	Kaltwasser VL
Kühlwasser RL	Kühlturmwasser RL	Kaltwasser RL
Kältemittel flüssig	Kältemittel SG	Kältemittel HG

Freigabevermerk

Fachplaner:

**LECHNER + PARTNER**
INGENIEURE GMBH
Okoenergiesysteme | Gebäudetechnik | Elektrotechnik
Energieoptimierungen | Maschineningenieurwesen

A-8230 Hartberg
Penzendorf 270
office@lechner-partner.at
www.lechner-partner.at

0	Erstellung	28.04.2023	KM
Index	Änderung	Datum	gez.

Planinhalt:		
Grundrissplan OG1 HKLS		
Projekt:	Neubau OBI 7423 Pinkafeld Wiener Straße	Plangröße: A0 gez./gepr.: KM/GM Planart: Freigabe
Datum:	28.04.2023	Maßstab: 1:50 Plannummer: HT-ZE02



**Roth Handel und
Bauhandwerkerservice GmbH**
A-8200 Gleisdorf, Pirching 95
Tel.: 03112/802-0
Fax: 03112/36157