


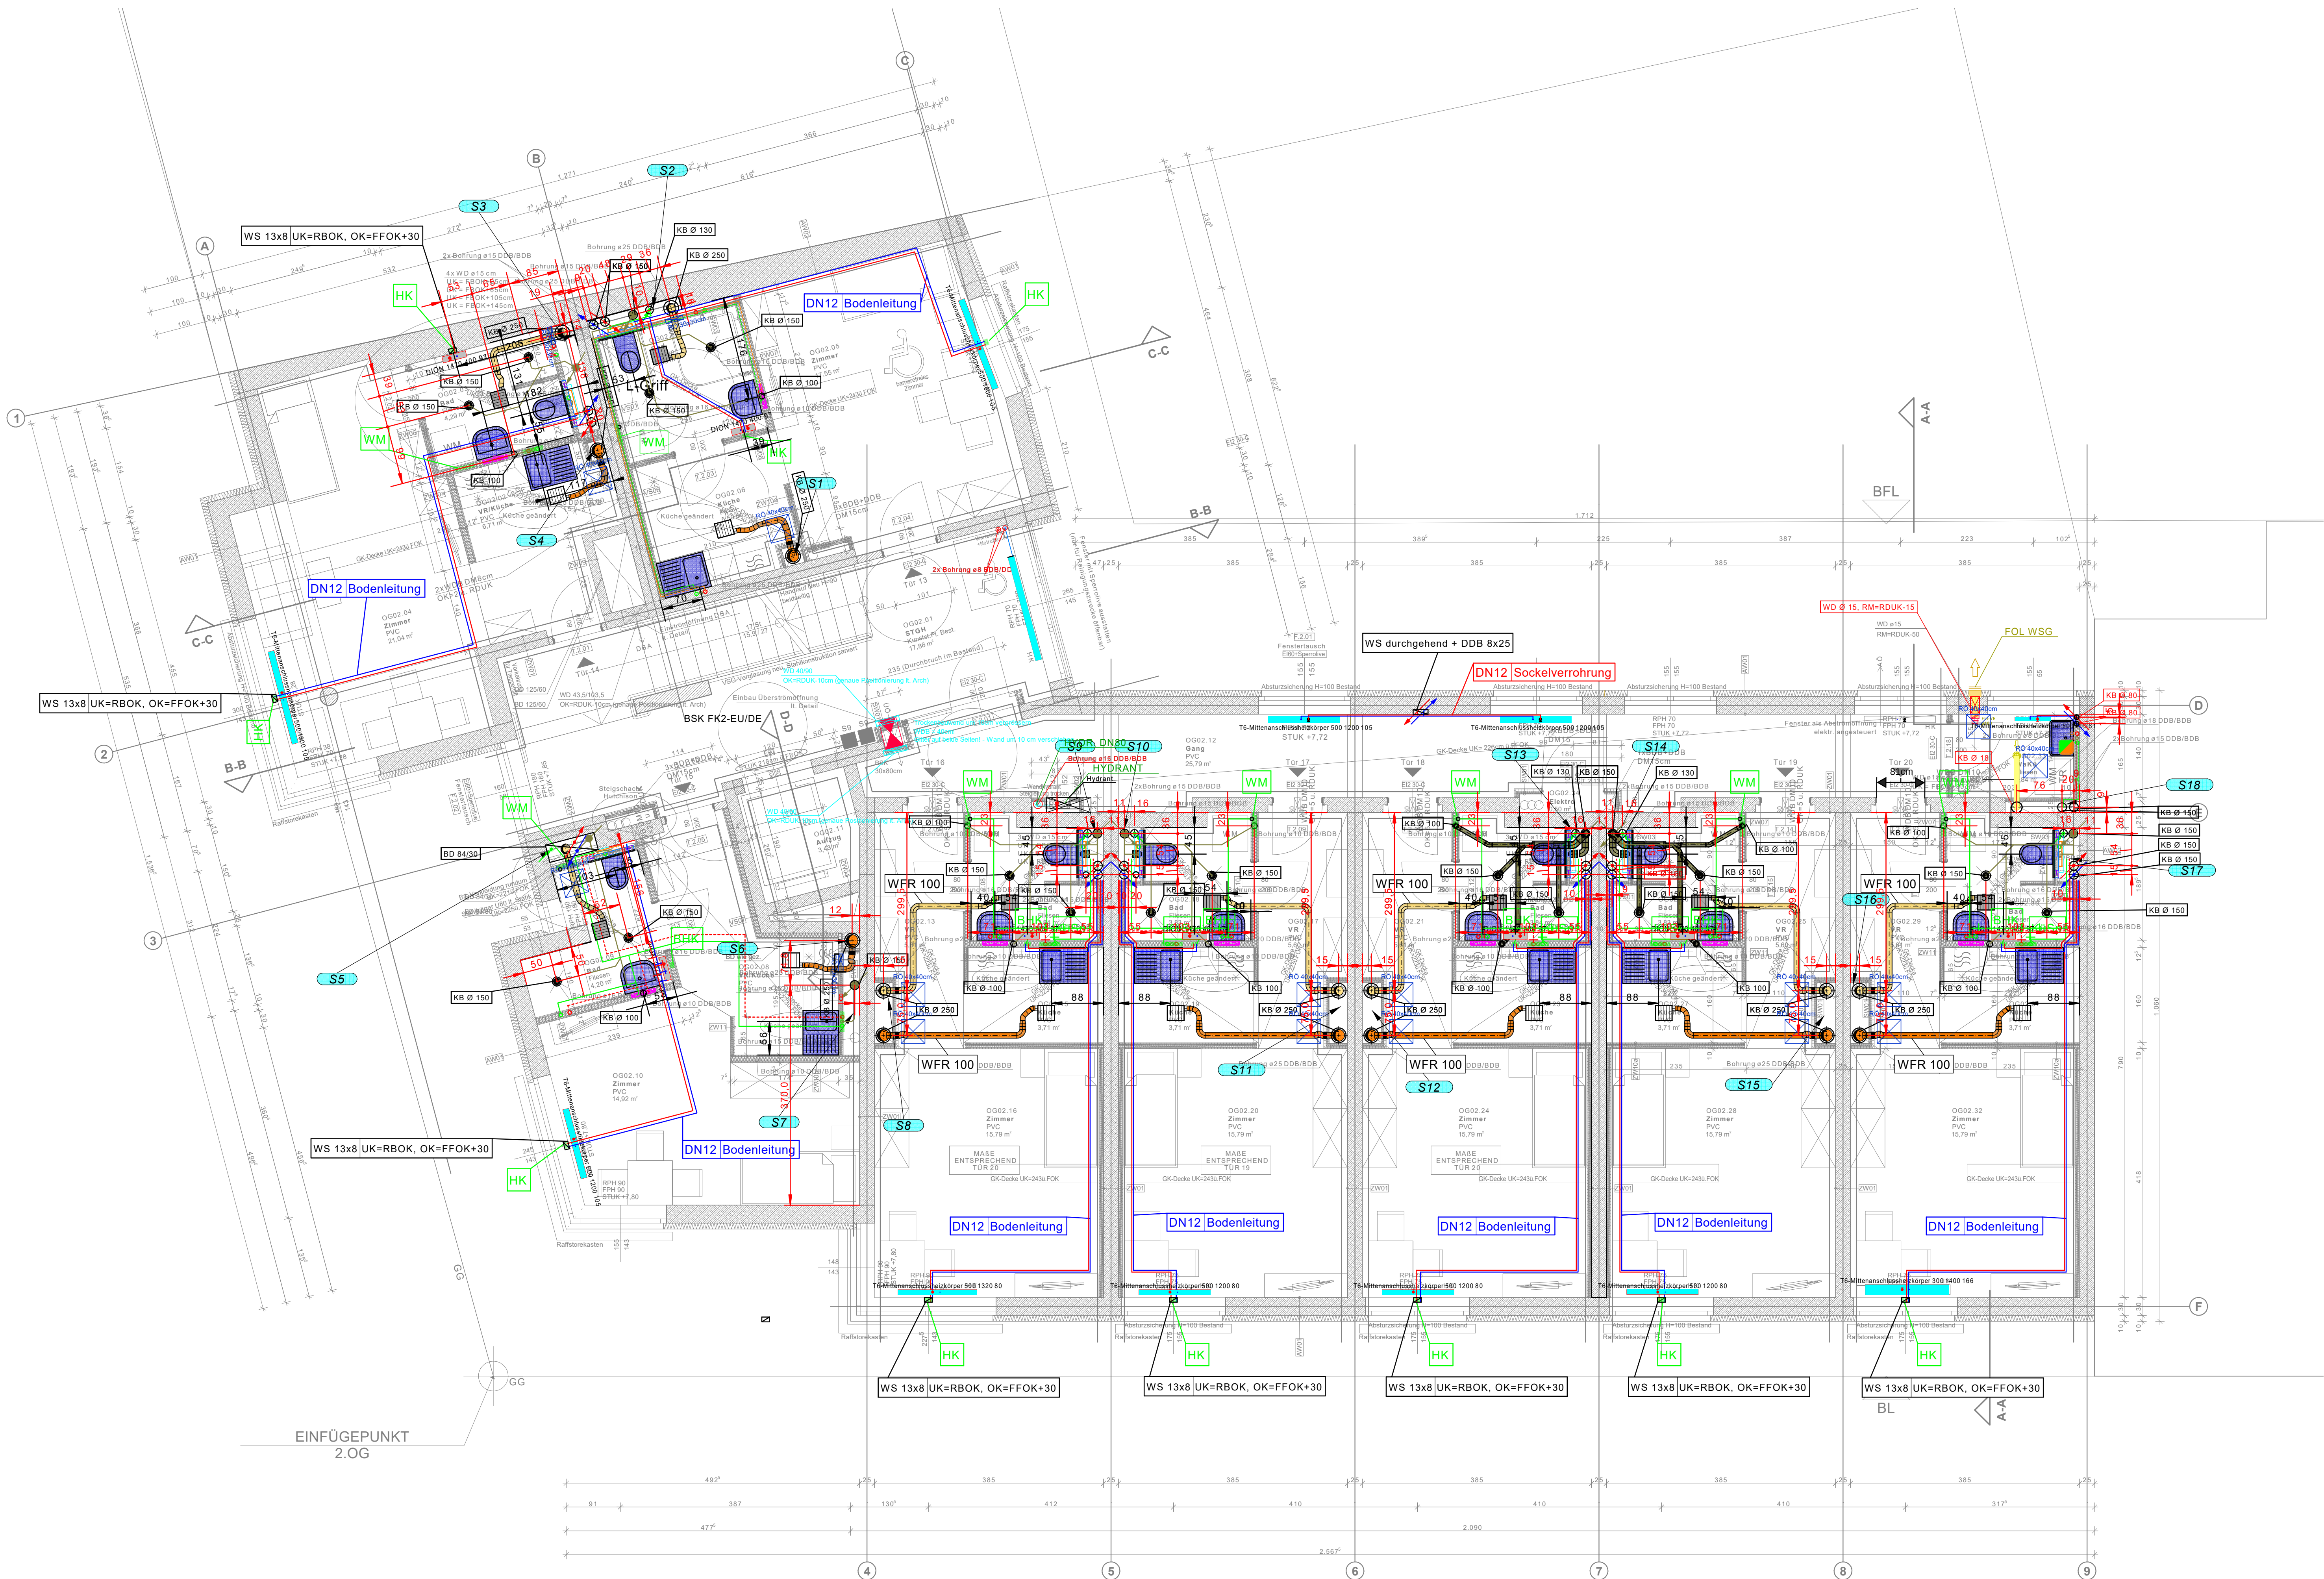

**GEPRÜFT**  
am 26.06.2023  
☒ fachtechnisch  
☒ rechnerisch  
☒ kaufmännisch

Freigegeben am 26.06.2023

**pmc**  
Projekt Management  
Creative  
PMC - Gebäudetechnik Planungs GmbH  
A-804 Rebers Gmünd, Dietrich-Keller-Straße 24  
Tel.: +43 316 293310, Fax: +43 316 293310 - 11  
e-mail: office@pmc-gb.at

- LEGENDE LAYER**
- Heizung Vorlauf
  - Heizung Rücklauf
  - Trinkwasser Kalt
  - Trinkwasser Warm
  - Abluft Küche
  - Abluft Bad/WC
  - Schmutzwasser
  - Plan Architekt
- Einbaueile Lüftung**
- Abluftventilator Küche Lichtschalter und Nachschall
  - Steuerung: Lichtschalter und Nachschall
  - Abluftventilator Bad/WC mit Hygrostat
  - Steuerung: Hygrostat
  - Dunstabzugshaube
  - FLI-VE
  - FLI-VE

|       |       |          |  |            |
|-------|-------|----------|--|------------|
| 03    |       |          |  |            |
| 02    |       |          |  |            |
| 01    |       |          |  |            |
| Index | Datum | Änderung |  | Bearbeiter |

## AUSFÜHRUNGSPLAN

**GUTMANN**  
ELEMENTARE LÖSUNGEN  
INSTALLATIONEN

Rudolf Gutmann u. Sohn GmbH & Co KG  
Grazzer Platz 6 - 8280 Fürstenfeld

Telefon: 03382/52254-0 - Fax: 03382/53864  
Email: office@gutmann.co.at  
Web: www.gutmann.co.at

|                                    |                                             |
|------------------------------------|---------------------------------------------|
| Generalsanierung Wohnungslosenheim | Maßstab: 1:50                               |
| Leopoldauerstraße 2, 1210 Wien     | Bearbeiter: ASza, JPop                      |
| Grundriss OG2-OG4                  | Datum: 2023-06-20                           |
|                                    | Plan-Nr.: leopoldauerstr2_230620_gr-og2-og4 |