


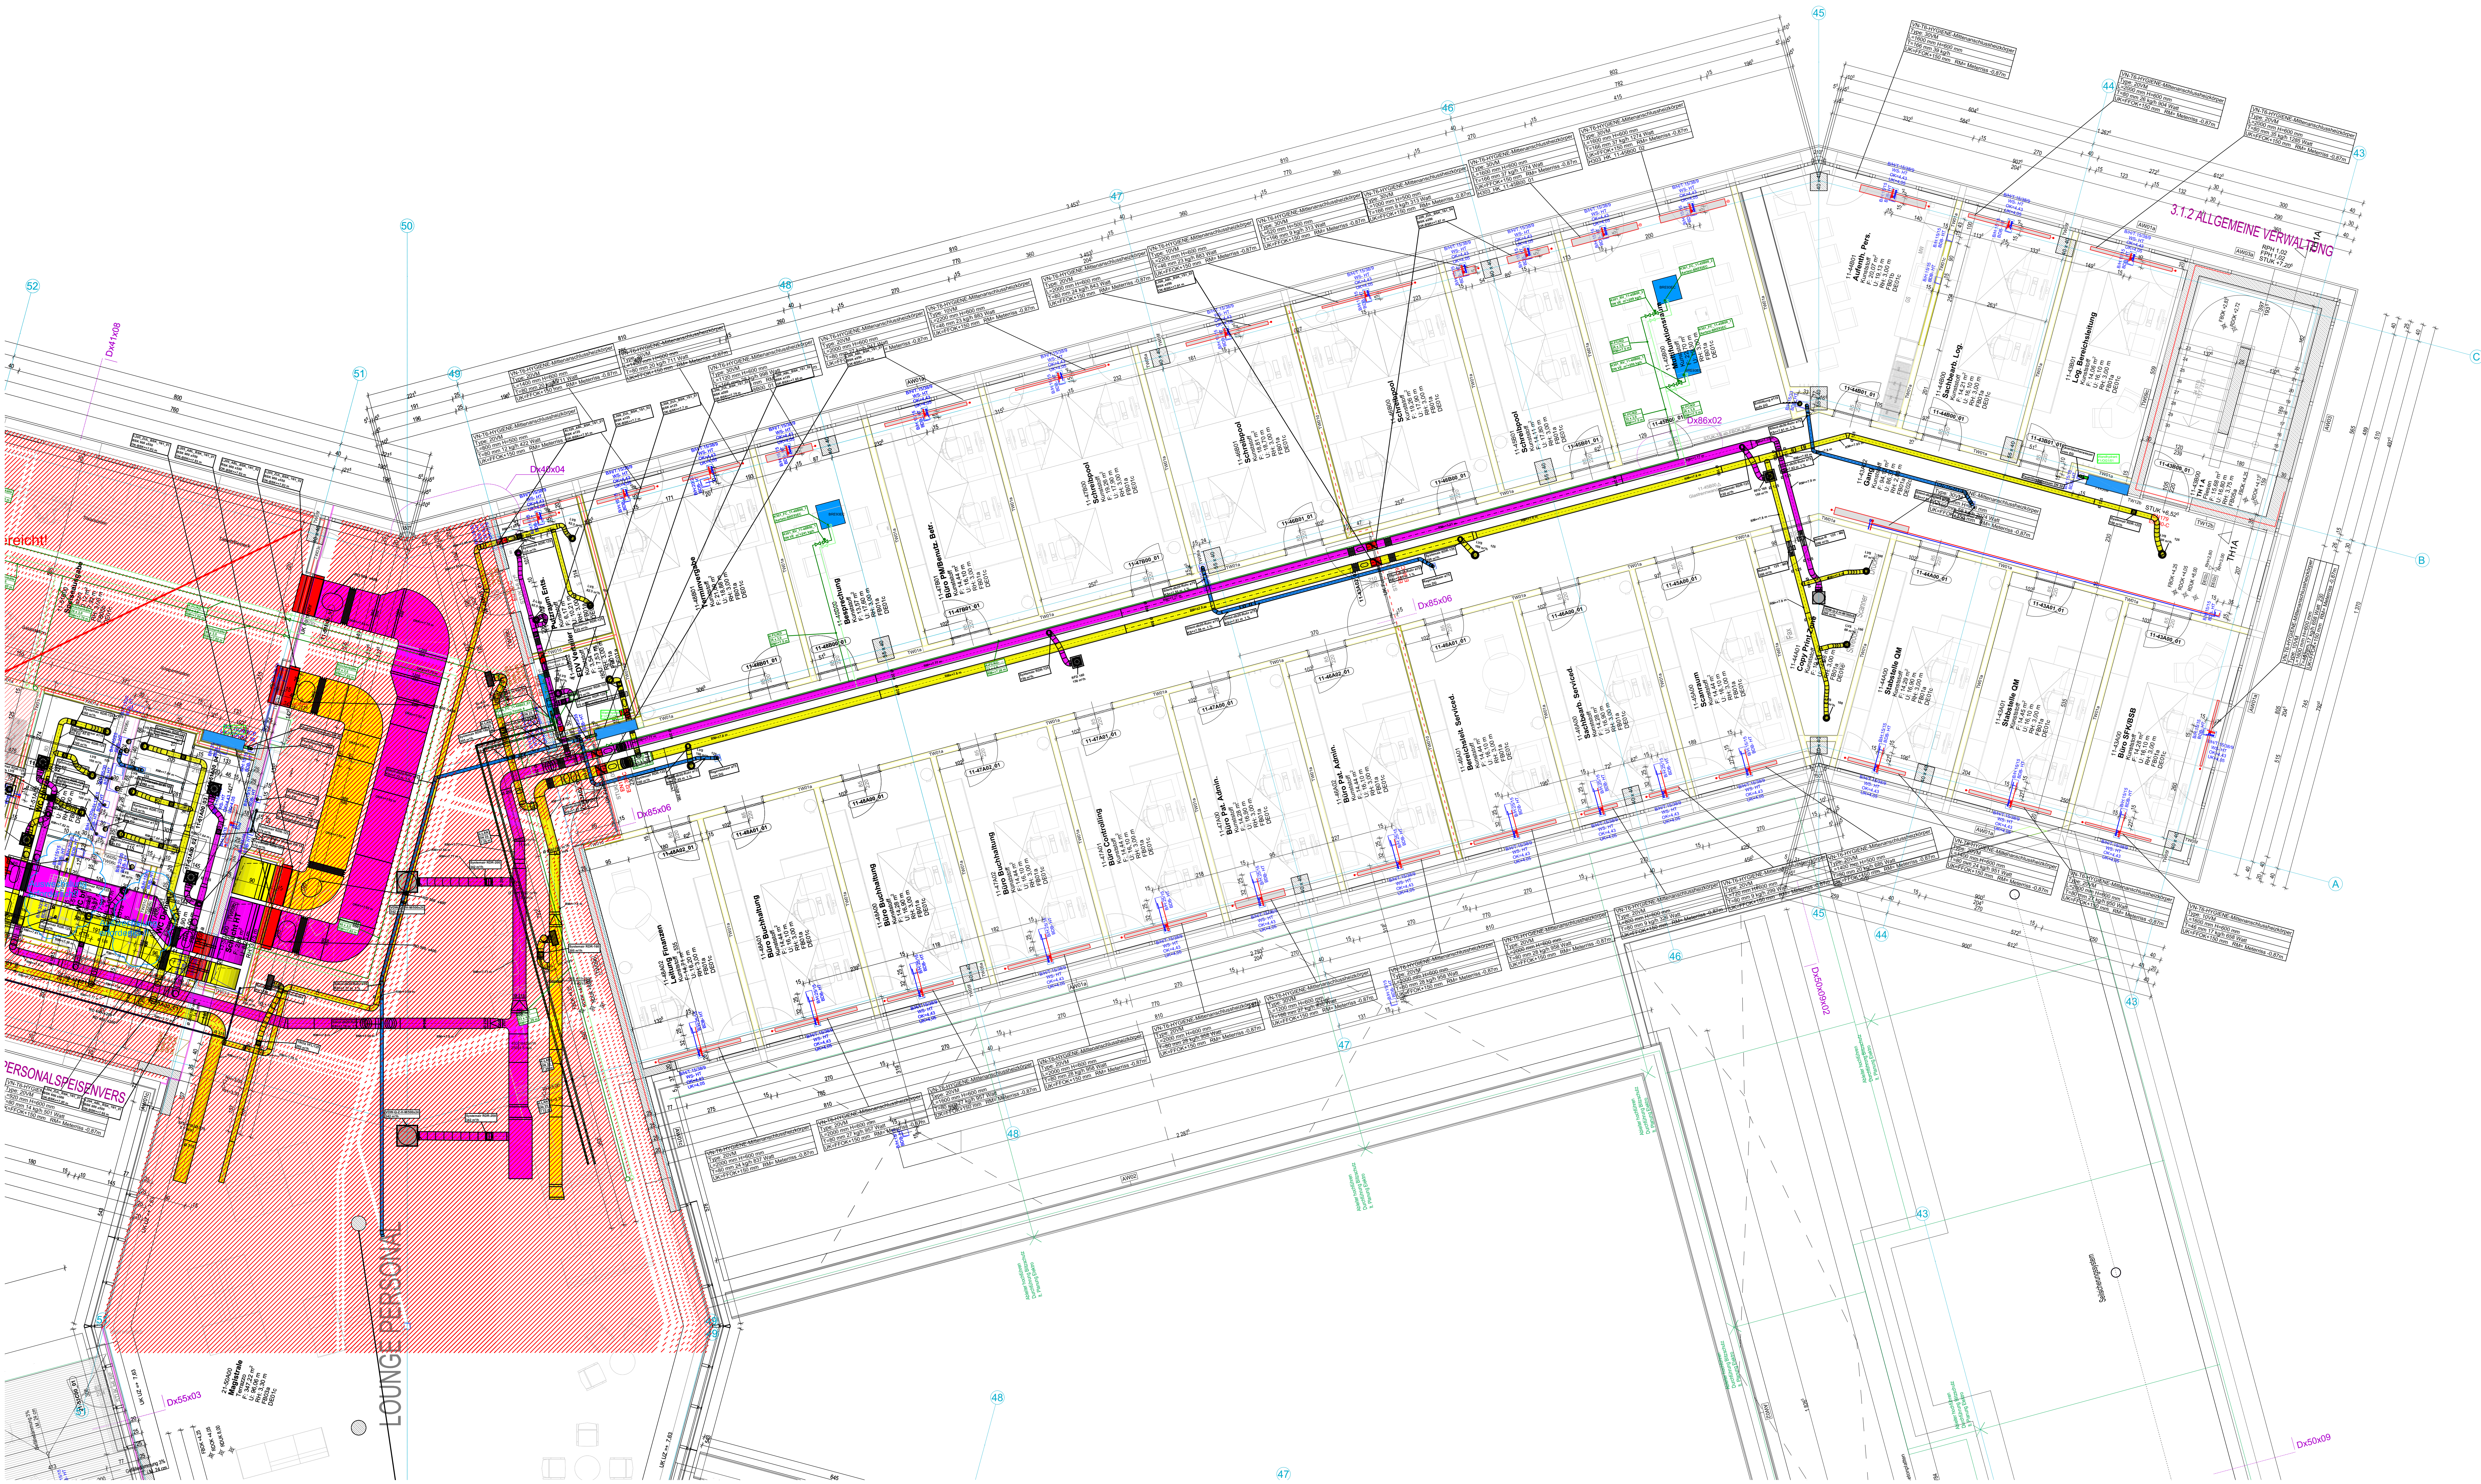

- ALLGEMEINES**
- Die Lage der Einbauten in den Decken (Luftauslässe, ULKG...) sind den Deckenspiegeln zu entnehmen.
 - Die Angaben aus den Wandansichten sind zu beachten.
 - Im Bodenaufbau ist eine Quervergütung der Gebäudeabstufungen mit Leitungen nicht zulässig.
 - Im Deckenbereich ist eine Quervergütung der Gebäudeabstufungen mit Leitungen nur mit entsprechenden Maßnahmen und in Absprache mit dem Architekten und dem Statiker erlaubt.
 - Für die Anschlüsse der bauseits beigegebenen Geräte (Medizintechnik, Küche, ...) sind die Detailpläne der entsprechenden Gewerke zu beachten.
- ALLGEMEINES SANITÄR**
- In der Kaltwasserleitung ist am Ende der Verteilung ein Spülventil zu installieren, welches in Abhängigkeit der Zeit und der Temperatur eine automatische Spülung der Leitung durchführt.
 - Warmwasserleitungen werden bis zur Entnahme durchgeschiffen.
 - Jedes Bad bzw. jeder Raum wird mit Unterputzabsperrventile ausgestattet.
- ALLGEMEINES HEIZUNG**
- Die Anbindung der Heizkörper erfolgt vom darunterliegenden Geschöß.
 - Verbindungsstellen im Bodenaufbau sind zu vermeiden.
 - Die Verlegung der Fußbodenheizung ist im Bezug auf die Estrichdehnen mit dem Estrichleger abzustimmen.
 - Bei der Quervergütung der Estrichdehnen sind Schutzrohre vorzusehen.

V01	12.08.2021	CF		Zur Prüfung
Index	Datum	Gezeichnet	Änderung	
PLANGRUNDLAGE ELEKTRO-MED. KOKK, ELT, FP, GR, EG, GESAMT_A03				

BAUHERR
KRAGES Burgenländische Krankenanstalten-Ges.m.b.H.
A-7000 Eisenstadt, Josef Haydn Platz 4
T 0316 622970 F 0316 622970 E office@krages.at

PROJEKT
NEUBAU KH OBERWART



GENERALPLANER
ARGE EDERER+HAGHRIAN, GENERALPLAN GMBH
A-8010 Graz, Schottengasse 50
T 0316 622970 F 0316 622970 E office@geh.at

PLANGRUNDLAGE: K15_ARC_AF_GR_1G_FINGER1SÜD_A08

PLANVERFASSER
Dipl. Ing. Anton Hofstätter Gesellschaft m.b.H.
Gebäudestruktur - Anlagentechnik
8054 Sauerberg-Pölla, Werschnig 3
office@hoz-hofstaetter.at T +43 316 715555-0

FACEPLANER
Ingenieurbüro Lang GmbH
Büro
8010
Tel.: +43 316 47157
Fax: +43 316 47157-3
email: office@iblang.at

PLANGRUNDLAGE: K15_HKL_AF_GR_1G_FINGER1SÜDEHKL_A05

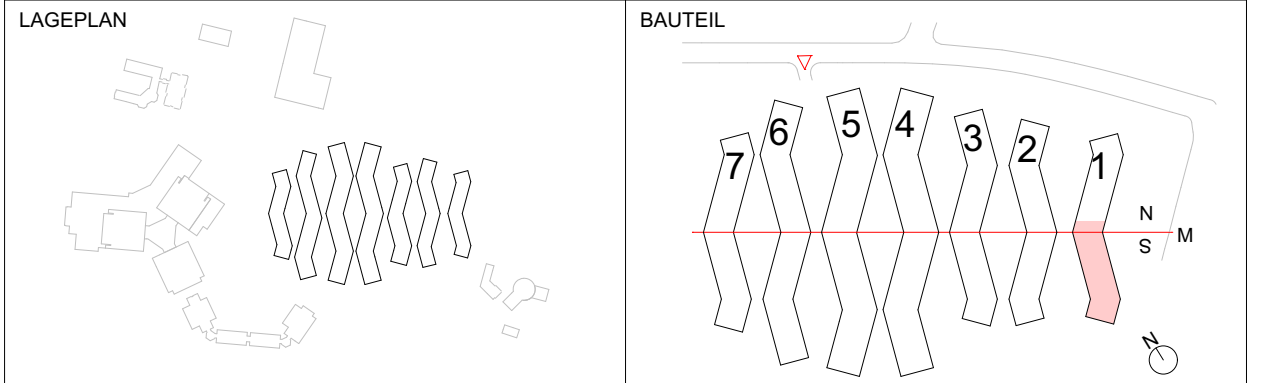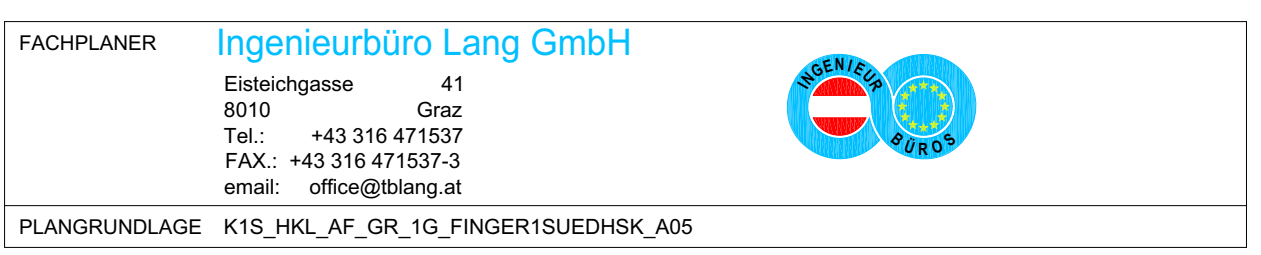

PLANART
MONTAGEPLAN

PLANKONTENT
GRUNDRISS 1. OG
FINGER 1 SÜD - HKLS

MAßSTAB
1 : 50

Name	Datum	Plangröße	Sperr	PHASE	INDEX
GEZEICHNET	JN	18.07.2021	1513x840	HKL	WM
GERÜFT	CF	01.08.2021			V01