


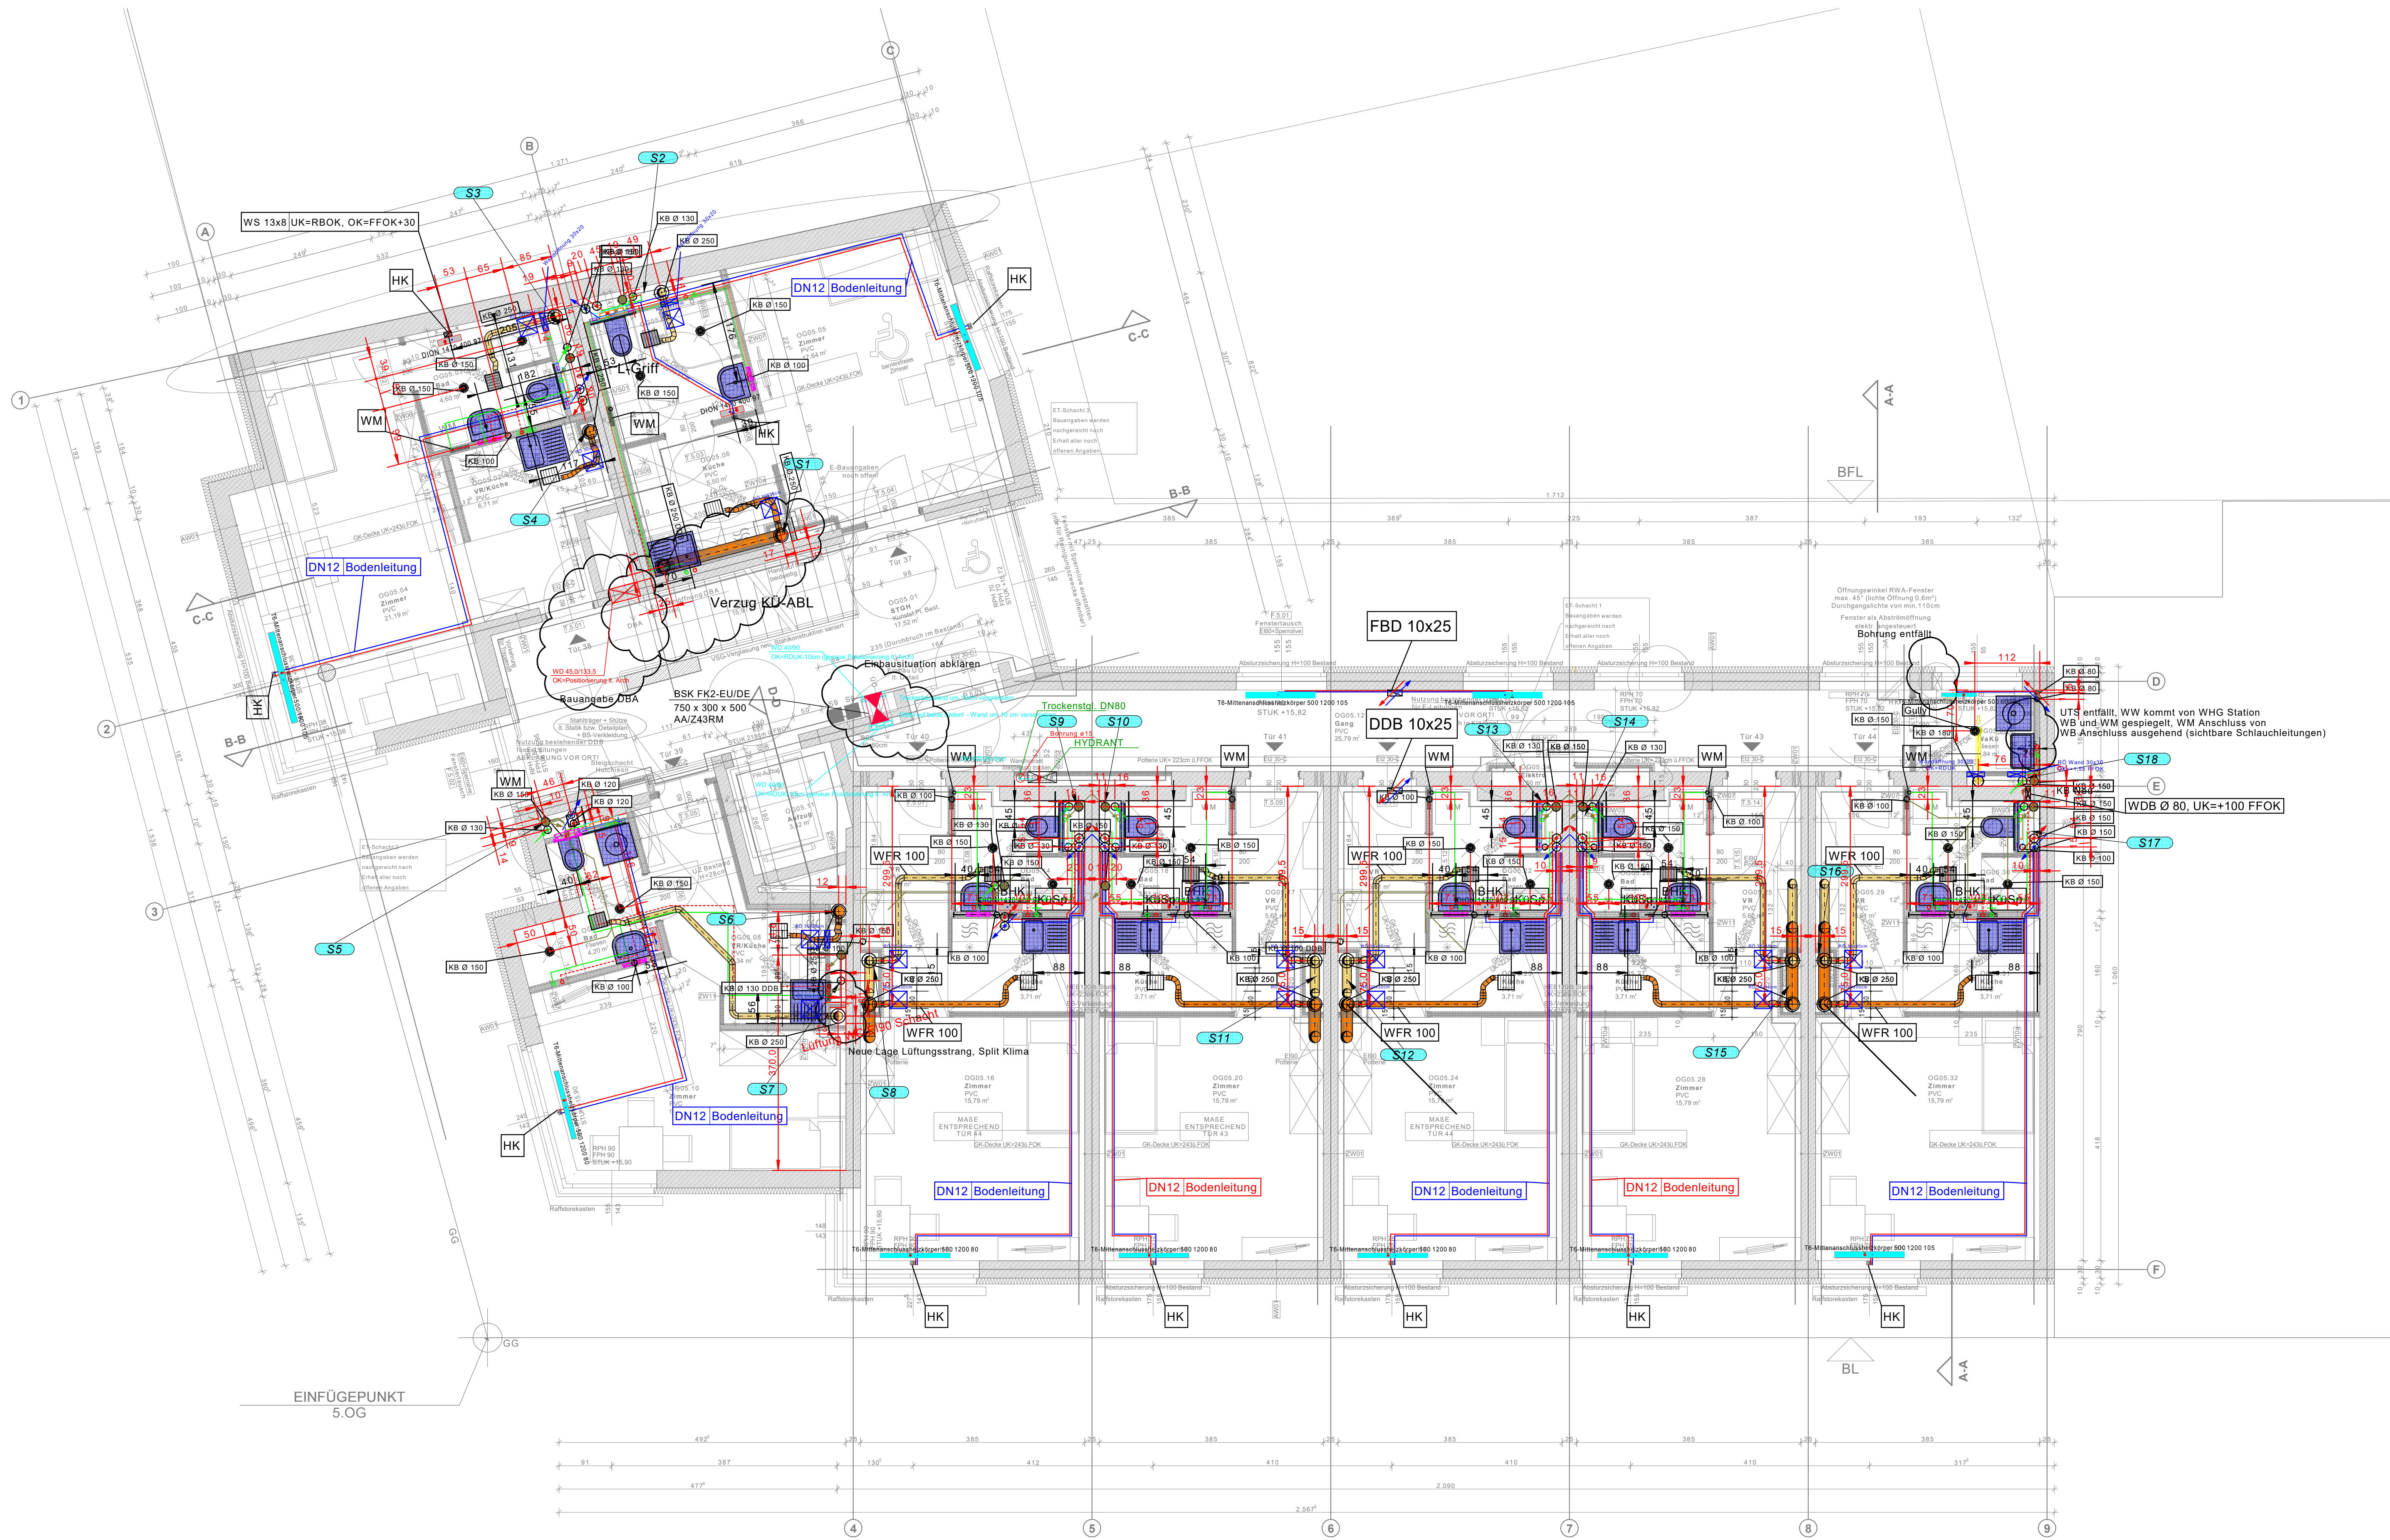

LEGENDE LAYER

Heizung Vorlauf

Heizung Rücklauf

Trinkwasser Kalt

Trinkwasser Warm

Abluft Küche

Abluft Bad/WC

Schmutzwasser

Plan Architekt

Abblüfventilator Küche Lichtschalter und Nachlauf Steuerung, Lichtschalter und Nachlaufrelais

Abblüfventilator Bad/WC mit Hygrostat Steuerung Hygrostat

Dimmabzugshaube

FLIVE

FLIVE

03			
02			
01			
Index	Datum	Änderung	Bearbeiter

MONTAGEPLAN

G

ELEMENTARE LÖSUNGEN

GUTMANN

INSTALLATIONEN

Rudolf Gutmann u. Sohn GmbH & Co KG
Grazzer Platz 6 - 8280 Fürstenfeld
Telefon: 03382/52254-0 - Fax: 03382/53864
Email: office@gutmann.co.at
Web: www.gutmann.co.at

Generalsanierung Wohnungslosenheim Leopoldauerstraße 2, 1210 Wien Grundriss OG5	Maßstab: 1:50 Bearbeiter: ASz, JPop Datum: 2023-09-13 Plan-Nr.: leopoldauerstr_230913_gr-og5
---	---