


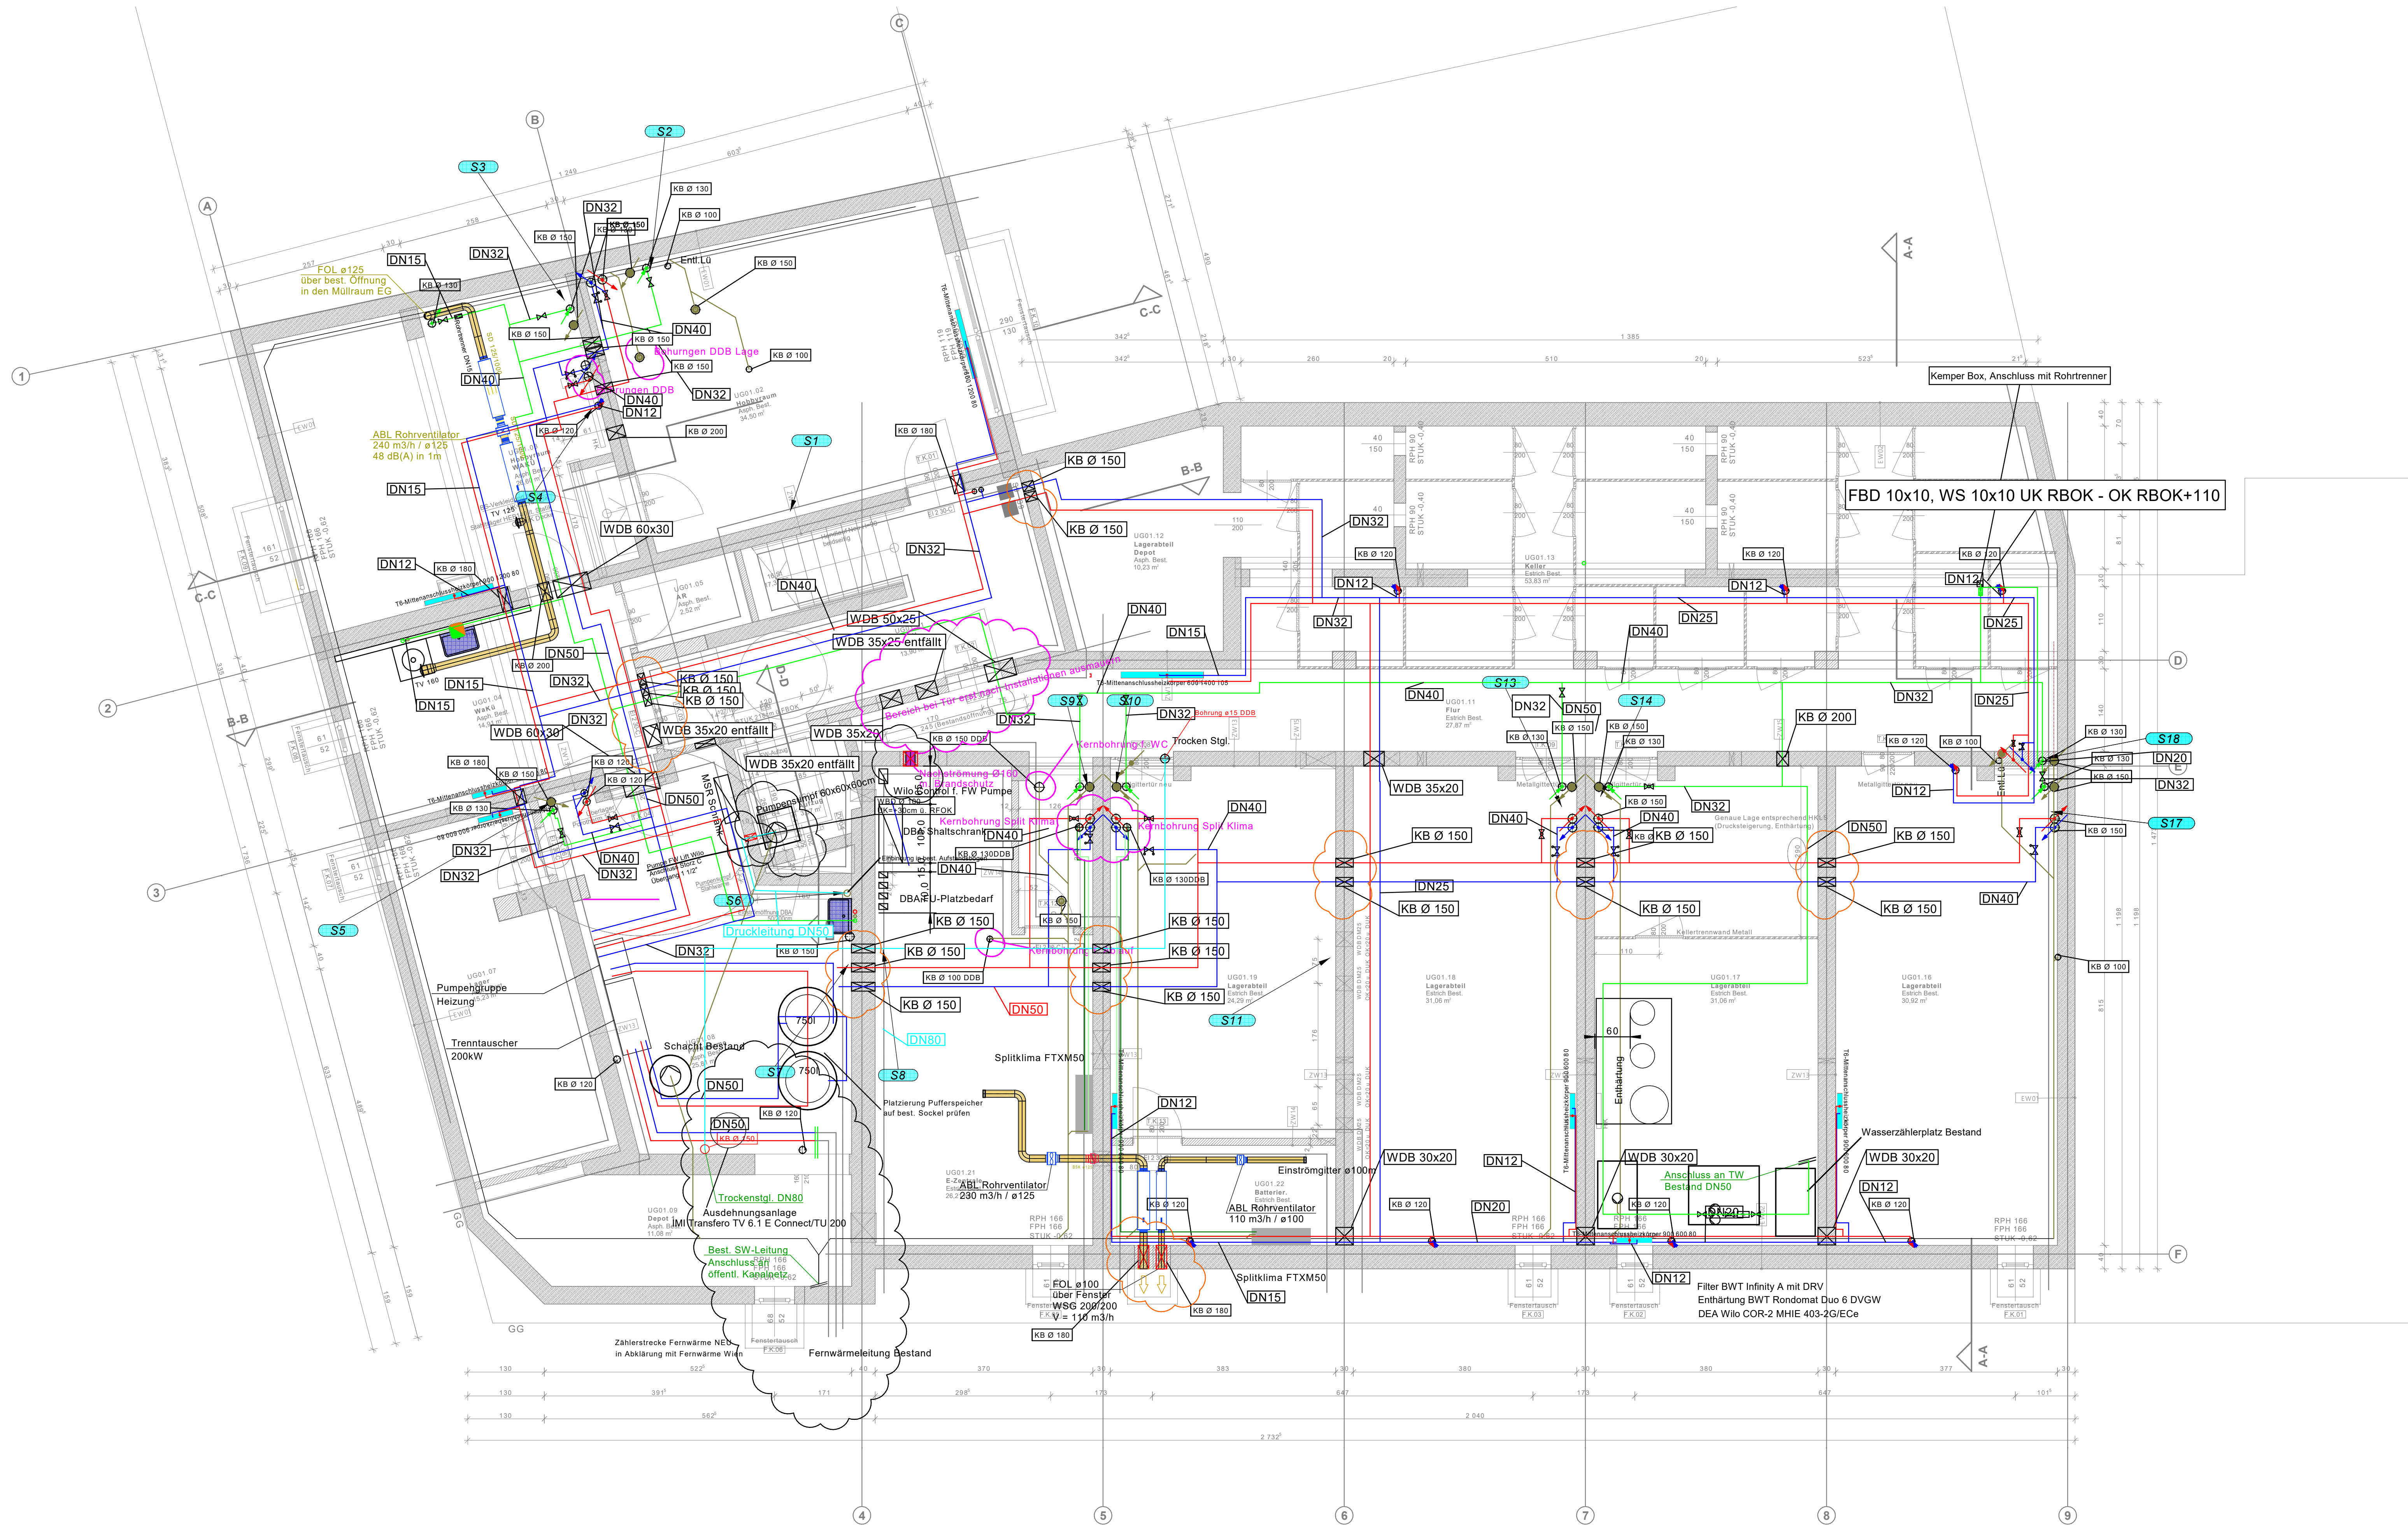

LEGENDE LAYER

- Heizung Vorlauf
- Heizung Rücklauf
- Trinkwasser Kalt
- Trinkwasser Warm
- Abluft Küche
- Abluft Bad/WC
- Schmutzwasser
- Plan Architekt

Einbaueile Lüftung

- Abluftventilator Küche Lichtschalter und Nachlauf Steuerung, Lichtschalter und Nachlaufreiss
- Abluftventilator Bad/WC mit Hygrostat Steuerung Hygrostat
- Dachabzugshaube
- FLI-VE
- BSK

03			
02			
01	-	-	-
Index	Datum	Änderung	Bearbeiter

MONTAGEPLAN

ELEMENTARE LÖSUNGEN
GUTMANN
INSTALLATIONEN

Rudolf Gutmann u. Sohn GmbH & Co KG
Grazzer Platz 6 - 8280 Fürstenfeld

Telefon: 03382/52254-0 - Fax: 03382/53864
Email: office@gutmann.co.at
Web: www.gutmann.co.at

Generalsanierung Wohnungslosenheim Leopoldauerstraße 2, 1210 Wien Grundriss KG	Maßstab: 1:50 Bearbeiter: ASza, JPop Datum: 2023-12-05 Plan-Nr.: leopoldauer2_231205_gr-kg
--	---