

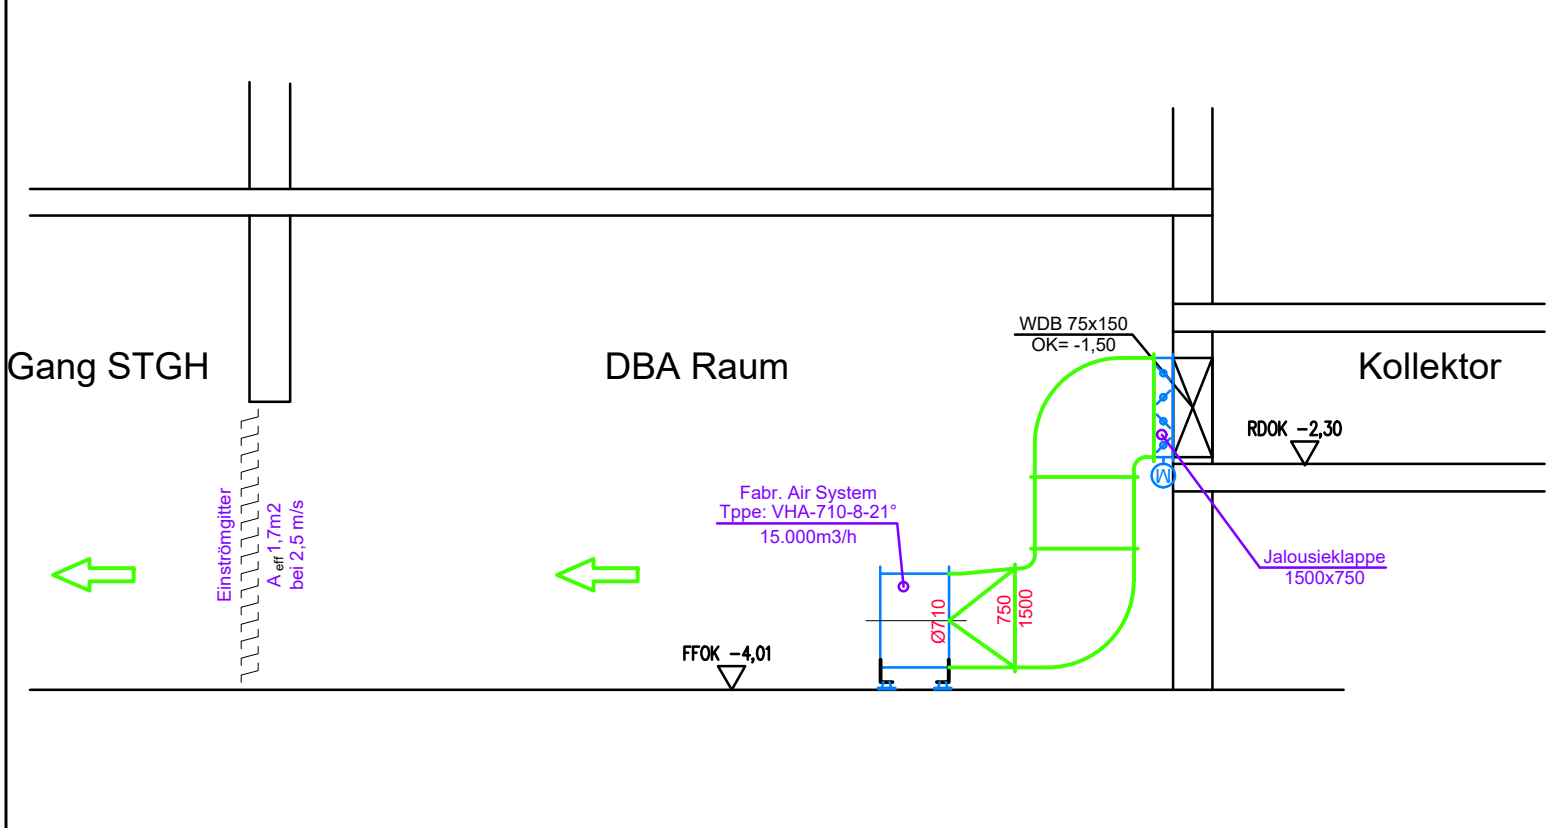
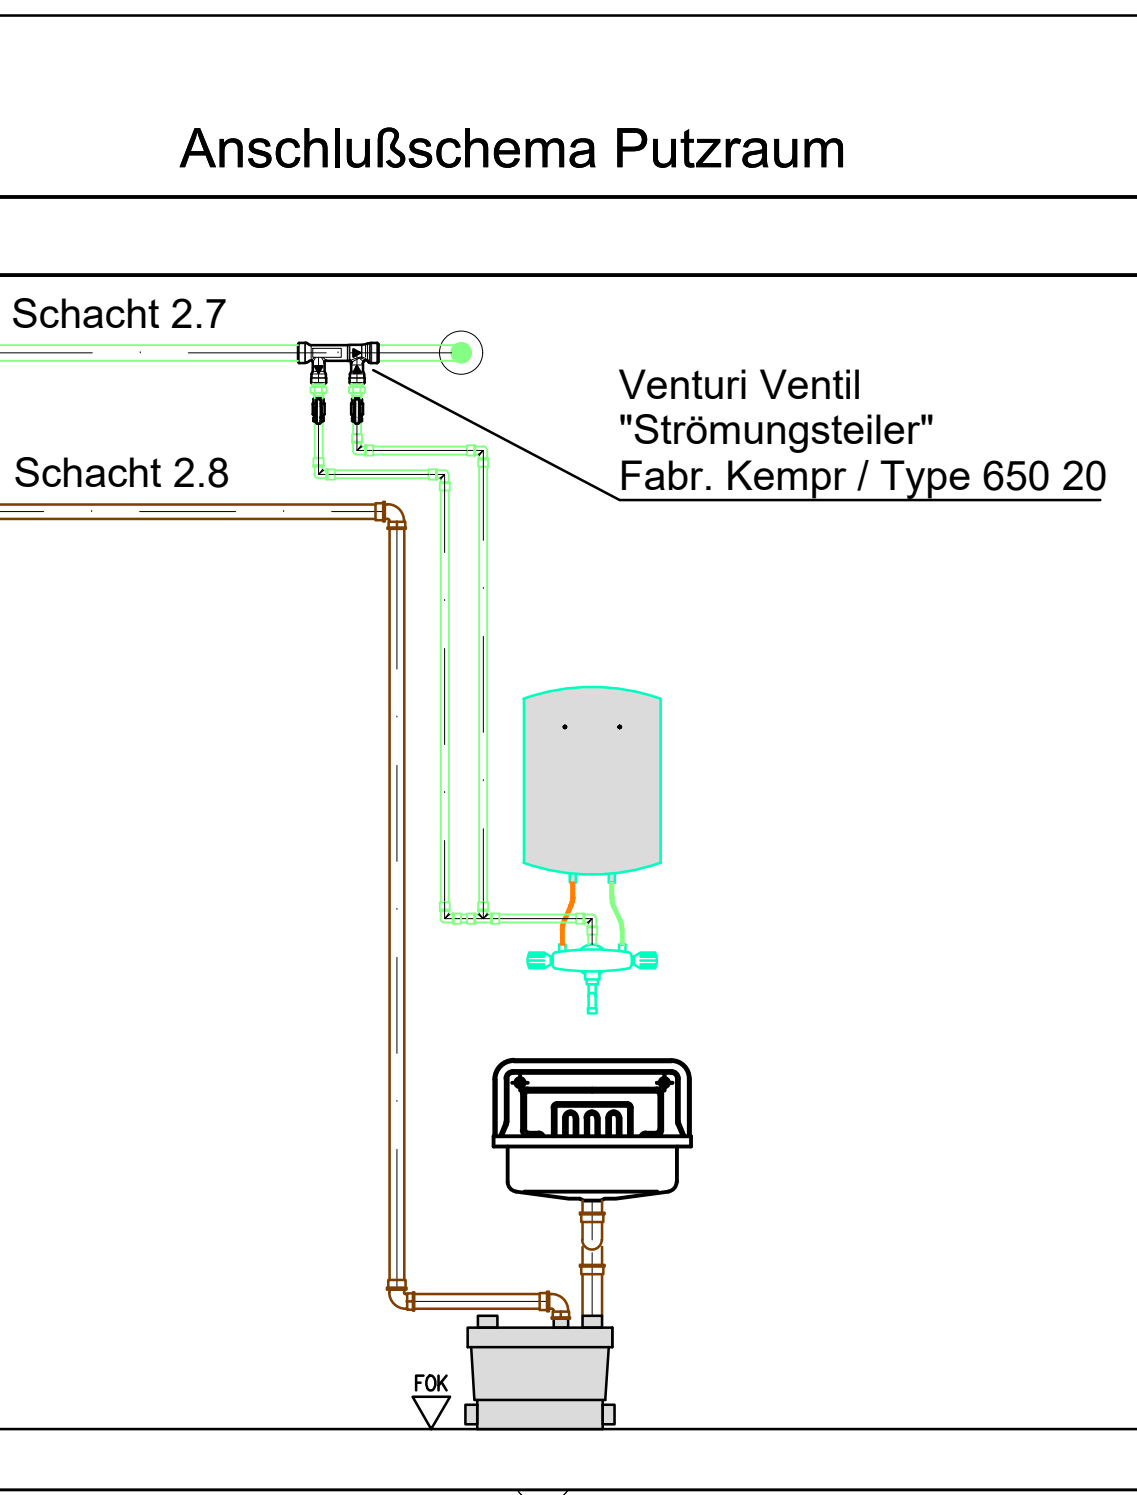


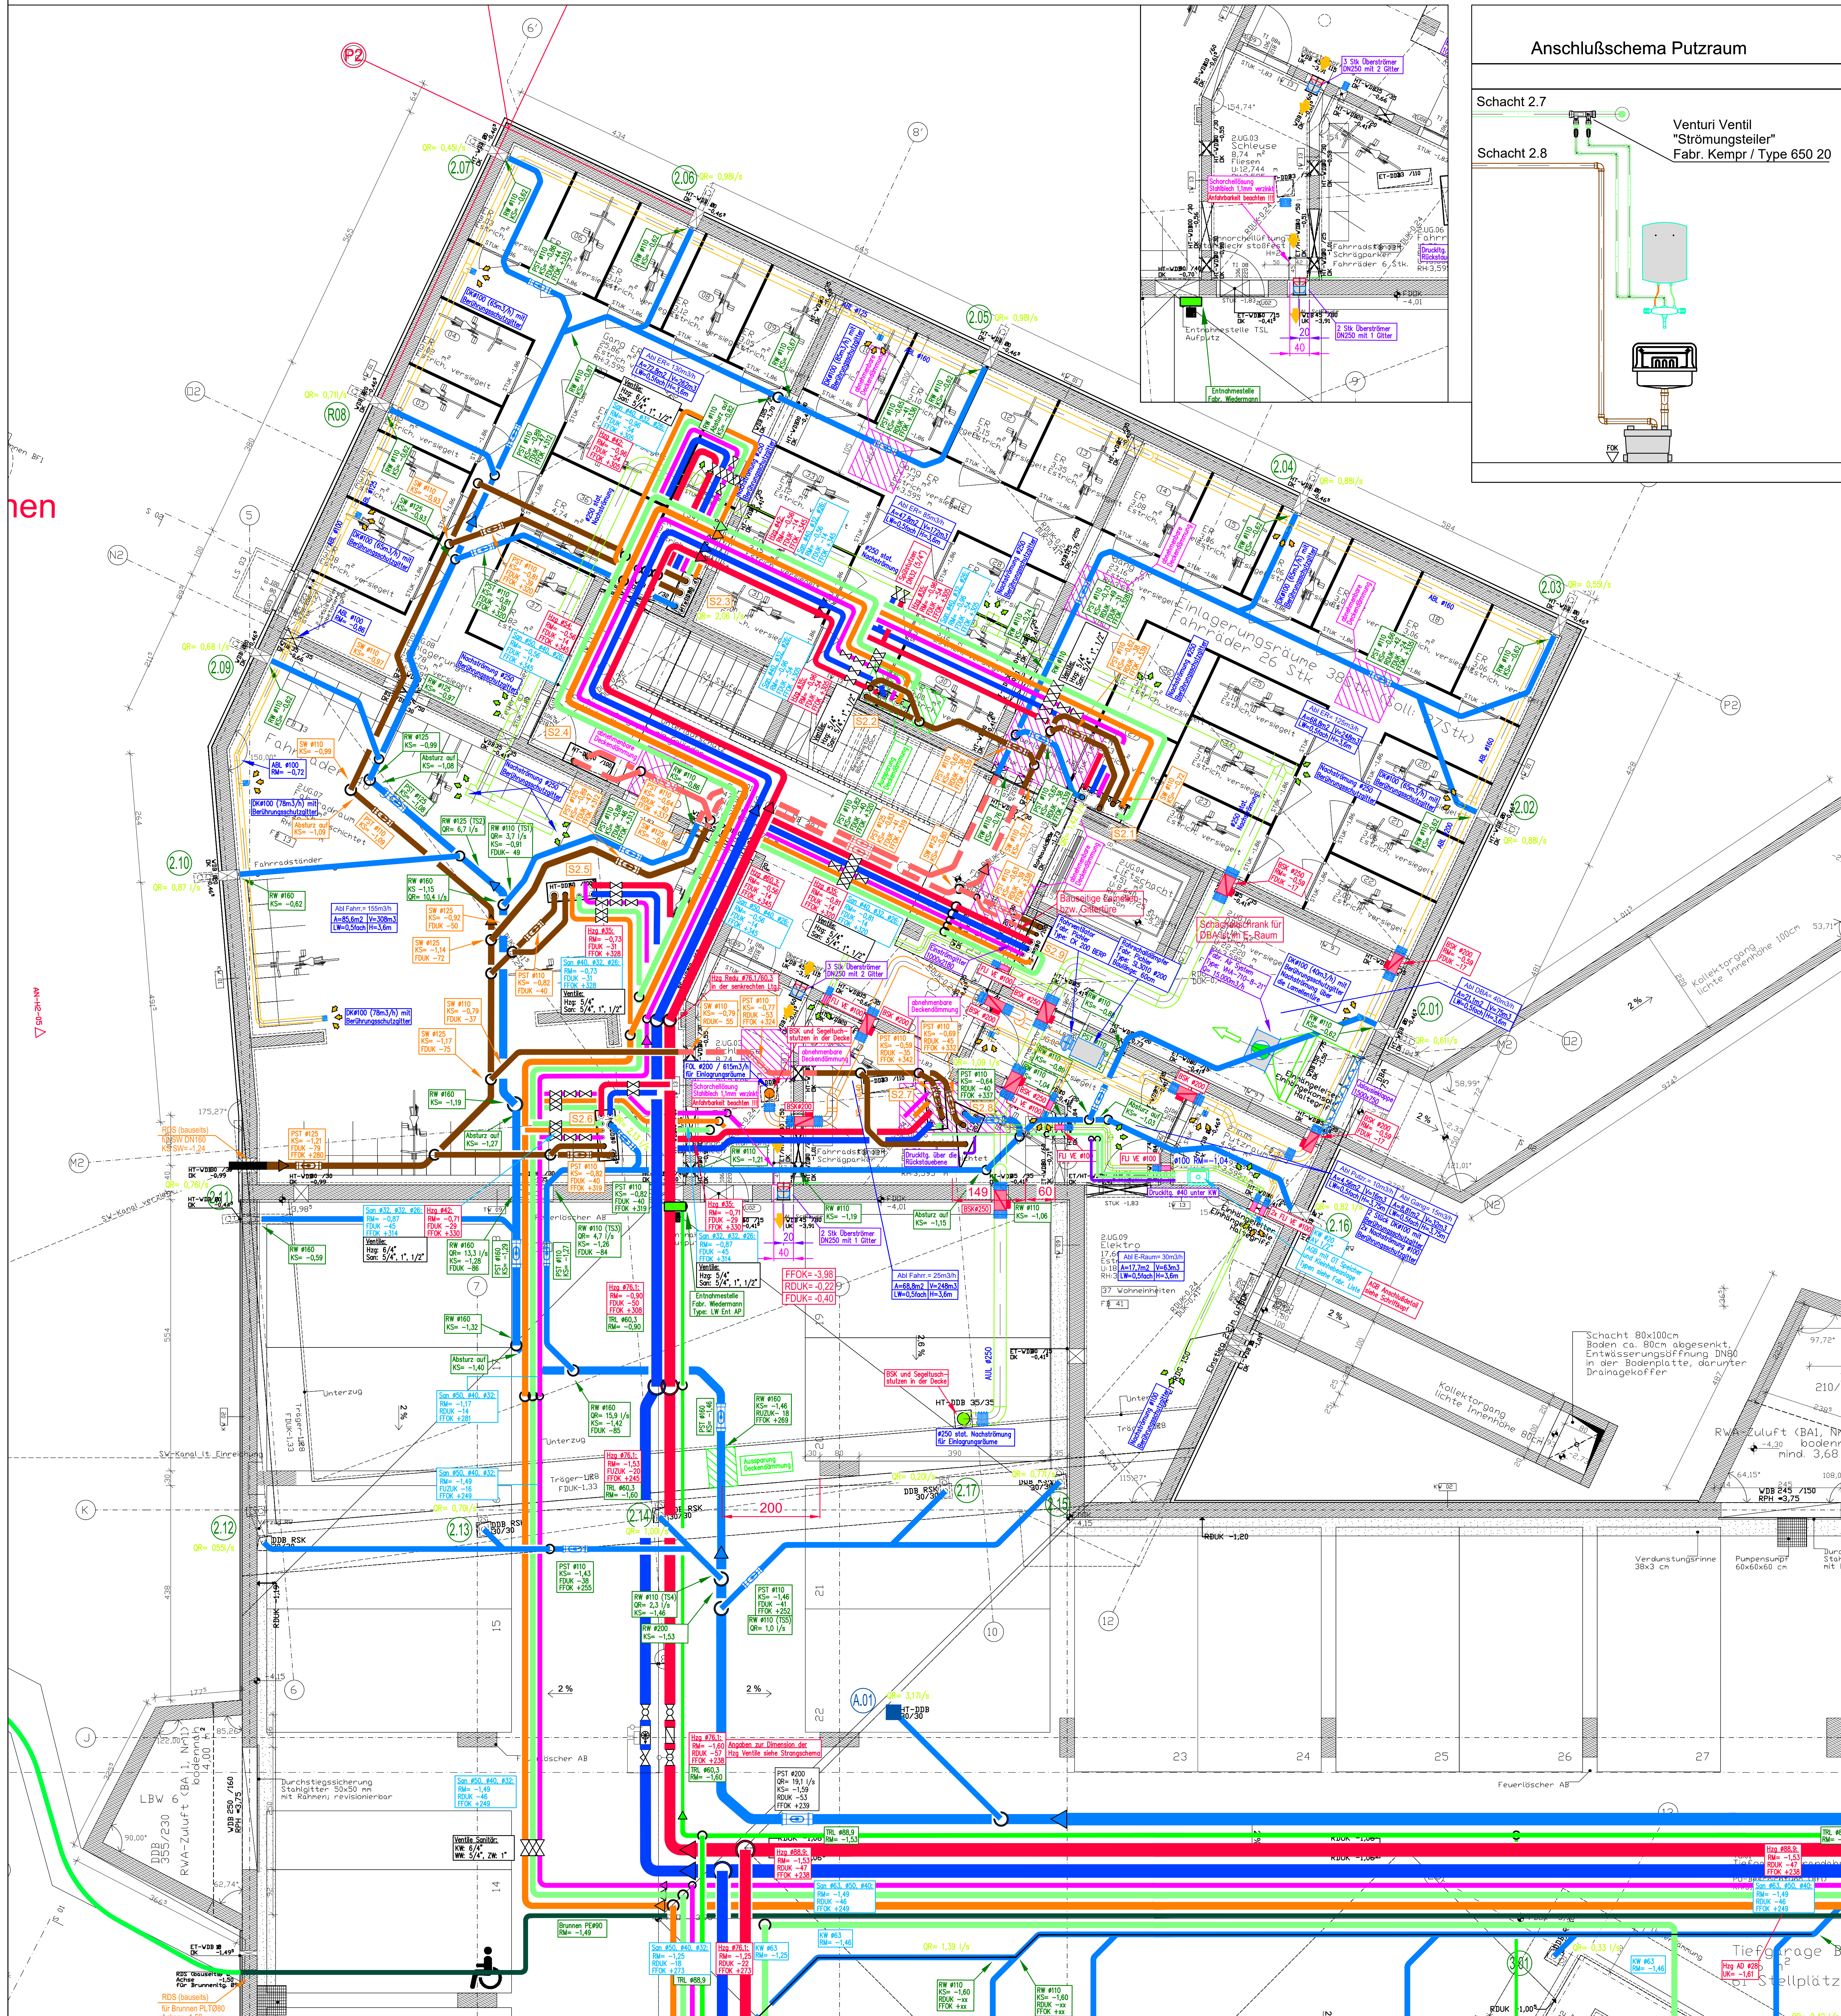

Isolierung Verteilungen:


Verteilungen Sichtbereich:			Dämmstärken lt. Energieausweis		
Mineralfolie mit Alugorbschicht			Zirkulation		
DIMENSION	HEIZUNG		DIMENSION	KALTWASSER	WARMWASSER
Magress #28 DN25	30 mm		Magress #26 DN20	30 mm	30 mm
Magress #35 DN32	40 mm		Magress #32 DN25	30 mm	40 mm
Magress #42 DN40	50 mm		Magress #40 DN32	30 mm	50 mm
Magress #54 DN60	60 mm		Magress #50 DN40	30 mm	50 mm
Stahlrohr #60,3 DN50	60 mm		Magress #63 DN50	30 mm	70 mm
Stahlrohr #76,1 DN65	80 mm				
Stahlrohr #88,9 DN80	90 mm				

Armflex		
DIMENSION	BRUNNENWASSER:	
PERO DN80	15 mm	

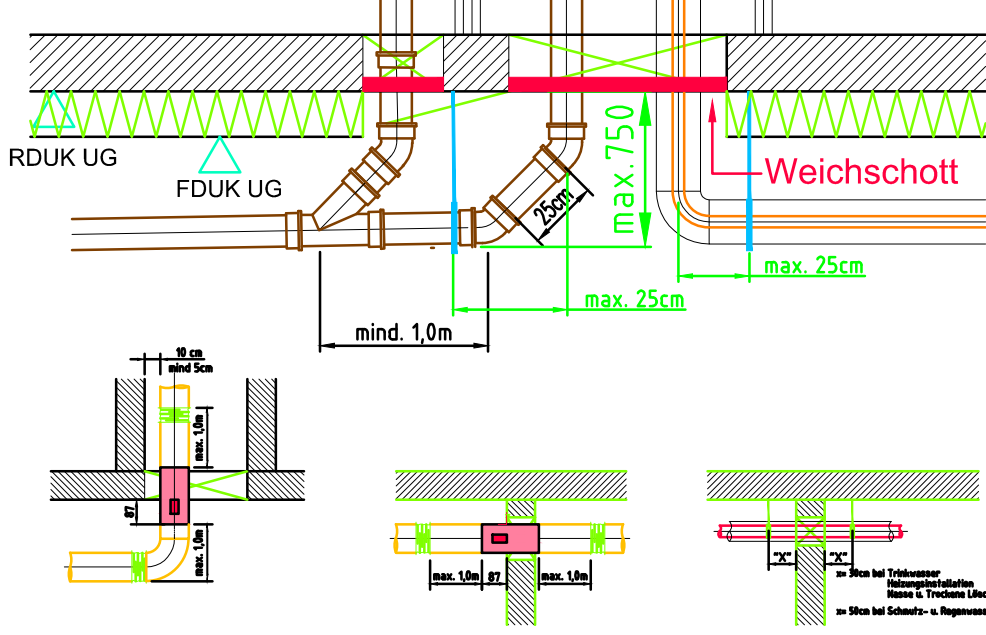

- ROHRLEITUNGEN:**
- SANITÄR:**
- Kaltwasser: Innenlsg. Rehau Rau-Titan im Fußboden, Innenwände generell Rehau Rautitan
 - Wärmwasser: Innenlsg. Rehau Silent-PP (Polypropylen)
 - Zirkulation: Kellerkanal aus Pipelife Master 3 (Polypropylen)
 - Schmutzwasser: Innenlsg. aus Geberit Silent-PP (Polypropylen)
 - Schmutzwasser/Regenwasser Brandstfrei: SML-Guss
 - Regenwasser: Kellerkanal aus Pipelife Master 3 (Polypropylen)
 - Trockenlsg. Nahtlos verzinktes Gewinderohr (gerieft)
- HEIZUNG:**
- VL Heizung: Verteilerabzweigungen
 - RL Heizung: Kunststoffverbundrohr
 - Steigstrang: C-Stahl Rohr verzinkt
 - Kellerleitung: schw. geschw. Stahlrohre
 - Kellerleitung: Nahtlos verzinktes Gewinderohr (gerieft)
- EINBAUTEN:**
- Putzstück
 - Regenwassergully
 - Sanitär- bzw. Heizungsabsperrung
 - Löschwasser-Eingänge bzw. Entnahmestelle
 - Sanitär- bzw. Heizungsabsperrung mit Entleerung
 - Zirkulationsventil
 - Strangregulierungsventil
 - Differenzdruckregler
 - Hebeanlage
 - Sumpfpumpe
 - Wasserzähler
 - Brandschutzstützen
 - Brandschutzklappe
 - Segelstützen
 - Reduktionsstufel
 - Drosselklappe

Gerasdorferstr. 105 Bpl. 1 - STG2 - UG

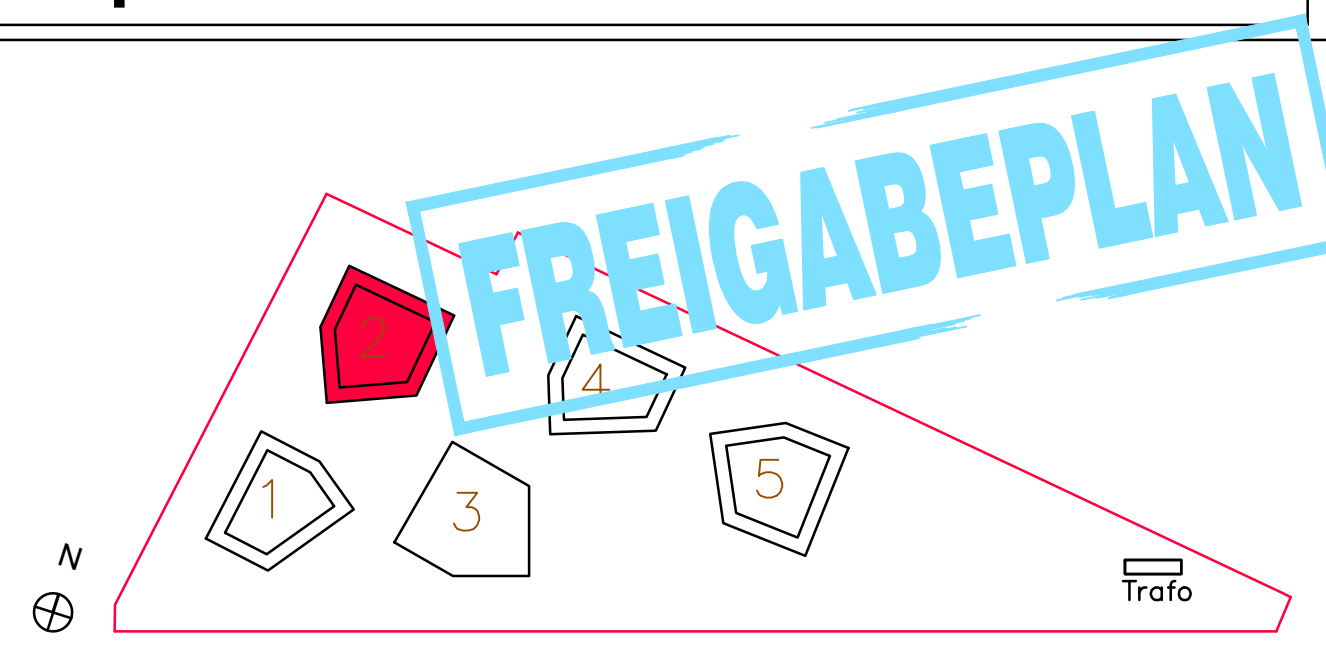

±0,09+6,30M. U. WIENER NULL

Generalunternehmer: STRABAG		
Dr. AP		
03	Spülstützen beim Schacht 2.1 ergänzt	23.09.08 KATD
02	Anschlusschema für die AGB ergänzt	23.07.07 KATD
01	Freigabeanmerkungen vom 19. Juni 2023, eingearbeitet	23.06.27 KATD
	Basis: Polierplan 12. Mai 2023 und E-Trasse 3. Mai 2023	23.05.15 KATD
Index	Änderung	Datum gez.

NATURMASSE GENOMMEN AM:

BOHM STADTBAUMEISTER & GEBÄUDETECHNIK GMBH
Leopold Böhm Straße 12
1030 Wien / Österreich

BOHM GEBÄUDETECHNIK

Anlagenkennwort: Wien 21; Gerasdorferstr. 105
Anlage: Grundriss - Bpl.1 - STG2 - UG
Anlagenteil: Heizung/Lüftung/Sanitär

Belastungs Nr.: 6171
Zeichnung Nr. GERH1-AF-GR-B1H2-UG-LS-FR-02
Maßstab: 1:50
Datum: 15.05.2023
Gepr.: KATD