

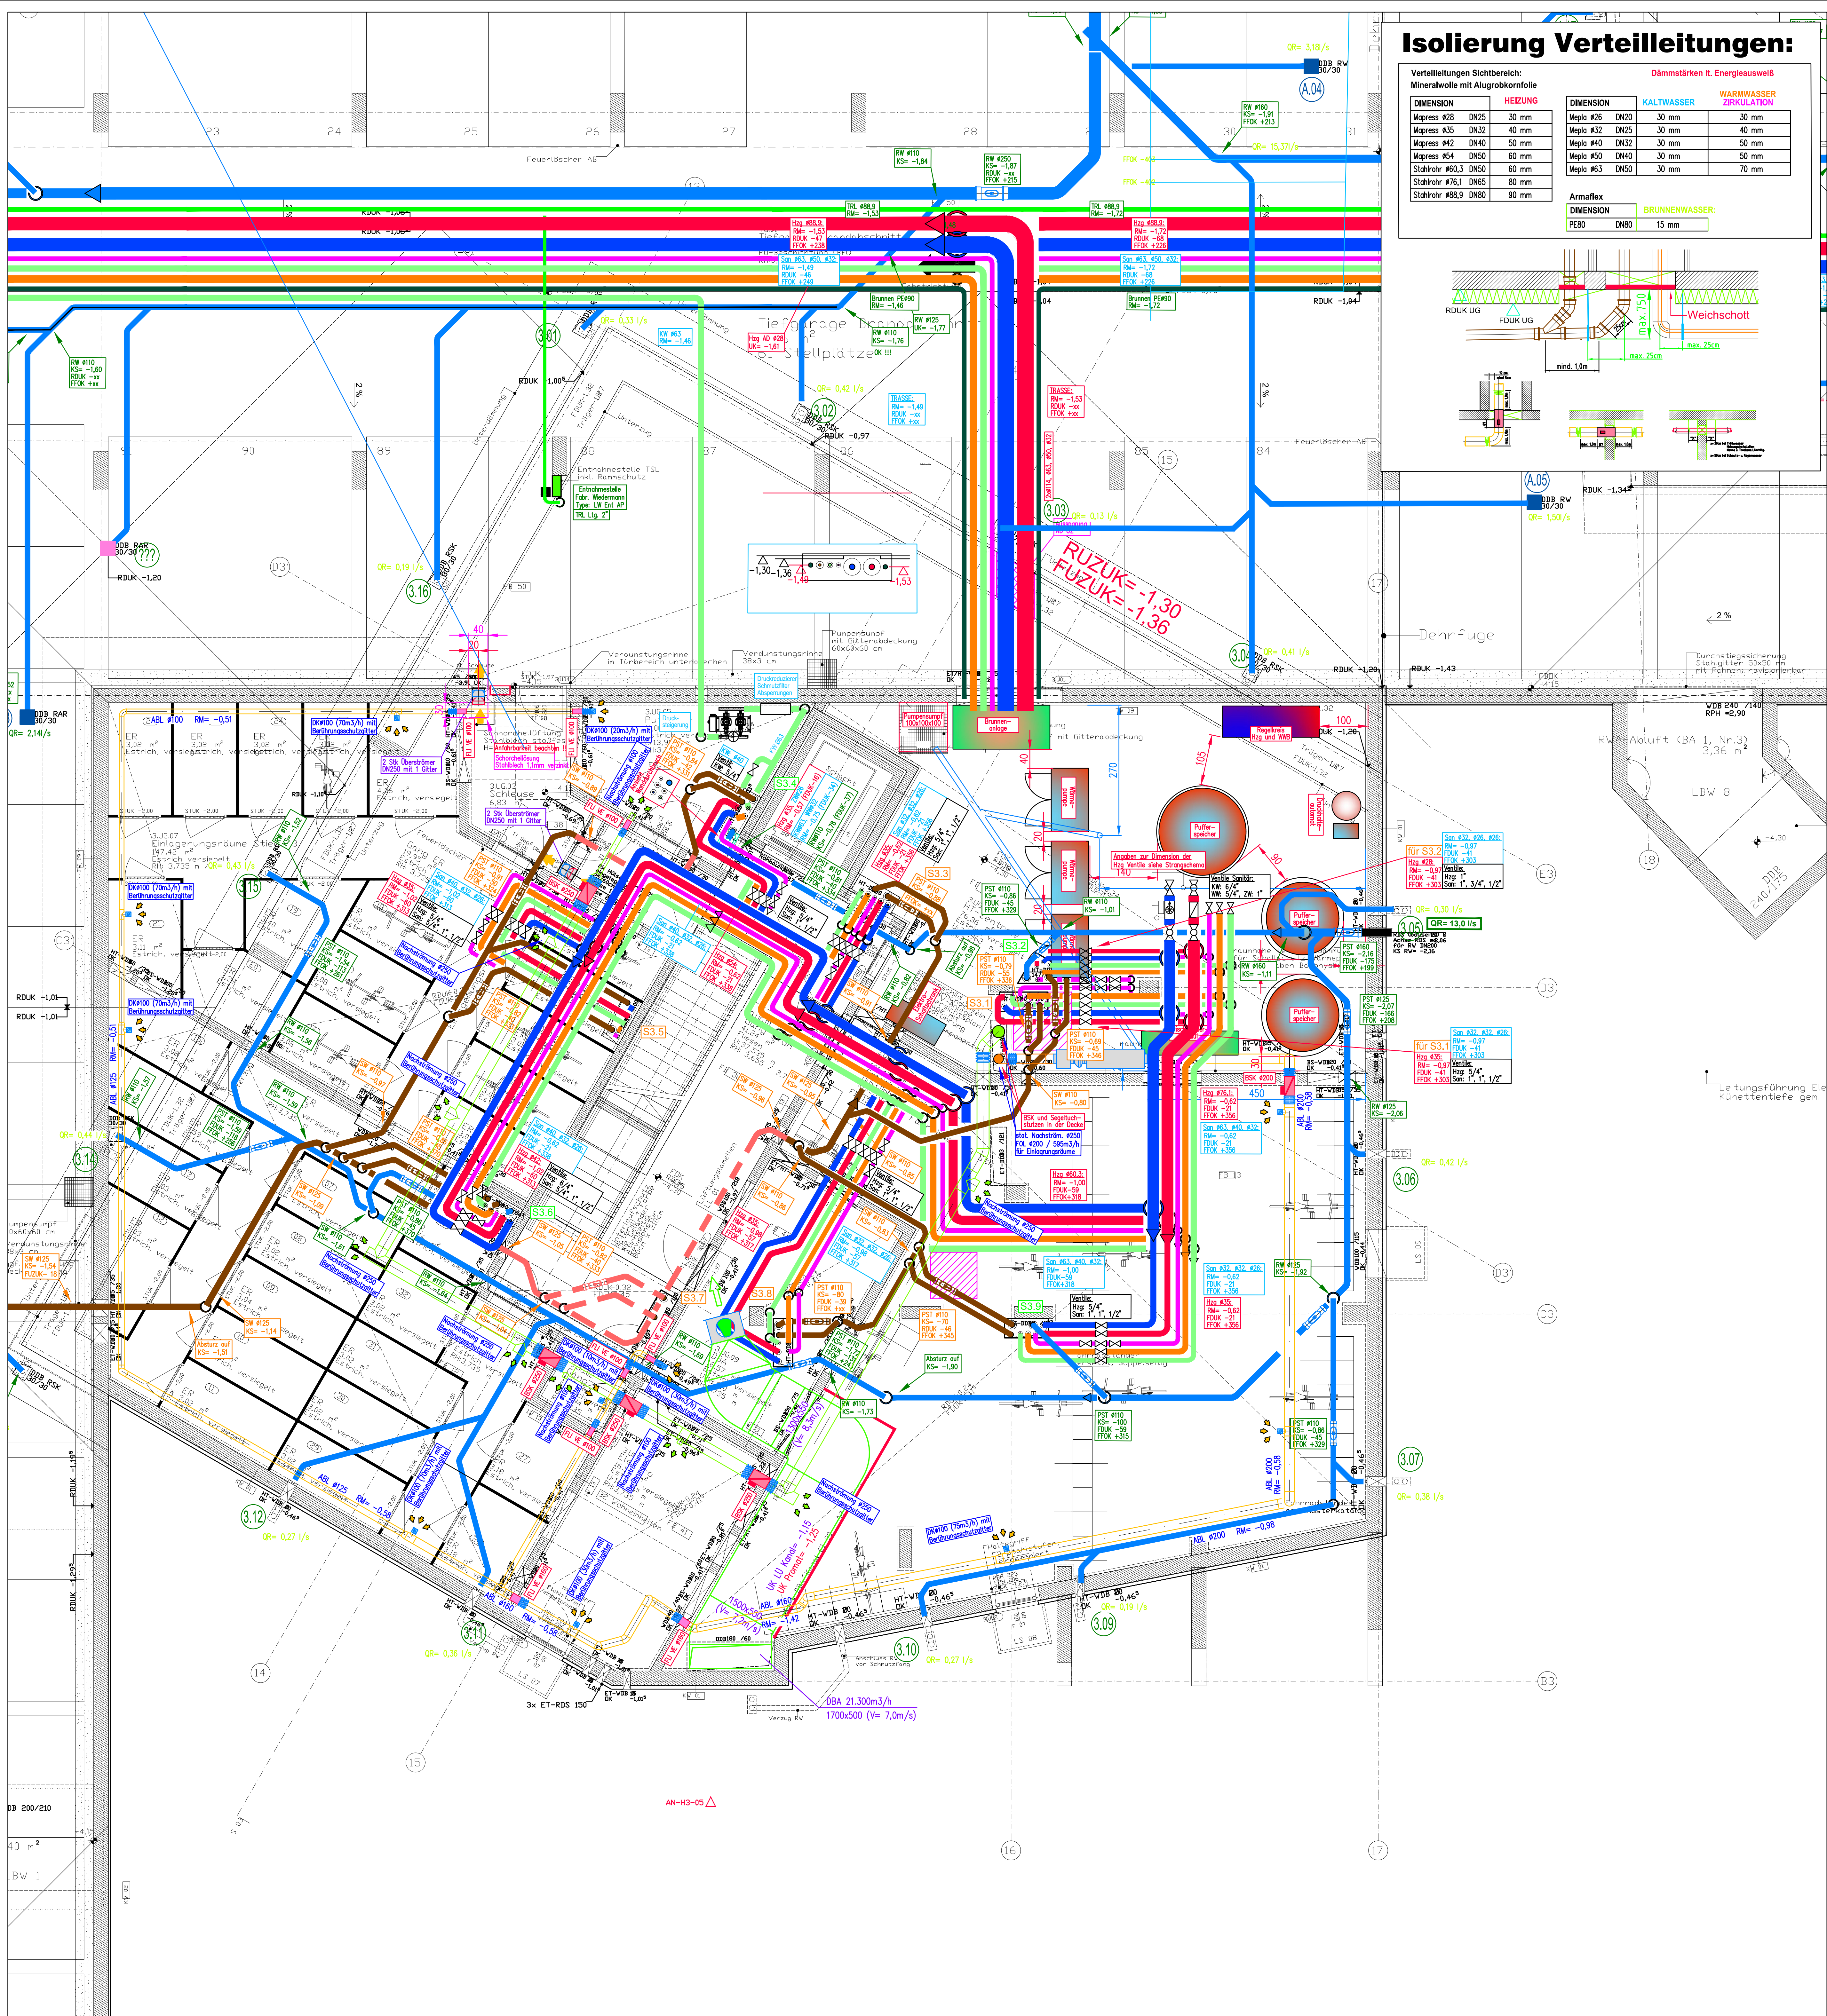
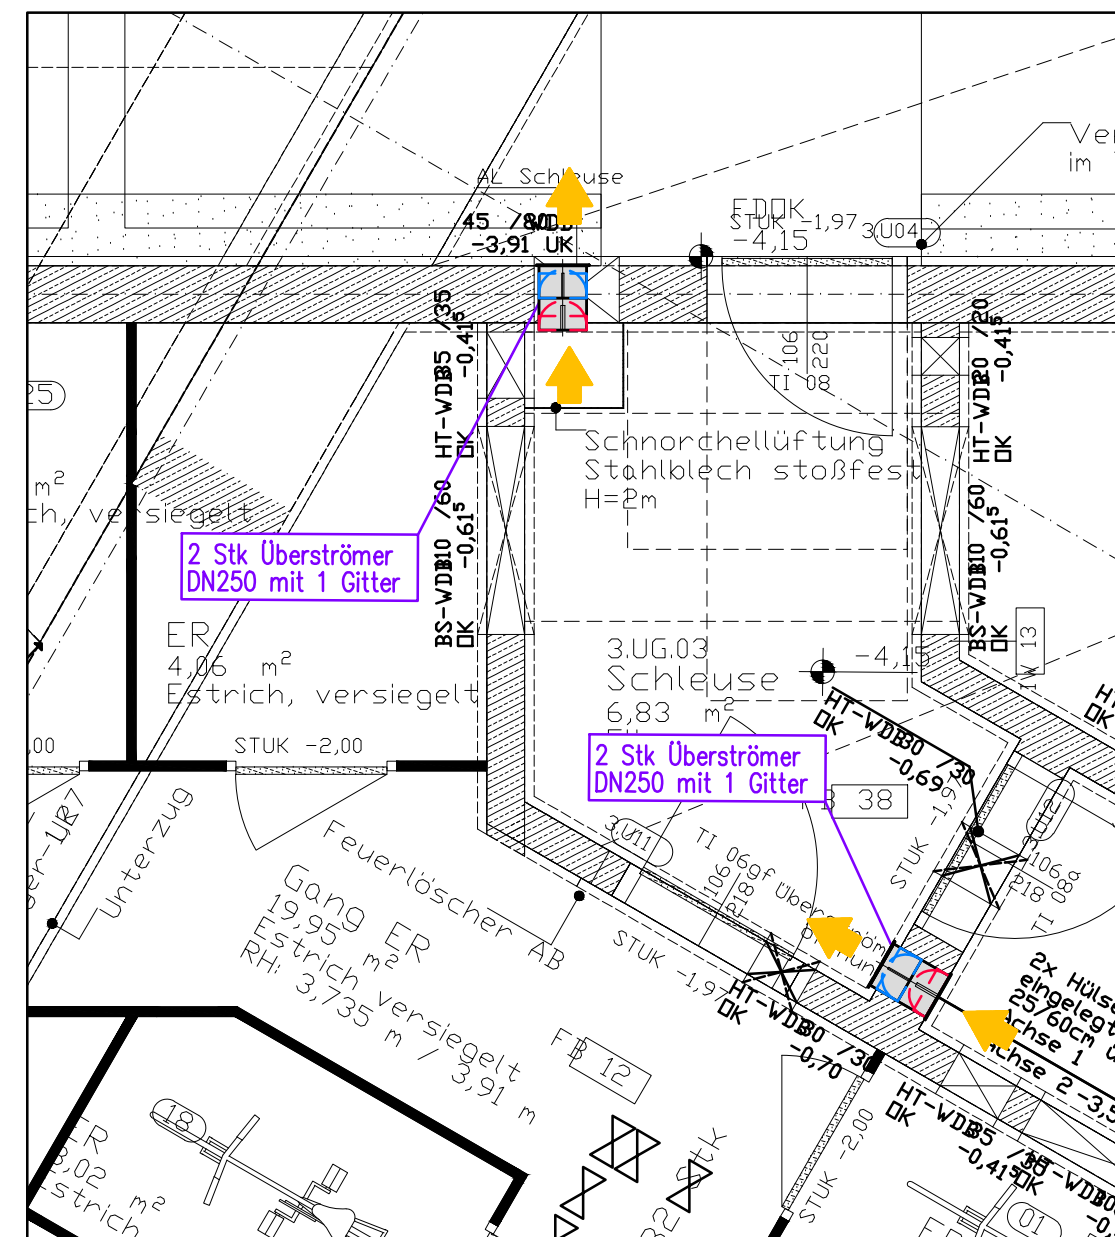


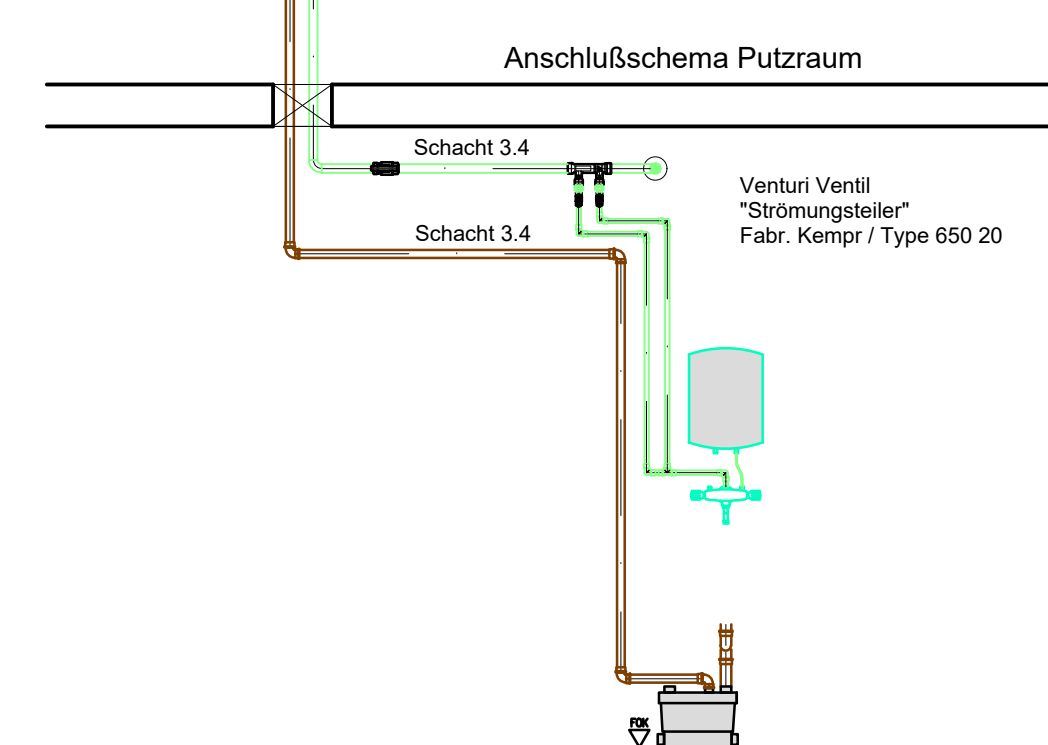


Isolierung Verteilungen:

Verteilungen Sichtbereich:				Dämmstärken lt. Energieausweis			
Mineralwolle mit Alugorkornfille							
DIMENSION	HEIZUNG			DIMENSION	KALTWASSER	WARMWASSER	ZIRKULATION
Magress #28 DN25	30 mm			Meplo #26 DN20	30 mm	30 mm	
Magress #35 DN32	40 mm			Meplo #32 DN25	30 mm	40 mm	
Magress #42 DN40	50 mm			Meplo #40 DN32	30 mm	50 mm	
Magress #54 DN50	60 mm			Meplo #50 DN40	30 mm	50 mm	
Stahlrohr #60,3 DN50	60 mm			Meplo #63 DN50	30 mm	70 mm	
Stahlrohr #76,1 DN65	80 mm						
Stahlrohr #88,9 DN80	90 mm						

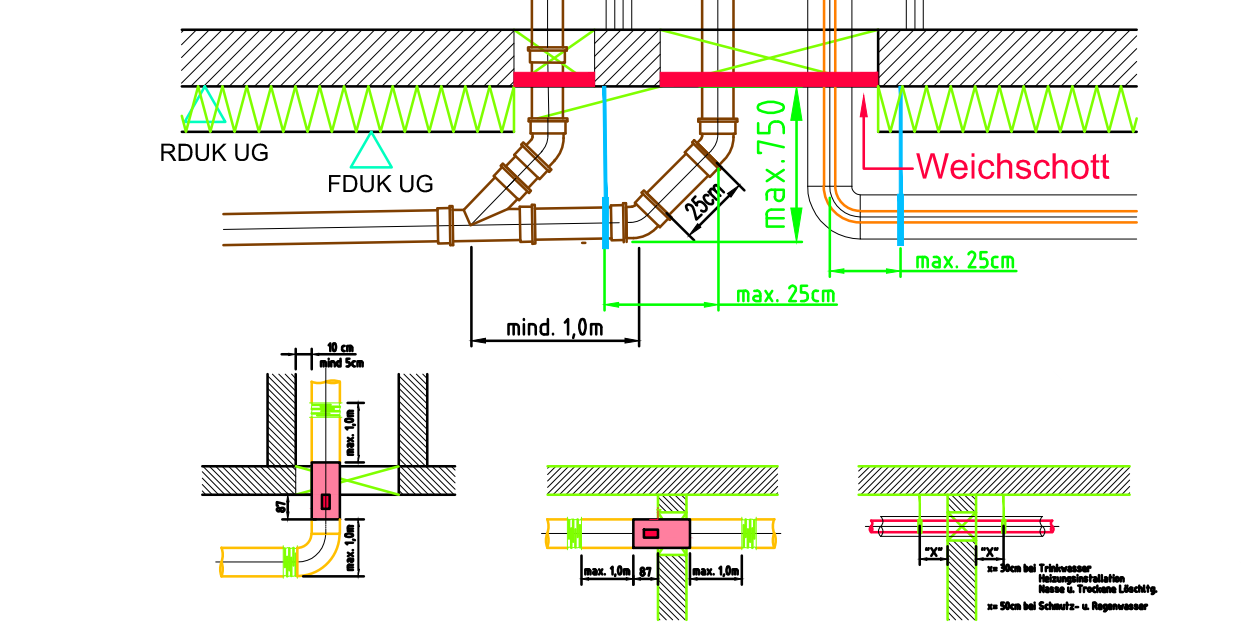

ROHRLEITUNGEN:			
SANITÄR:			
Kaltwasser	Innenltg. Rehau Rau-Titan		Steigstrang
Warmwasser	im Fußboden; Innenwände generell Rehau Rautitan		- Rehau Rautitan
Zirkulation			Kellerleitung
			- Gebelrit Meplo
			- Nahtlos verzinktes Gewinderohr (gerieft)
Schmutzwasser	Innenleitungen aus Gebelrit Silent-PP (Polypropylen)		
	Fallstränge aus Gebelrit Silent-PP (Polypropylen)		
	Kellerkanal aus Pipelife Master 3 (Polypropylen)		
Schmutzwasser/Regenwasser Brandstfrei	SML-Guss		
Regenwasser	Fallstränge aus Gebelrit Silent-PP (Polypropylen)		
	Kellerkanal aus Pipelife Master 3 (Polypropylen)		
Trockenabschleifung	Nahtlos verzinktes Gewinderohr (gerieft)		
HEIZUNG:			
VL Heizung	Verteileranbindungen		Steigstrang
RL Heizung	Kunststoffverbundrohr		- C-Stahl Rohr verzinkt
	Dimensionen nach technischer Erfordernis		- schw. geschw. Stahlrohre
			Kellerleitung
			- schw. geschw. Stahlrohre
			- C-Stahl Rohr verzinkt
EINBAUTEN:			
Putzstück			Hebeanlage
Regenwassergully			Sumpfpumpe
Löschwasser Eingänge bzw. Entnahmestelle			Wasserzähler
Sanitär- bzw. Heizungsabsperrung			Brandschutzstützen
Sanitär- bzw. Heizungsabsperrung mit Entleerung			Brandschutzklappe
Zirkulationsventil			Segelstützen
Strangregulierungsventil			Reduktionspfote
Differenzdruckregler			Drosselklappe

Gerasdorferstr. 105 Bpl. 1 - STG3 - UG

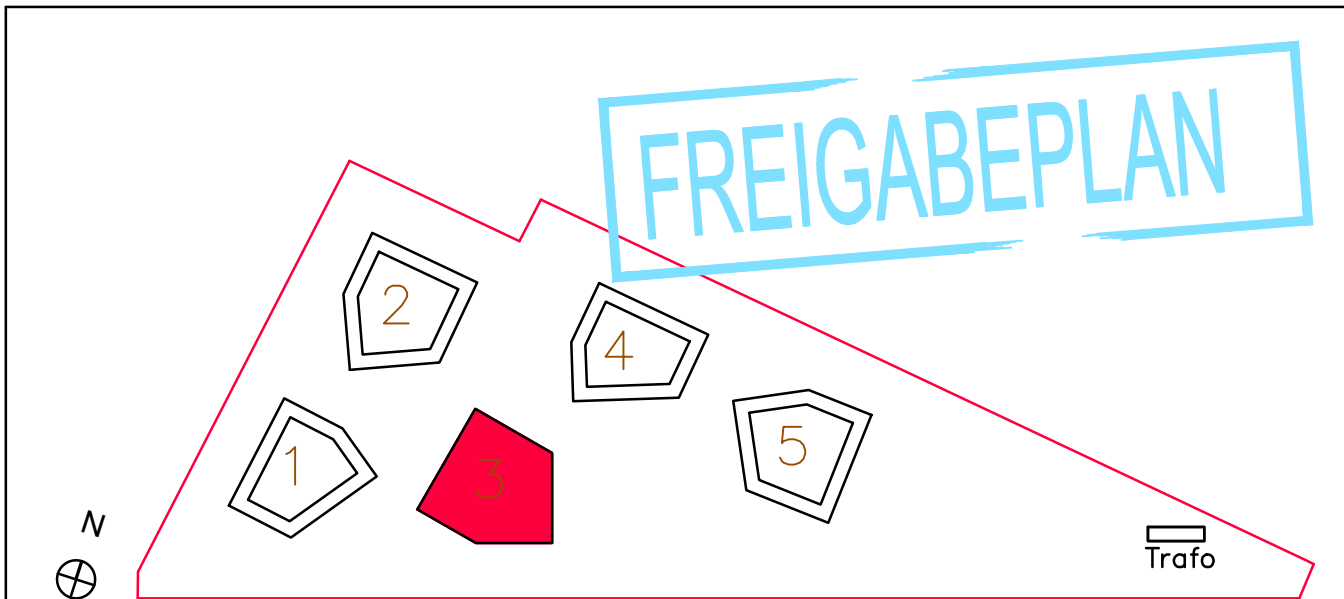

±0,09±6,30M. U. WIENER NULL

Generalunternehmer: STRABAG			
Dr. AP			
01	HKLS fertig gestellt	23.07.31	KATD
Basis: Polierplan 12. Mai 2023 und E- Trasse 3. Mai 2023		23.05.15	KATD
Index	Änderung	Datum	gez.

NATURMASSE GENOMMEN AM:

BÖHM STADTBAUMEISTER & GEBÄUDETECHNIK GMBH
Leopold Böhm Straße 12
1030 Wien / Österreich

Telefon +43(0)1/20117-0
Telefax +43(0)1/20117-112
office.gbaeude@boehm.at
www.boehmngmbh.at

BÖHM
GEBÄUDETECHNIK

Anlagenkennwort: Wien 21; Gerasdorferstr. 105	Belastungs Nr. 6171
Anlage: Grundriss - Bpl.1 - STG3 - UG	Zeichnung Nr. GERHT-AF-GR-B1B3-UG-LS-VA-40
Anlagenteil: Heizung/Lüftung/Sanitär	Maßstab 1:50
	Gez. KATD
	Datum 15.05.2023
	Gepr.