



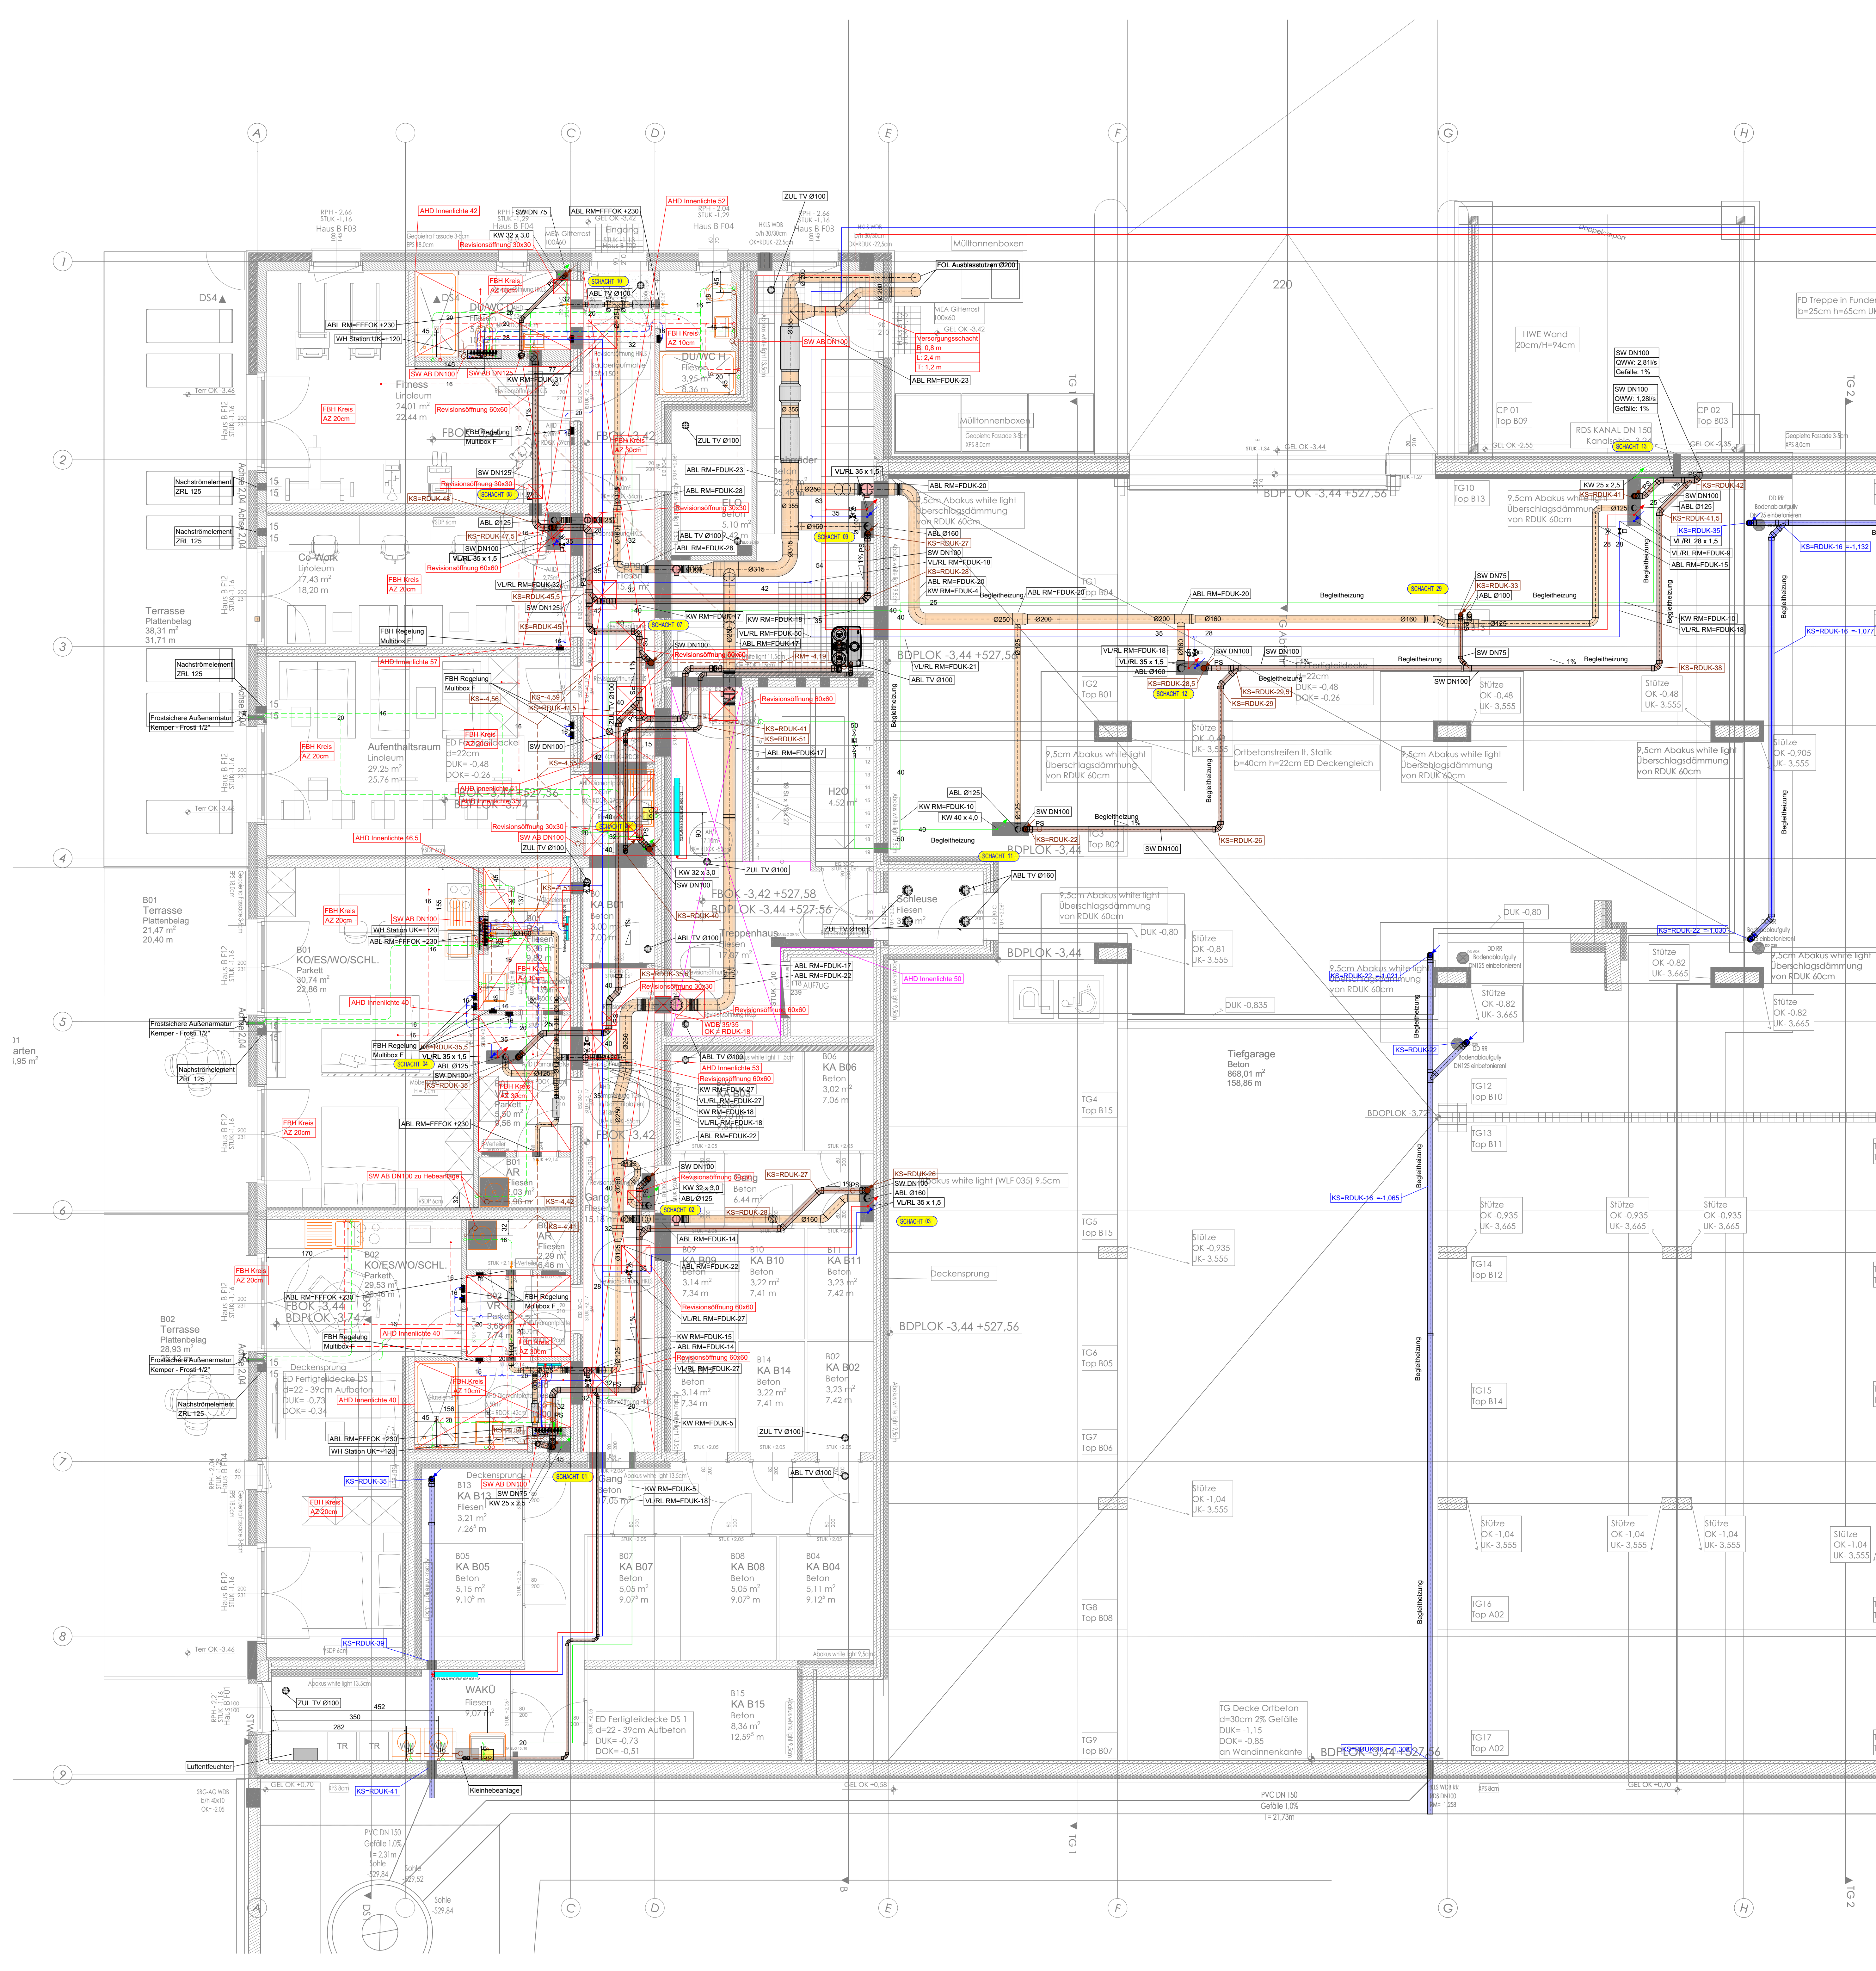

Rohrtabelle			
DN	KELOX	C- Stahl	Edelstahl
DN 12	Ø16 x 2,0	Ø15 x 1,0	Ø15 x 1,0
DN 15	Ø20 x 2,25	Ø18 x 1,0	Ø18 x 1,0
DN 20	Ø25 x 2,5	Ø22 x 1,5	Ø22 x 1,2
DN 25	Ø32 x 3,0	Ø28 x 1,5	Ø28 x 1,2
DN 32	Ø40 x 4,0	Ø35 x 1,5	Ø35 x 1,5
DN 40	Ø50 x 4,5	Ø42 x 1,5	Ø42 x 1,5
DN 50	Ø63 x 6,0	Ø54 x 1,5	Ø54 x 1,5
DN 65	Ø76 x 7,5	Ø76 x 2,0	Ø76 x 2,0
DN 80	Ø89 x 9,0	Ø89 x 2,0	Ø89 x 2,0
DN 100	Ø108 x 10,0	Ø108 x 2,0	Ø108 x 2,0

Rohrmaterial

Technikraum: C- Stahl / Edelstahl
Verleumdung: C- Stahl / Edelstahl
Installationschacht: C- Stahl / Edelstahl
Aufputzleitungen: C- Stahl / Edelstahl
Wohnungsverteilung: Kelox

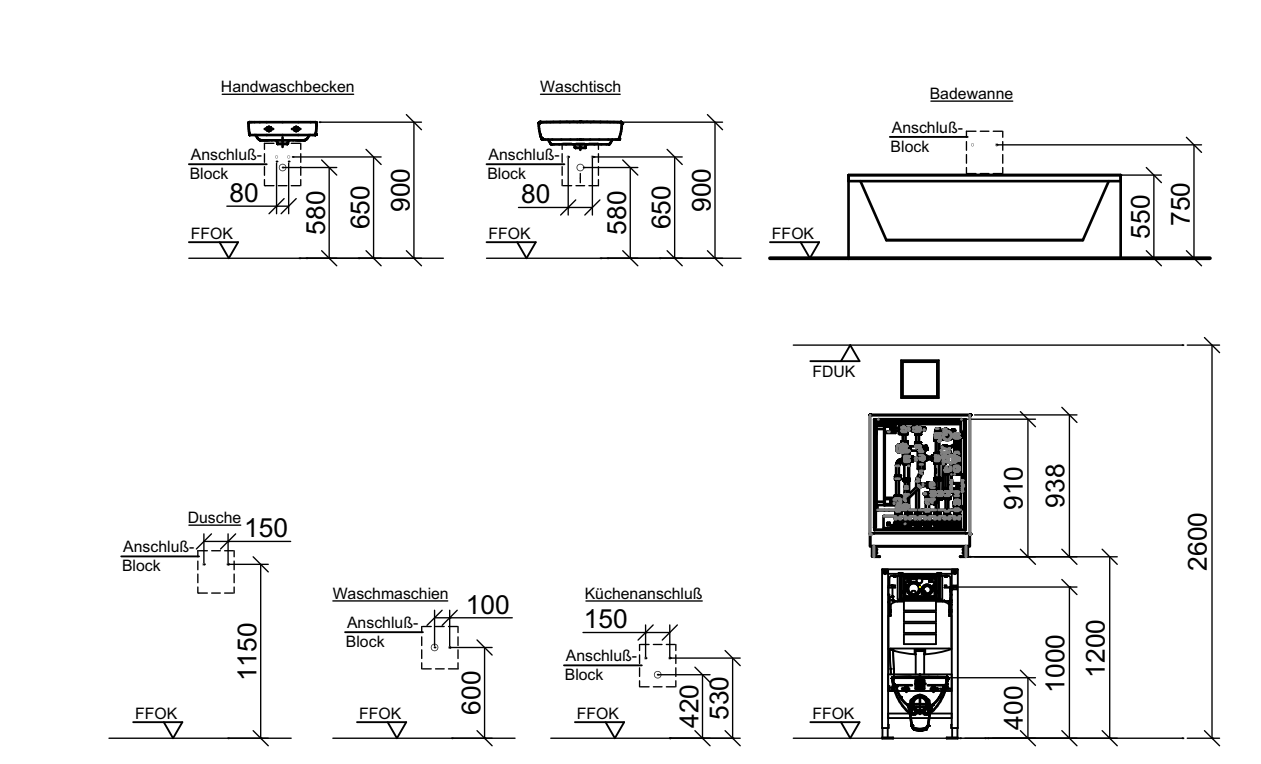

Isolierstärken für Heizungs- und Warmwasserleitungen ÖNORM H5155		Dimension DN/OD											
Lage der Leitung		Mindestdämmstärke in mm											
Technikraum, unbeh. Raum		<=15	20	25	32	40	50	65	80	100	125	>125	
beheizter Raum, Zwischendecken, Doppelboden, Installationsschacht grenzt überwiegend an beheizte Räume		20	25	30	40	45	55	70	85	100	125	135	
im Fußboden		5	5	5	10	10	10	10	10	10	10	10	

Isolierstärken für Kälteleitungen ÖNORM H5155 (Kautschuk)

Technikraum, beh. Raum freiverlegt, Installationsschacht mit wärmegleitenden Leitungen, Zwischendecken, Doppelboden	13	13	13	13	19	25	32	32	32	32	32	32	
unbeh. Raum freiverlegt, Installationsschacht ohne wärmegleitenden Leitungen	9	9	9	13	13	19	25	32	32	32	32	32	
im Fußboden	4	4	4	9	9	13	13	19	19	19	19	19	

LEGENDE:

- KALTWASSER (Blue line)
- WARMWASSER (Red line)
- ZIRKULATION (Green line)
- ABWASSER (Orange line)
- VORLAUF HEIZUNG (Yellow line)
- RÜCKLAUF HEIZUNG (Light blue line)
- VORLAUF KÄLTE (Light green line)
- RÜCKLAUF KÄLTE (Light orange line)
- Leitung an der Decke (Dashed line)
- Leitung im Boden / in der Wand (Dotted line)
- DRUCKLUFT (Blue line)
- REGENWASSER (Blue line)
- LÖSCHWASSER (Blue line)
- GASLEITUNG (Yellow line)
- ZULUFT (Pink line)
- ABLUFT (Pink line)
- FORTLUFT (Pink line)
- AUSSENLUFT (Pink line)

Index	Datum	Art der Änderung	gezeichnet/geprüft
L			
K			
J			
I	05.04.2022	Architektplan vom 29.03.2022 eingefügt	MS
H	27.01.2022	AHD eingefügt	MS
G	19.01.2022	Freigegeben nach Vorgabe Fa. Hillebrand	MS
F	20.12.2021	Anpassungen an neuen Grundriss	MS
E	12.11.2021	Anmerkungen II. Besprechung vom 11.11.2021	MS

Diese Zeichnung ist unser geistiges Eigentum und darf ohne unserer Genehmigung weder vervielfältigt werden, noch Dritten Personen zugänglich gemacht werden. (Wir weisen auf die Bestimmungen des Urheberrechtsgesetzes und des Gesetzes gegen den unlauteren Wettbewerb.)

eww Anlagentechnik		eww Anlagentechnik GmbH Krimpling 6 4500 Wals		07242 493-0 anlagentechnik@eww.at www.eww.at	
Projektnummer:	Model	Erstellungsdatum:	08.10.2021		
Plannummer:	Model	Plattdatum:	21.04.2022		
Techniker:	Claus Schwarzmüller	Gezeichnet:	MN		
		Geprüft:			

Index	Datum	Art der Änderung	gezeichnet/geprüft
A	13.10.2021	Anpassung an Anmerkungen vom 11.10.2021	MN
B	13.10.2021	Anpassung an Anmerkungen vom 13.10.2021	MN
C	14.10.2021	Anpassung an Anmerkungen vom 13.10.2021	MN
D	25.10.2021	Anpassung an Besprechung vom 21.10.2021	MS

Bauvorhaben:

Bergblick Großgmain

Haus B

Bauherr:

Architekt:

Bau und Service
Hillebrand GmbH
Krimpling 1 5071 Wals

Planer HT:

Planinhalt:

Montageplan Haus B KG

Maßstab: 1:50

Architektur-Plan: 29.03.2022

Plattendatum: 29.03.2022

Dateiname: Vorlage eww.dwt

zugeordnete XREF: